
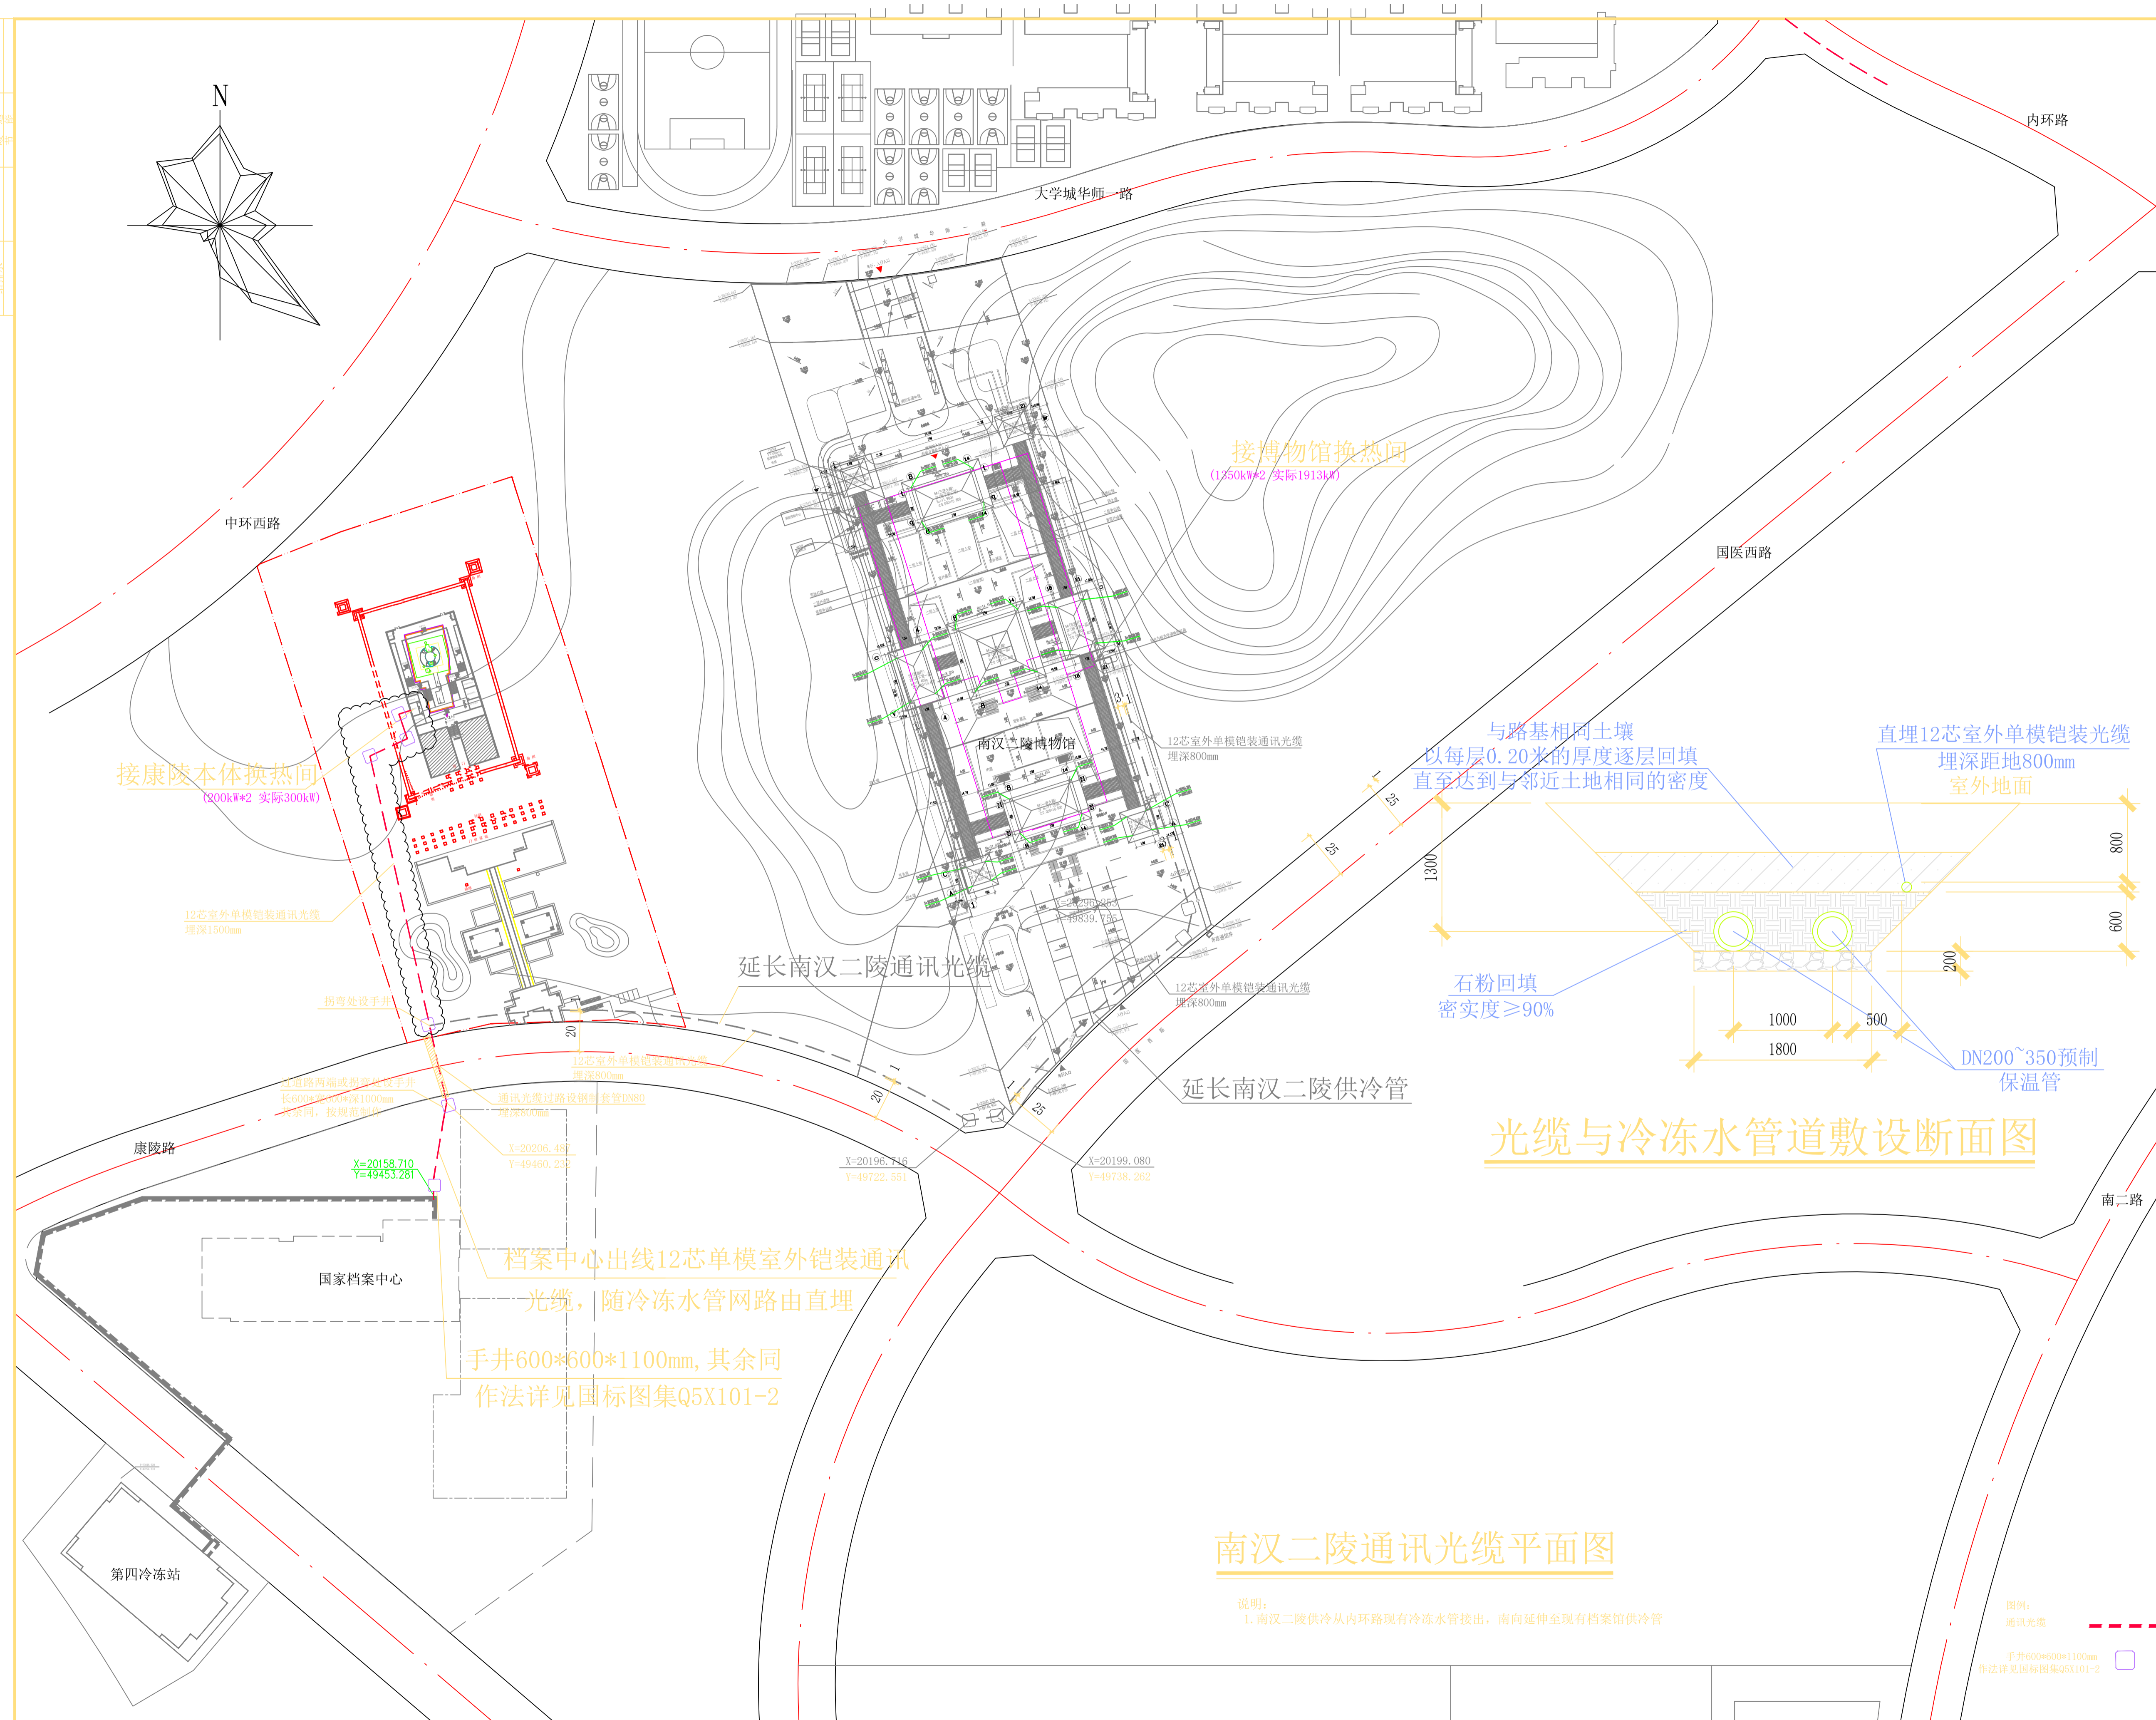


比例	1:1000
日期	2016.05
图号	暖通-05
专业	暖通
阶段	施工图
设计	张宇翔
审核	王钊
制图	邹玉进

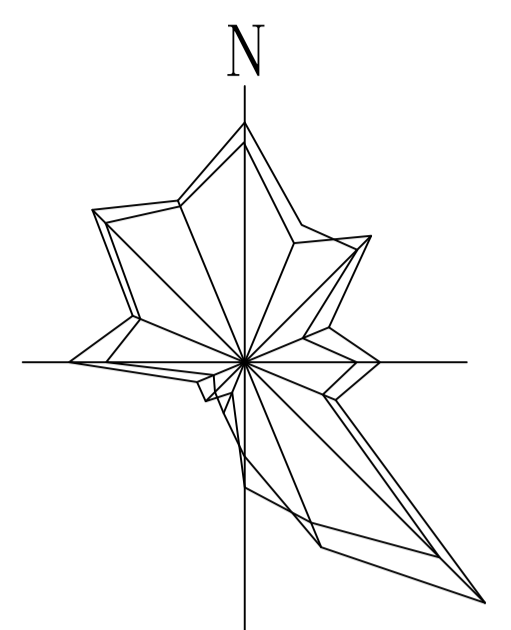

光缆与冷冻水管道敷设断面图

南汉二陵通讯光缆平面图

说明:  
1. 南汉二陵供冷从内环路现有冷冻水管接出, 南向延伸至现有档案馆供冷管

序号	Rev.	修改日期	Date	修改原因、内容	Reason/Description
修改记录					
合作单位 PARTICIPATOR:					
审核	Approval	校对	Check	设计	Design
设计单位   DESIGN INSTITUTE					
华南理工大学建筑设计研究院 ARCHITECTURAL DESIGN & RESEARCH INST SOUTH CHINA UNIVERSITY OF TECHNOLOGY					
证书   建筑工程设计证书号: A144002897					
单位出图专用章   Stamp of Design Firm(s)					
注册执业专用章   Stamp of Register					
审定	APPROVED BY	何镜堂			
设计总负责	PROJECT DIRECTOR	王钊			
专业负责	ENGINEER IN CHARGE	王钊			
审核	REVIEWED BY	王钊			
校对	CHECKED BY	陈卓伦			
设计	DESIGNED BY	张宇翔			
制图	DRAWN BY	邹玉进			
建设单位	CLIENT	广州大学城投资经营管理有限公司			
工程名称	PROJECT	广州大学城(小谷围岛)建设项目 区域供冷南汉二陵博物馆接入及配套工程			
图内内容	TITLE	南汉二陵供冷管平面图			
业务号	PROJECT NO.	2015-066	专业	暖通空调	
日期	DATE	2016.05	设计阶段	施工图	
版本号	INDEX	01	图号	暖通-05	