


日	日	日	日	日
月	月	月	月	月
年	年	年	年	年
李	非			
建	梁			
结	蜜			
给	勤			
水	华			
空	赵			
调	初			
	铭			

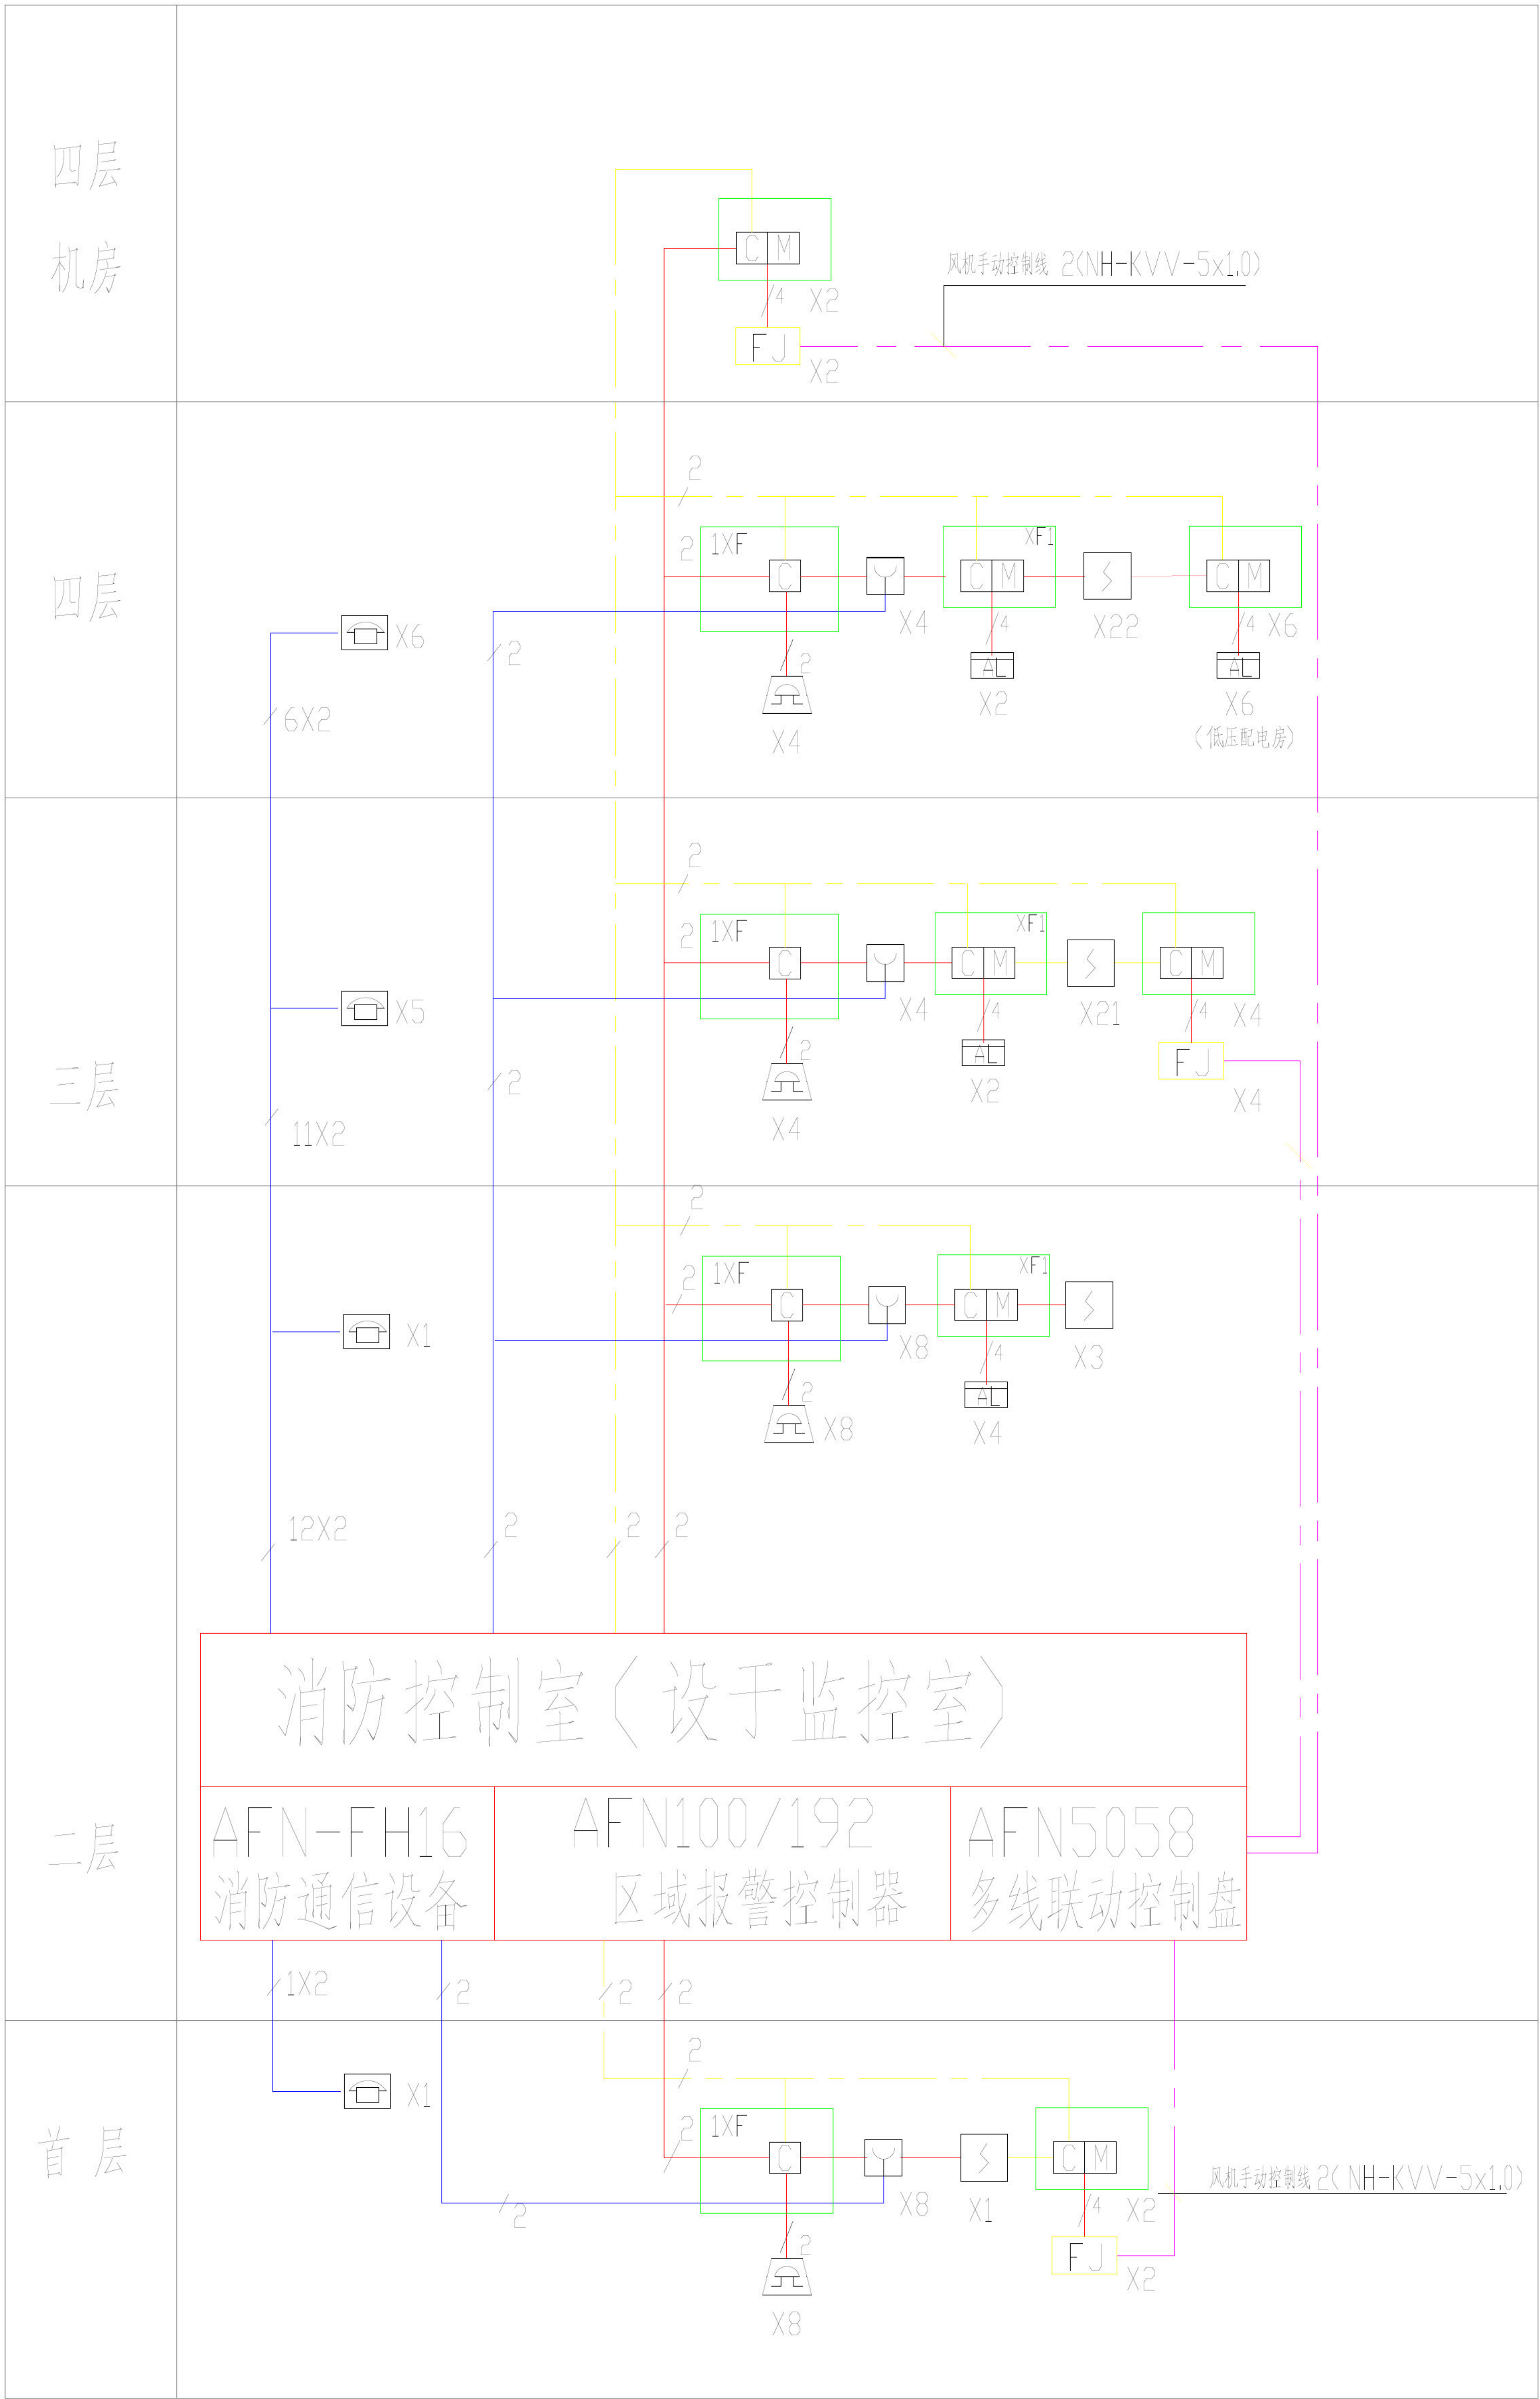

图例说明

图例 产品名称及型号
感烟探头 FA1017

图例 ICI

AL

FJ

火灾自动报警系统设计说明

1. 系统设计

- 本工程为戊类厂房，属于火灾自动报警系统二级保护对象，采用区域报警控制系统。
- 火灾自动报警系统应预留与城市消防系统联网的网络接口，并提供通信协议。
- 火灾报警控制器的报警/控制回路采用二总线制环形连接方式，并在回路中合理设置隔离模块或底座，回路断路、短路时仍能维持工作并报告故障。
- 各冷站设有空调自控、电视监控用的监控中心，故将各冷站监控中心兼做消防值班室。

2. 火灾探测器的选用

本设计采用二总线制火灾自动报警系统，采用光电火灾探测器。

3. 消防通讯

- 监控中心装设消防电话总机
- 在高压室、低压室、空调主机启动控制室设置消防专用电话机。

4. 联动控制要求

- 火灾报警后，停止有关部位的空调送风，并接受其反馈信号；
- 火灾确认后，启动警铃，疏散人员。低压进线柜已接联动线，但继电器未安装无实际联动

5. 火灾自动报警系统导线规格型号和敷设


1) 线路敷设

直流电源干线 NH-BV-2×2.5-DG25
消防通讯 ZR-RVVP-2×1.5-DG20
5-DG20
.0-DG25

6. 其他未尽事宜按国家规范执行。

审
审
负责


		等	甲	编	务	
		单				
		工程	大 供 第			电
		内 容	火 灾 报 系			电

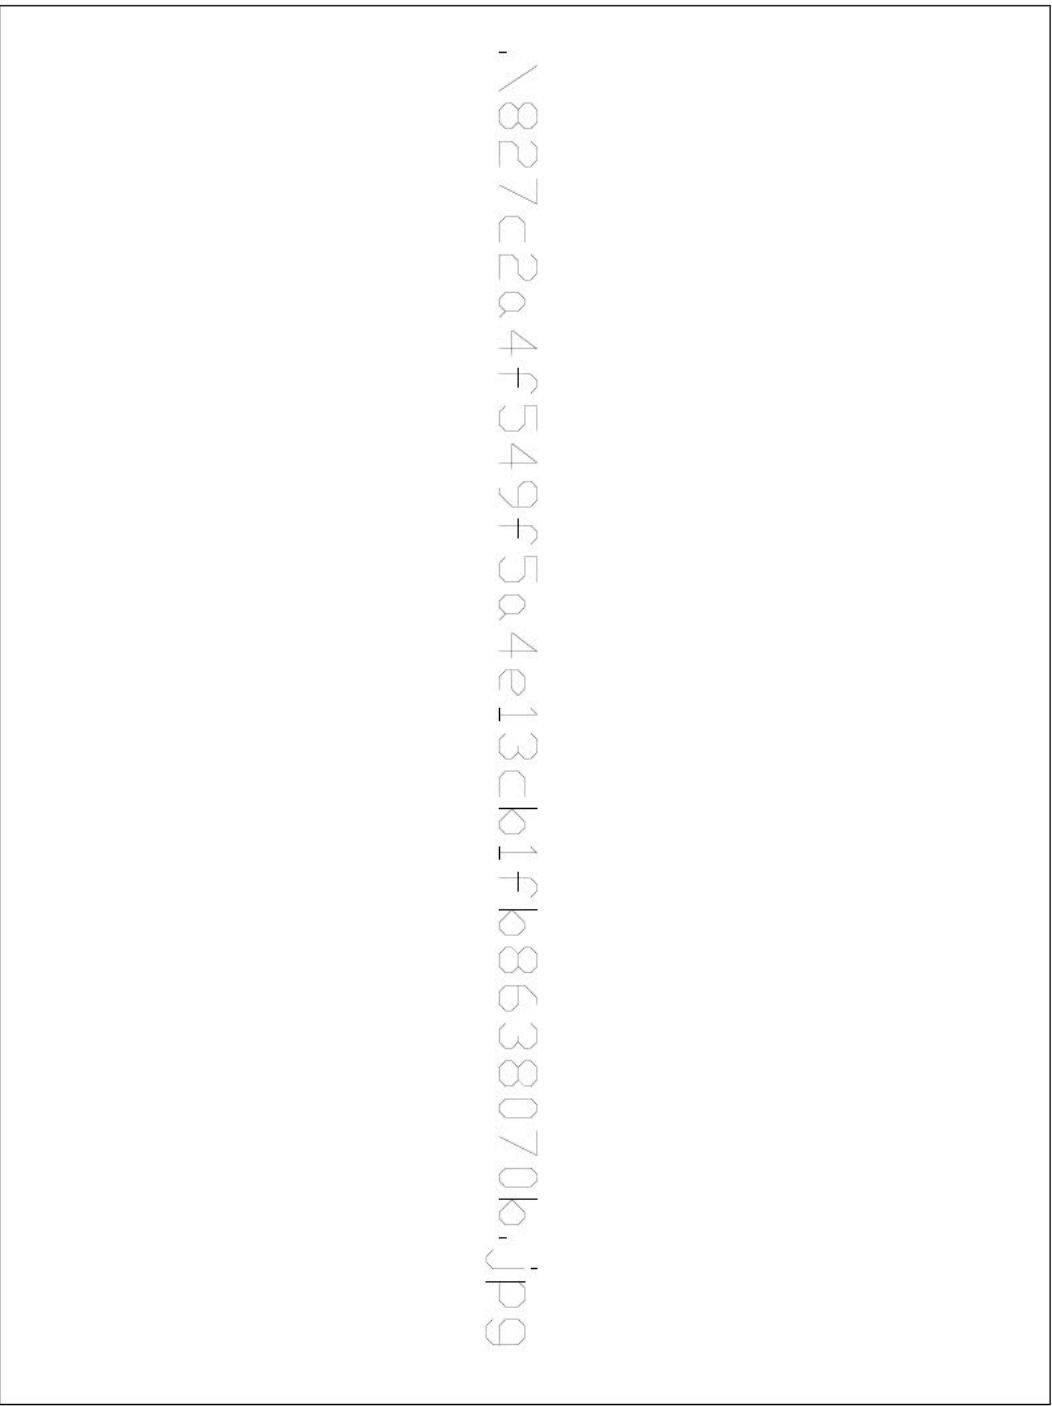


柜后端子排防雷线路接线柱标



根 现场 际
器 模 址

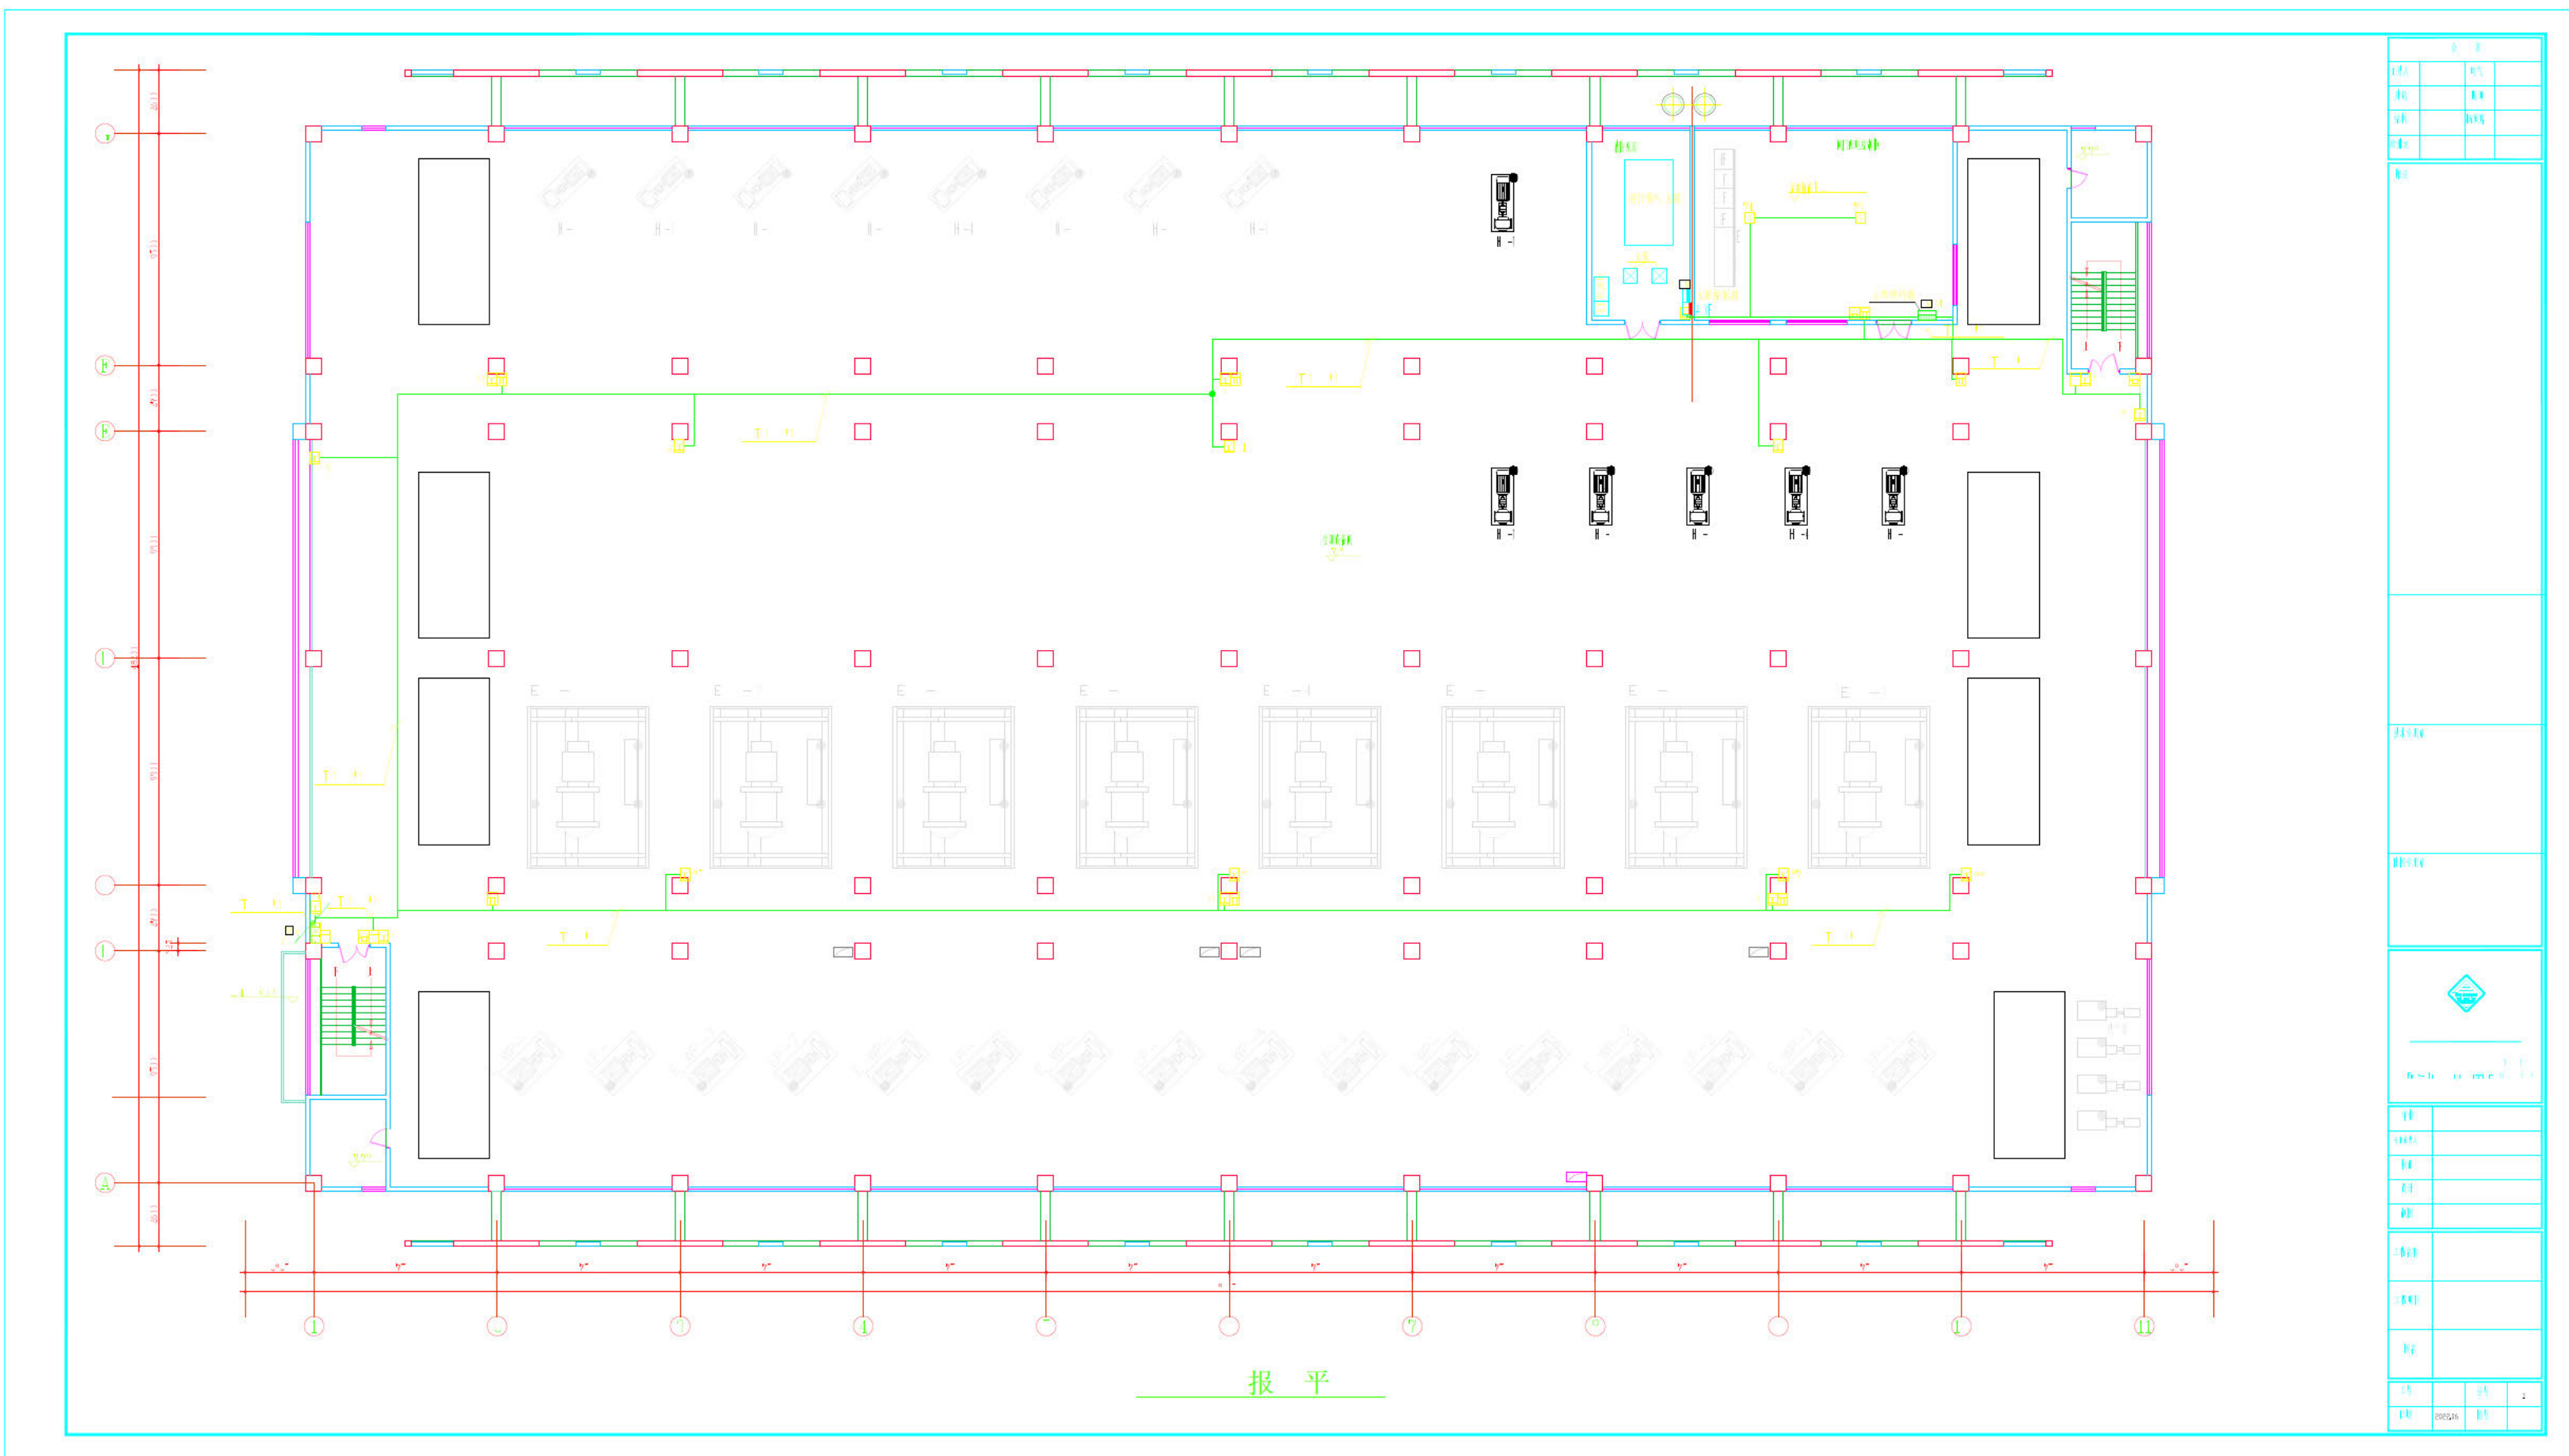

根 现场 际
器 模 址

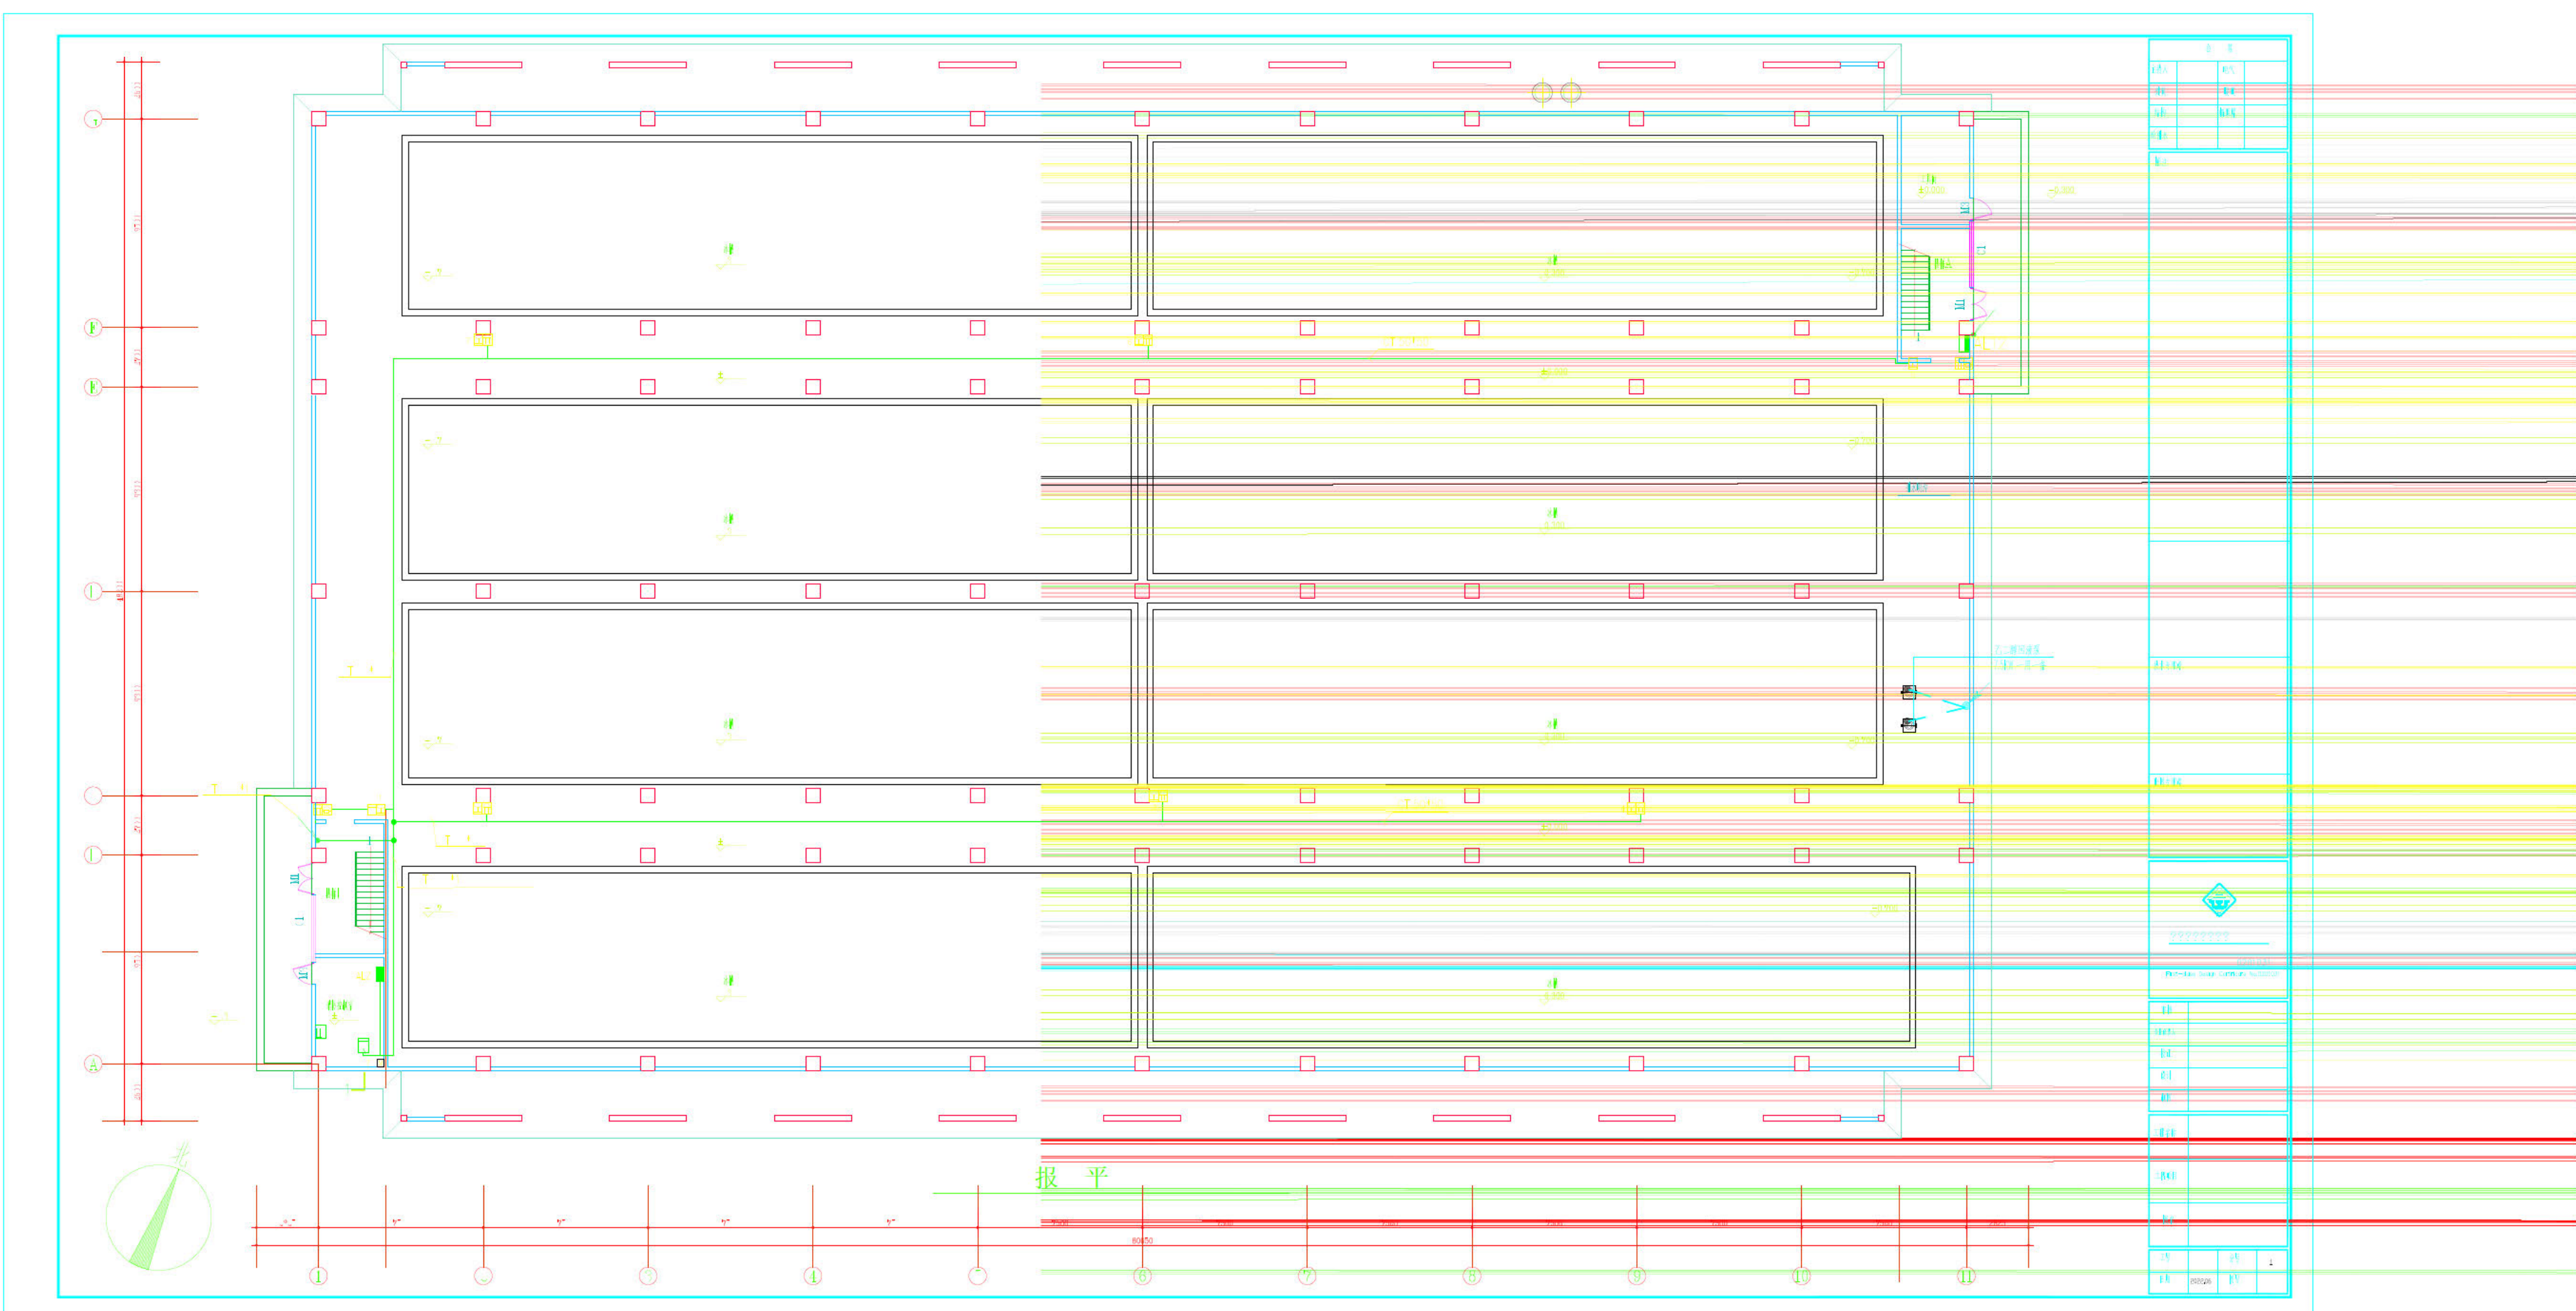

根 现场 际
器 模 址

火灾自动报警系统设计说明

- 1.系统设计
- 1) 本工程为戊类厂房，属于火灾自动报警系统二级保护对象，采用区域报警控制系统。

2) 火灾自动报警系统应预留与城市消防系统联网的网络接口，并提供通信协议。

3) 火灾报警控制器的报警/控制回路采用四总线制环形连接方式，并在回路中合理设置隔离模块或底座（每一故障影响的元件数不大于10个），回路断路，短路时仍能维持工作并报告故障。

 
 
 
 
 
4) 消防控制室设于首层。
- 2.火灾探测器的选用: 本设计采用四总线制火灾自动报警系统，采用模拟量火灾探测器。
- 3.消防通讯
- 1) 监控中心装设消防电话总机

2) 在高压室、低压室、空调主机启动控制室、设备主机房设置消防专用电话机。
- 4.联动控制流程
- 1) 火灾报警后，停止有关部位的空调送风，防火阀，打开消防水泵，并接受其反馈信号；

2) 火灾确认后，启动警铃，疏散人员。切非并接通应急照明。
- 5.火灾自动报警及消防联动控制系统线路说明：
- 1) 所有火灾报警系统线路主要在砼楼板内及墙内暗敷，个别部分敷设在吊顶内的，或明设管线及线槽外皮均须刷防火涂料加以保护。与其他电力线路共槽敷设时，设隔板。

2) 控制器与控制模块、监视模块、地址式探测器用线为阻燃双绞线。NH-RVS-2x2.5TC16WC,CC/SR-ACC
普通探测器用线为 NH-BV-2x1.5TC16WC,CC,ACC 模块电源线为 NH-BV-2x2.5TC16WC,CC,ACC
消防警铃线为 NH-BV-2X1.5TC16WC,CC,ACC
手动报警按钮及手动报警电话线确认灯线为 NH-BV-4X2.5TC25WC,CC,ACC
消火栓导线为 NH-BV-6x2.5TC25WC,CC,ACC 防火阀线为 NH-BV-4X2.5SC25WC,CC

3)其他未尽事宜按国家规范执行。

	70℃ 防火阀		详见暖通图	
	消火栓按钮			
	消防专用电话		设备配套	
	层显	JB-LGZ2-FS5116	距地1.5m明装	
	警铃	AFN-FS02	吸顶安装	
	手动报警按钮	FS1310	距地 1.5m 明装	
	地址式感烟探测器	JTY-GM-FS1017	吸顶安装	
	输入输出模块	AFN-FS1230	梁底安装	紧急广播控制柜联动直启盘等与主控制器配套安装，主机自带应急电源。
	火灾报警控制器	JB-LGZ2-FS5116	落地 明装	
图 例	名 称	型 号	安 装 高 度	备 注


四层屋顶

四层

层

层

一层

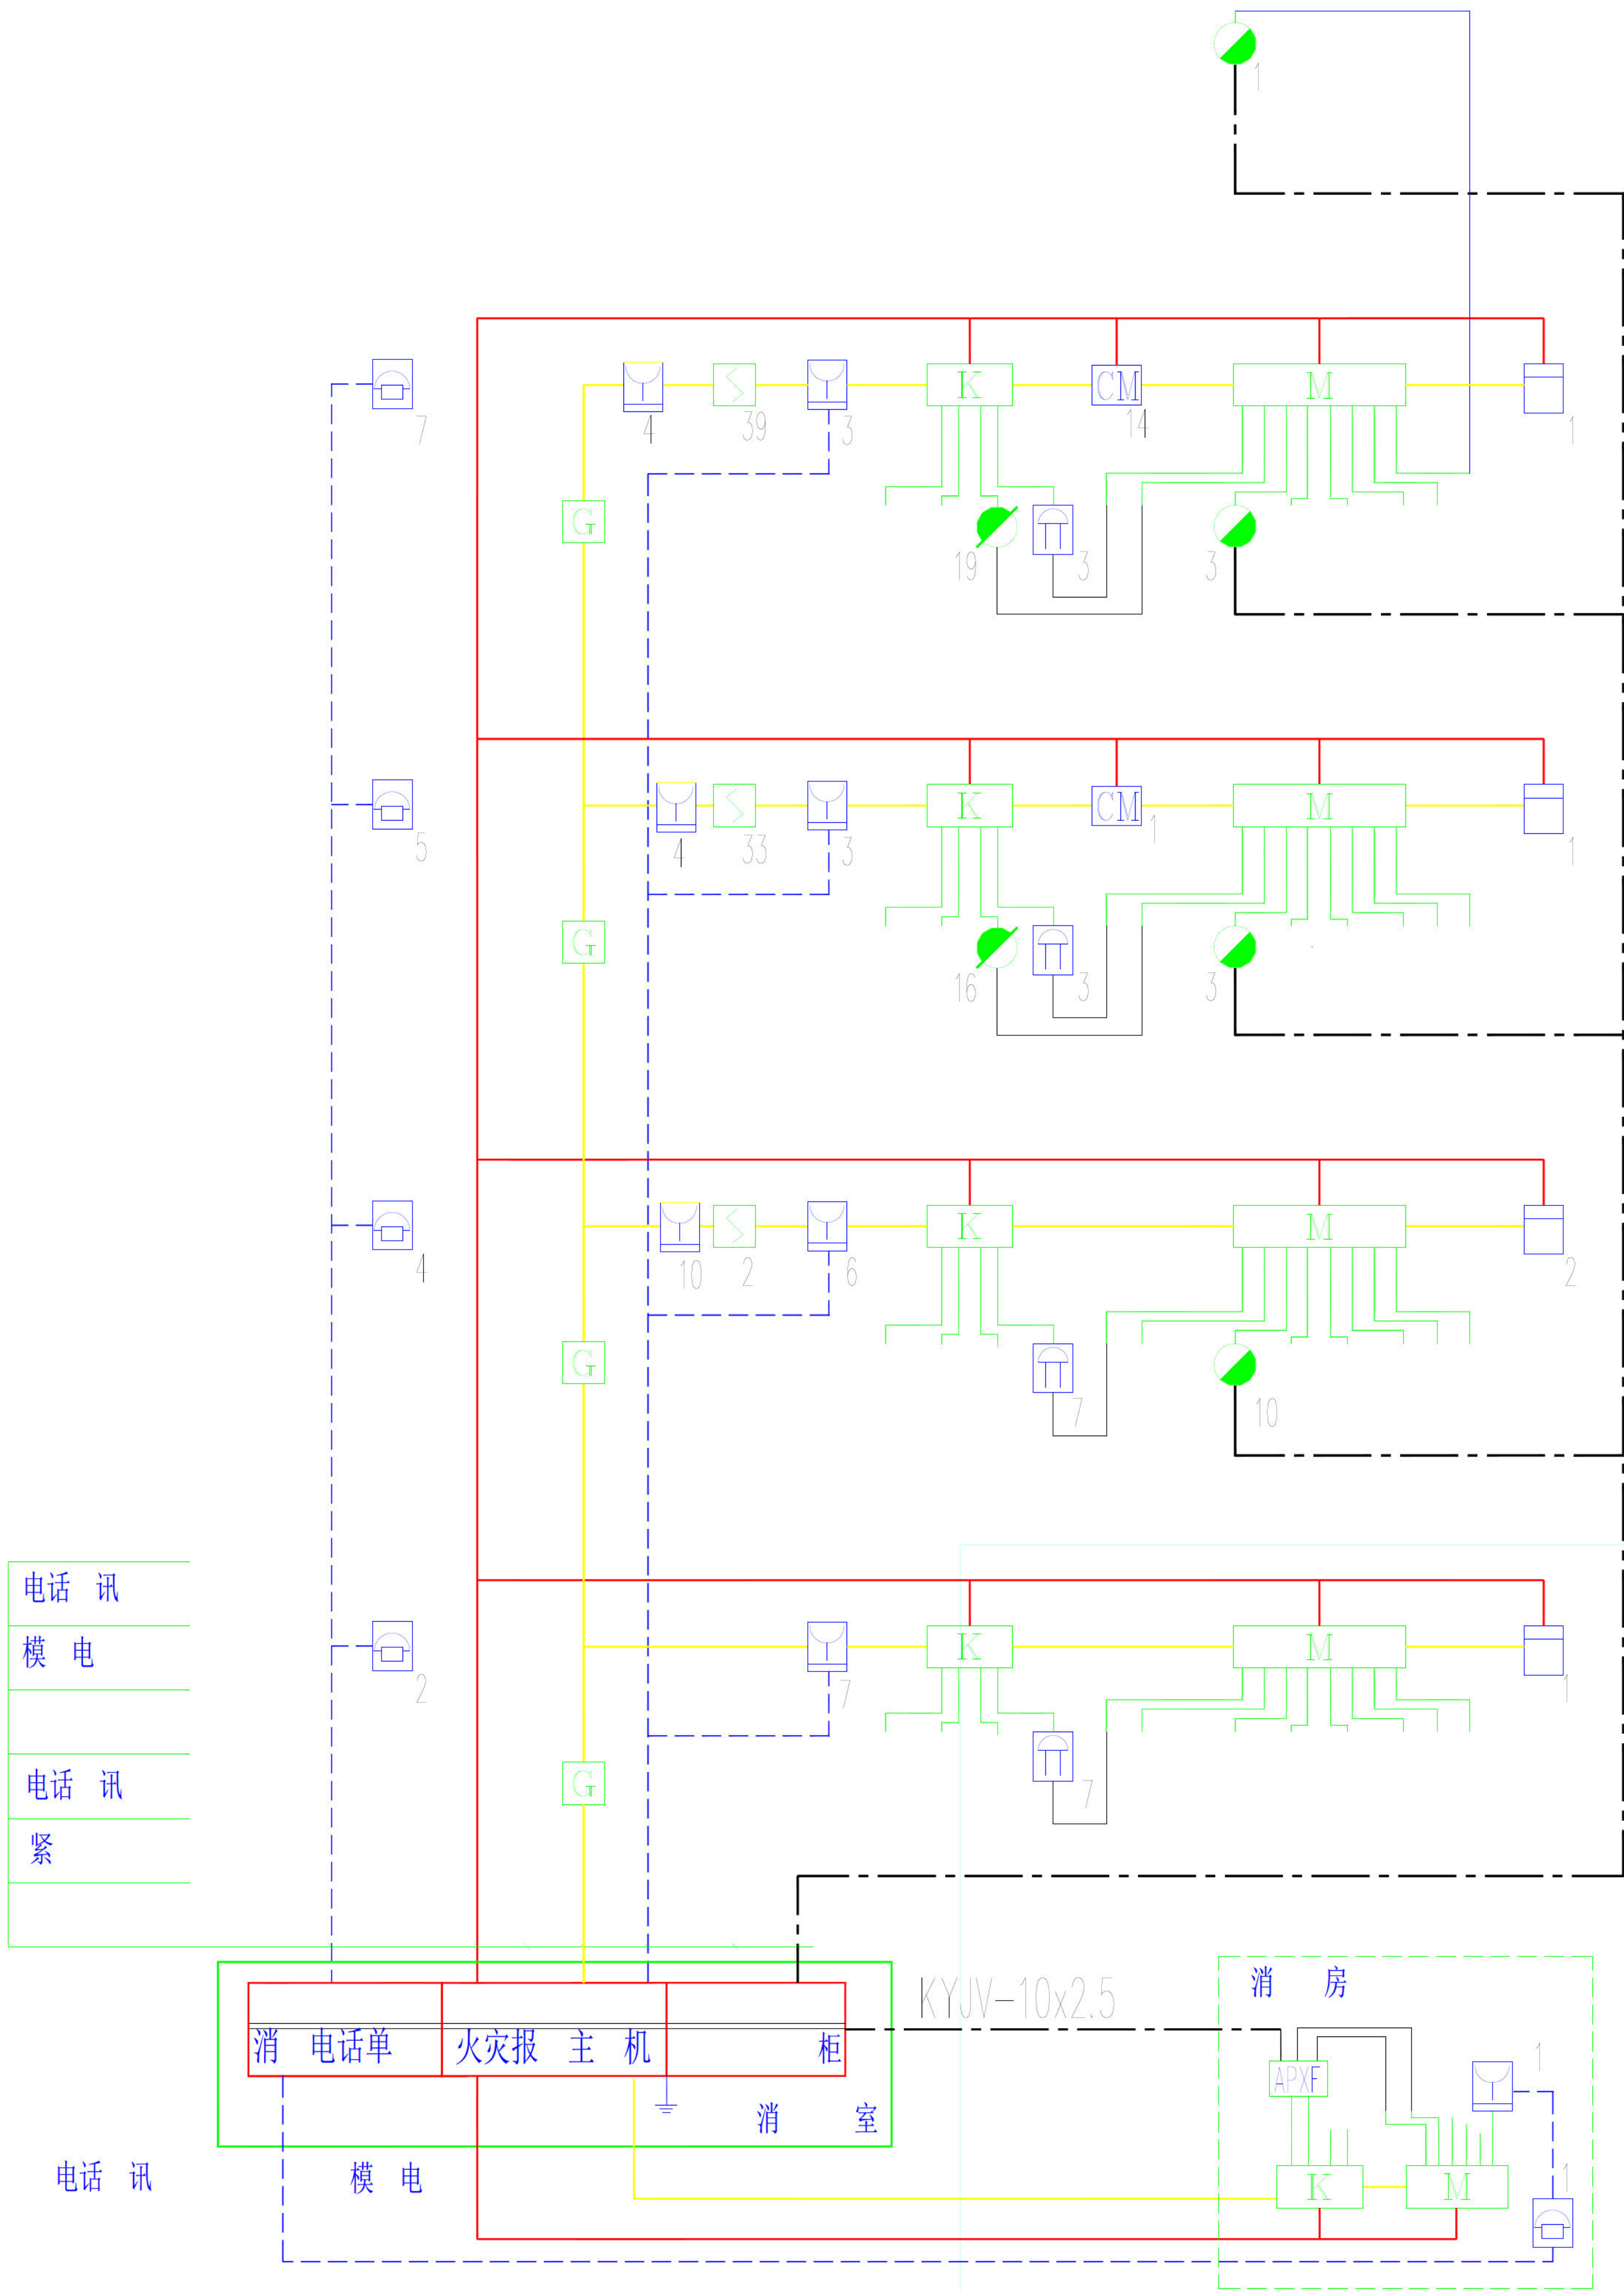

消防系统图

会 签			
设计人		电气	
建筑		暖通	
结构		给排水	
给排水			

--

基础专业章

出图专业章


	
	0201031
First-class Design Certificate No.0201031	

审核	
审核人	
校正	
设计	
制图	

工程名称	大 供
工程单号	第
图名	消 系

工号		序号	1
日期	202206	图号	电

建 筑	李 非		年 月 日
结 构	梁 勤		年 月 日
给 排 水	赵 初 华		年 月 日
空 调	陈 祖 铭		年 月 日

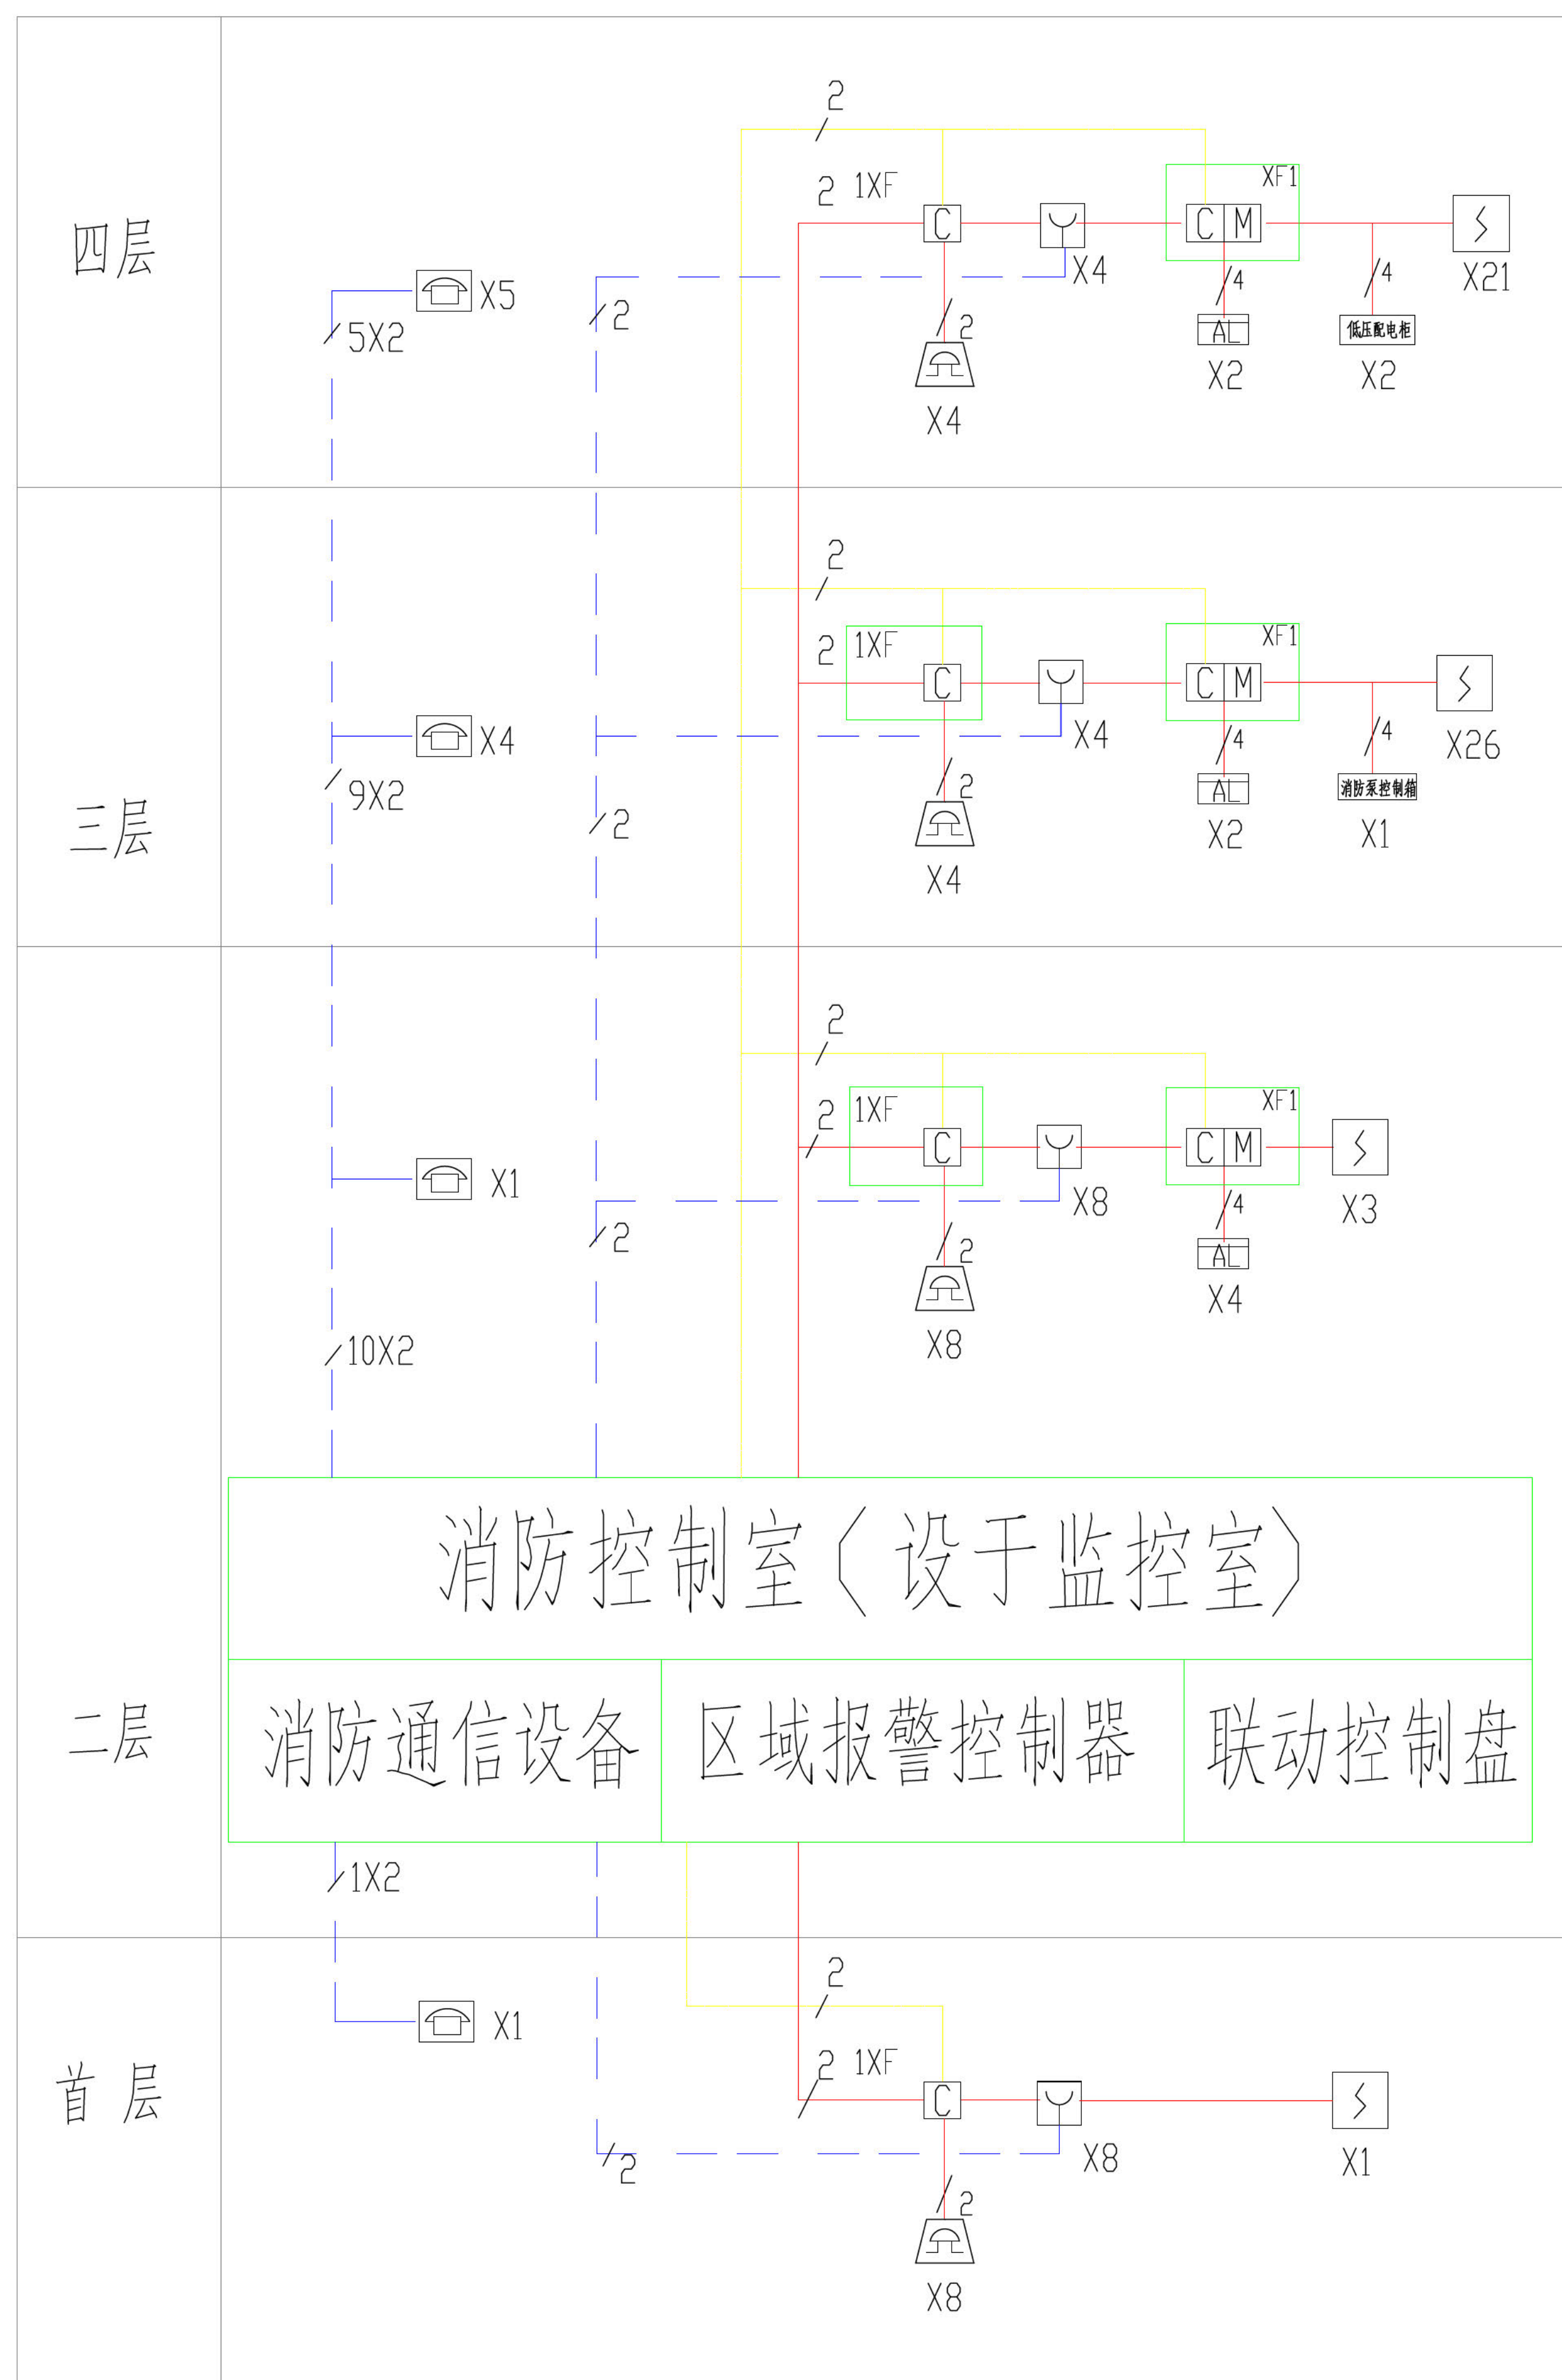

火灾自动报警系统设计说明

1. 系统设计

1)本工程为戊类厂房,属于火灾自动报警系统二级保护对象,采用区域报警控制系统。

2) 火灾自动报警系统应预留与城市消防系统联网的网络接口, 并提供通信协议。

3) 火灾报警控制器的报警/控制回路采用二总线制环形连接方式,并在回路中合理设置隔离模块或底座,回路断路、短路时仍能维持工作并报告故障。

4) 各冷站设有空调自控、电视监控用的监控中心, 故将各冷站监控中心兼做消防值班室。

2. 火灾探测器的选用

本设计采用二总线制火灾自动报警系统,采用模拟量火灾探测器。

3. 消防通讯

1) 监控中心装设消防电话总机

2) 在高压室、低压室、空调主机启动控制室设置消防专用电话机。

4. 联动控制要求

1) 火灾报警后, 停止有关部位的空调送风, 打开消防水泵, 并接受其反馈信号;

2) 火灾确认后, 启动警铃, 疏散人员。低压室切非模块未接线至柜内, 无实际联动

5. 火灾自动报警系统导线规格型号和敷设

1) 线路敷设

直流电源干线	NH-BV-(2×2.5)-DG25
消防通讯	ZR-RVVP-(2×1.5)-DG20
探测器总线	ZR-RVS-2×1.5-DG20
其它	截面为1.5的ZR-BV线 < 1.5






2) 消防线路采用钢管明敷, 外涂防火漆。








6. 其他未尽事宜按国家规范执行。











图例说明





















□C	区域控制模块	AFN-M1218
□CM	区域监控模块	AFN-M1220
□A		






				等 单		甲	编		务	
				工程		大 供 第				工 电
审										
审										
负责						火 灾 报 系				

  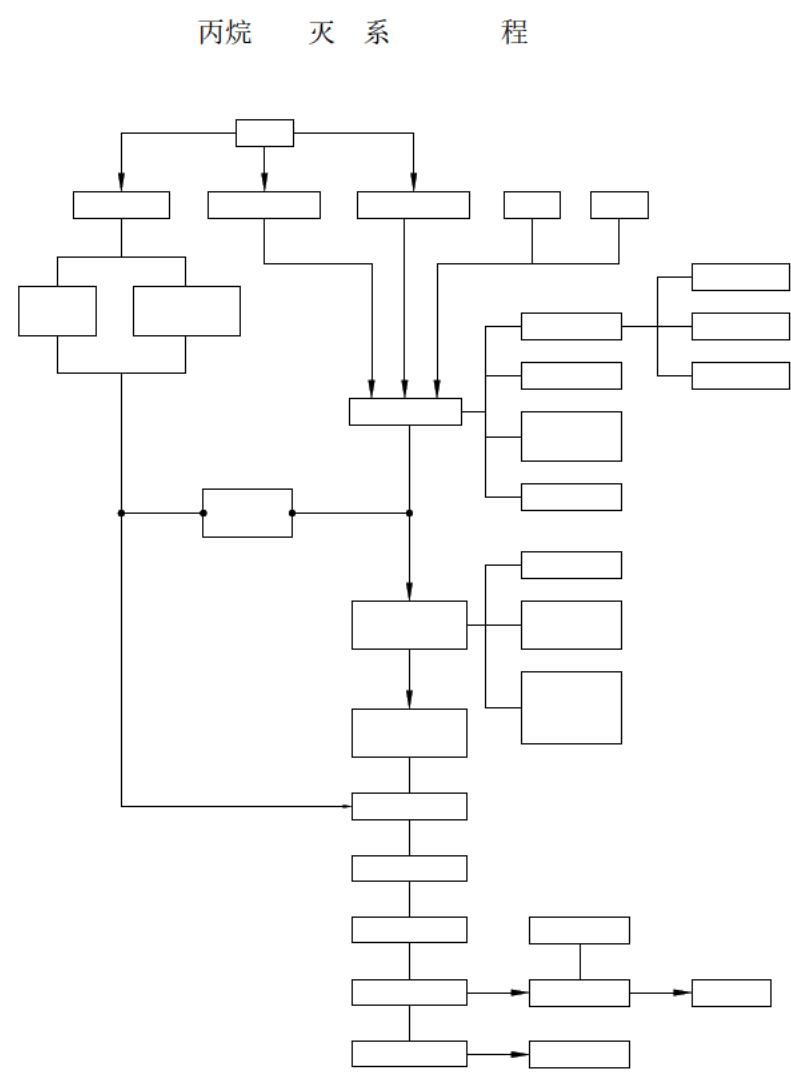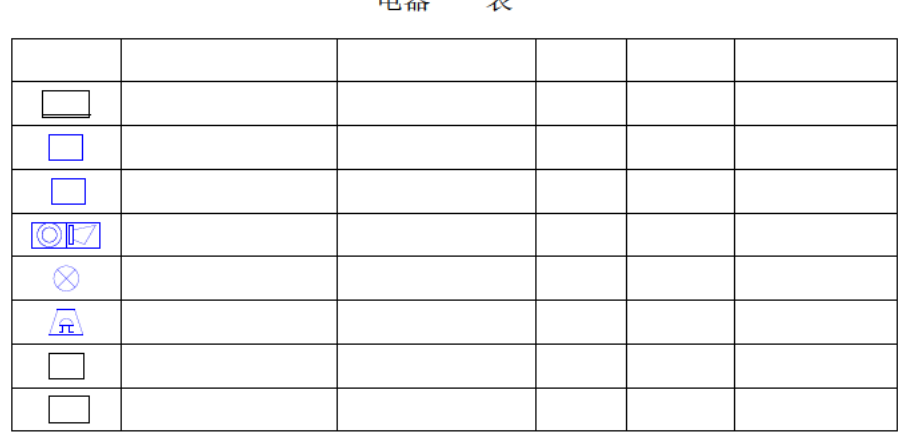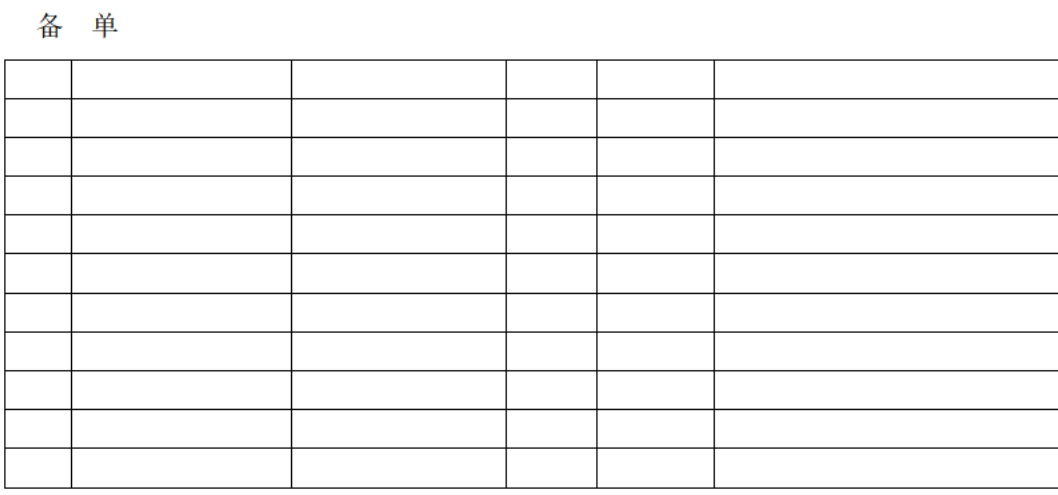

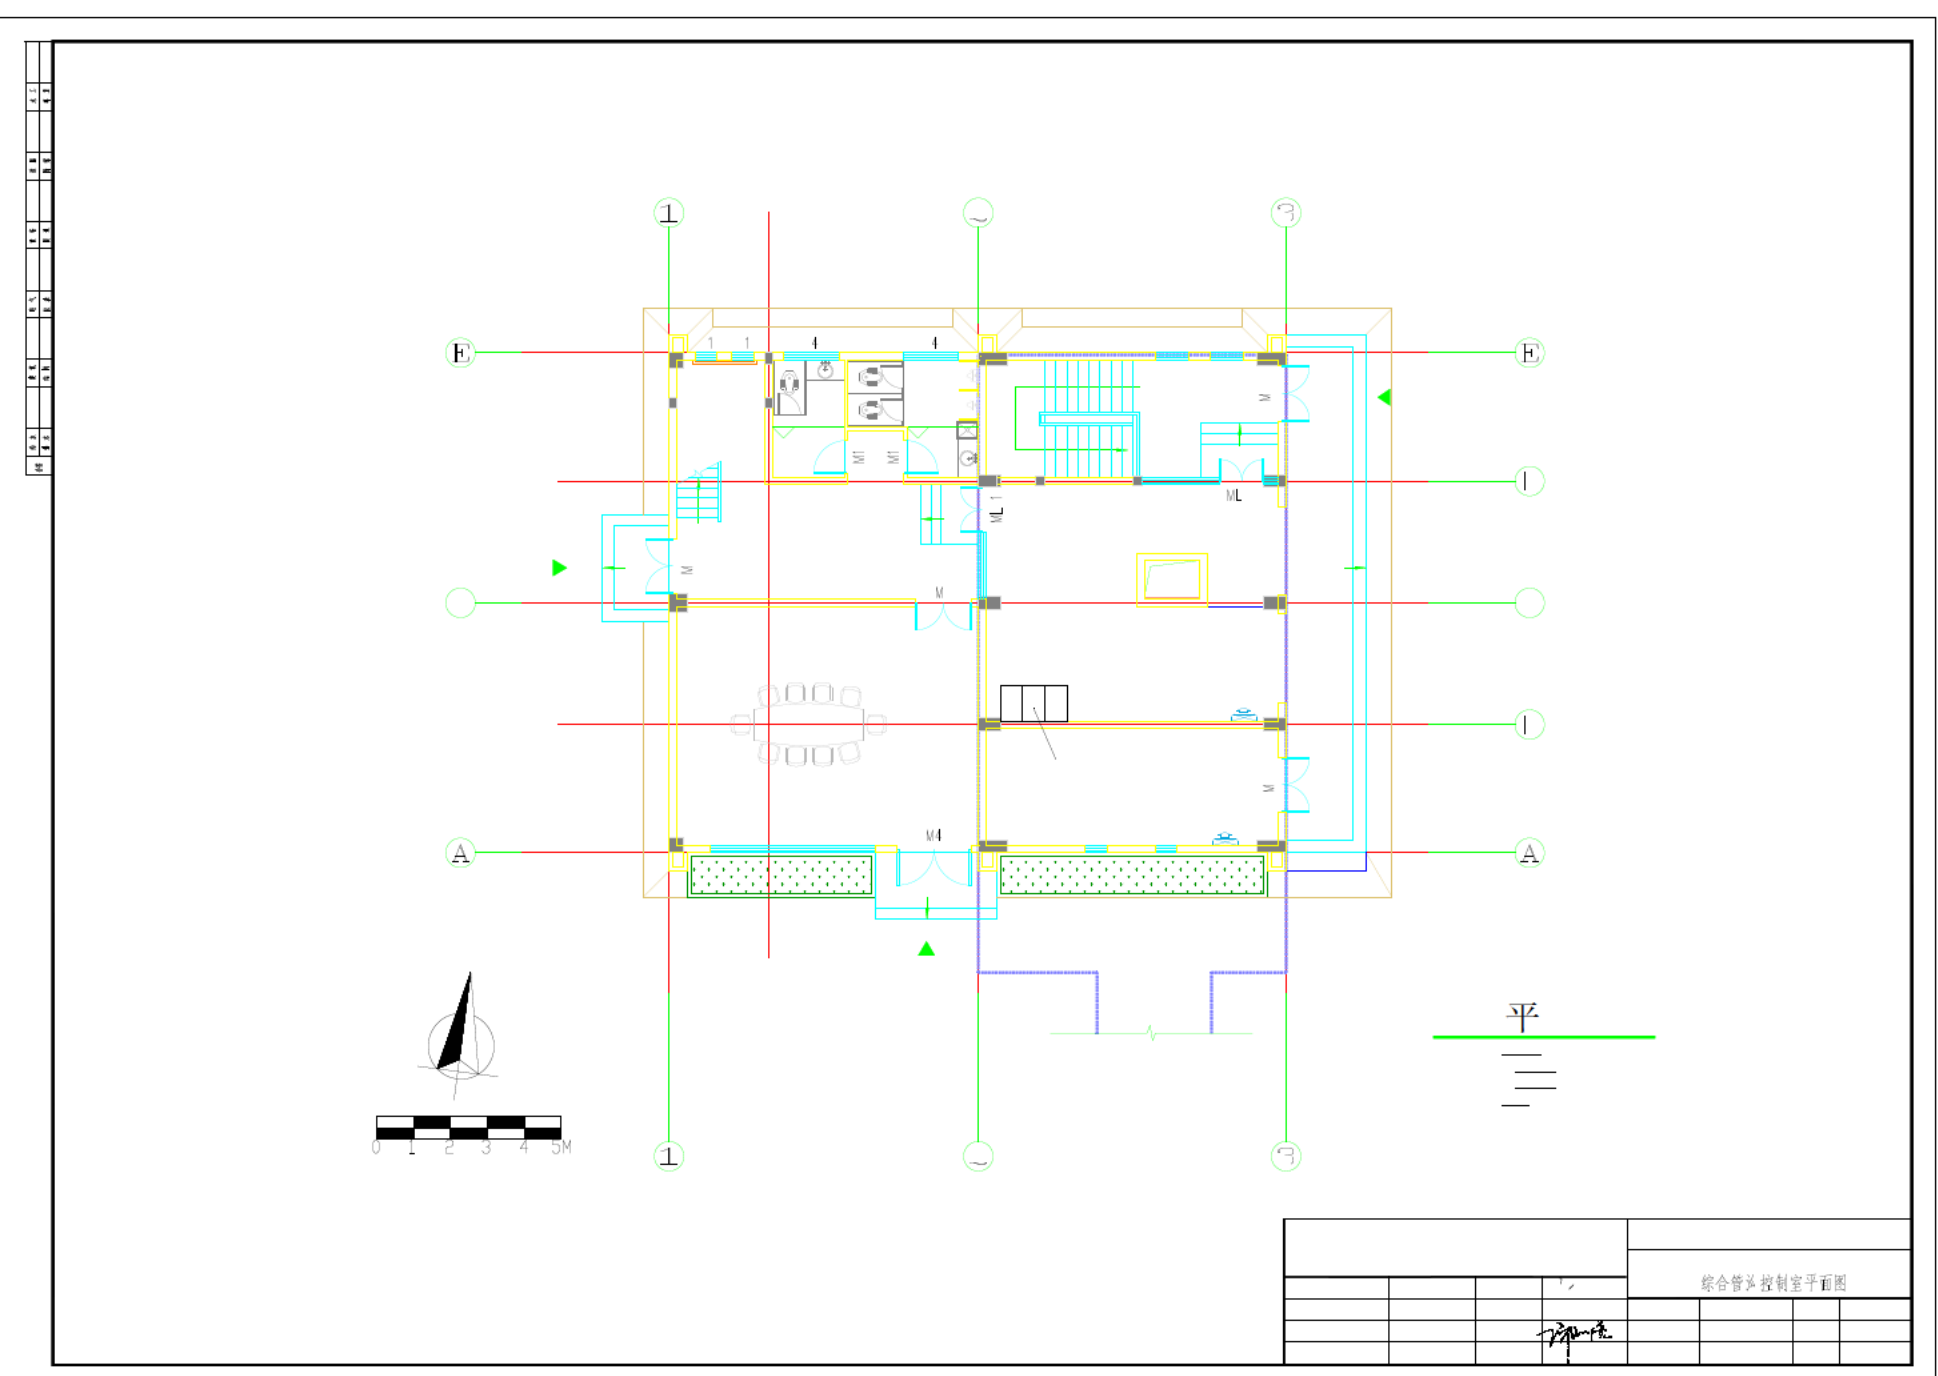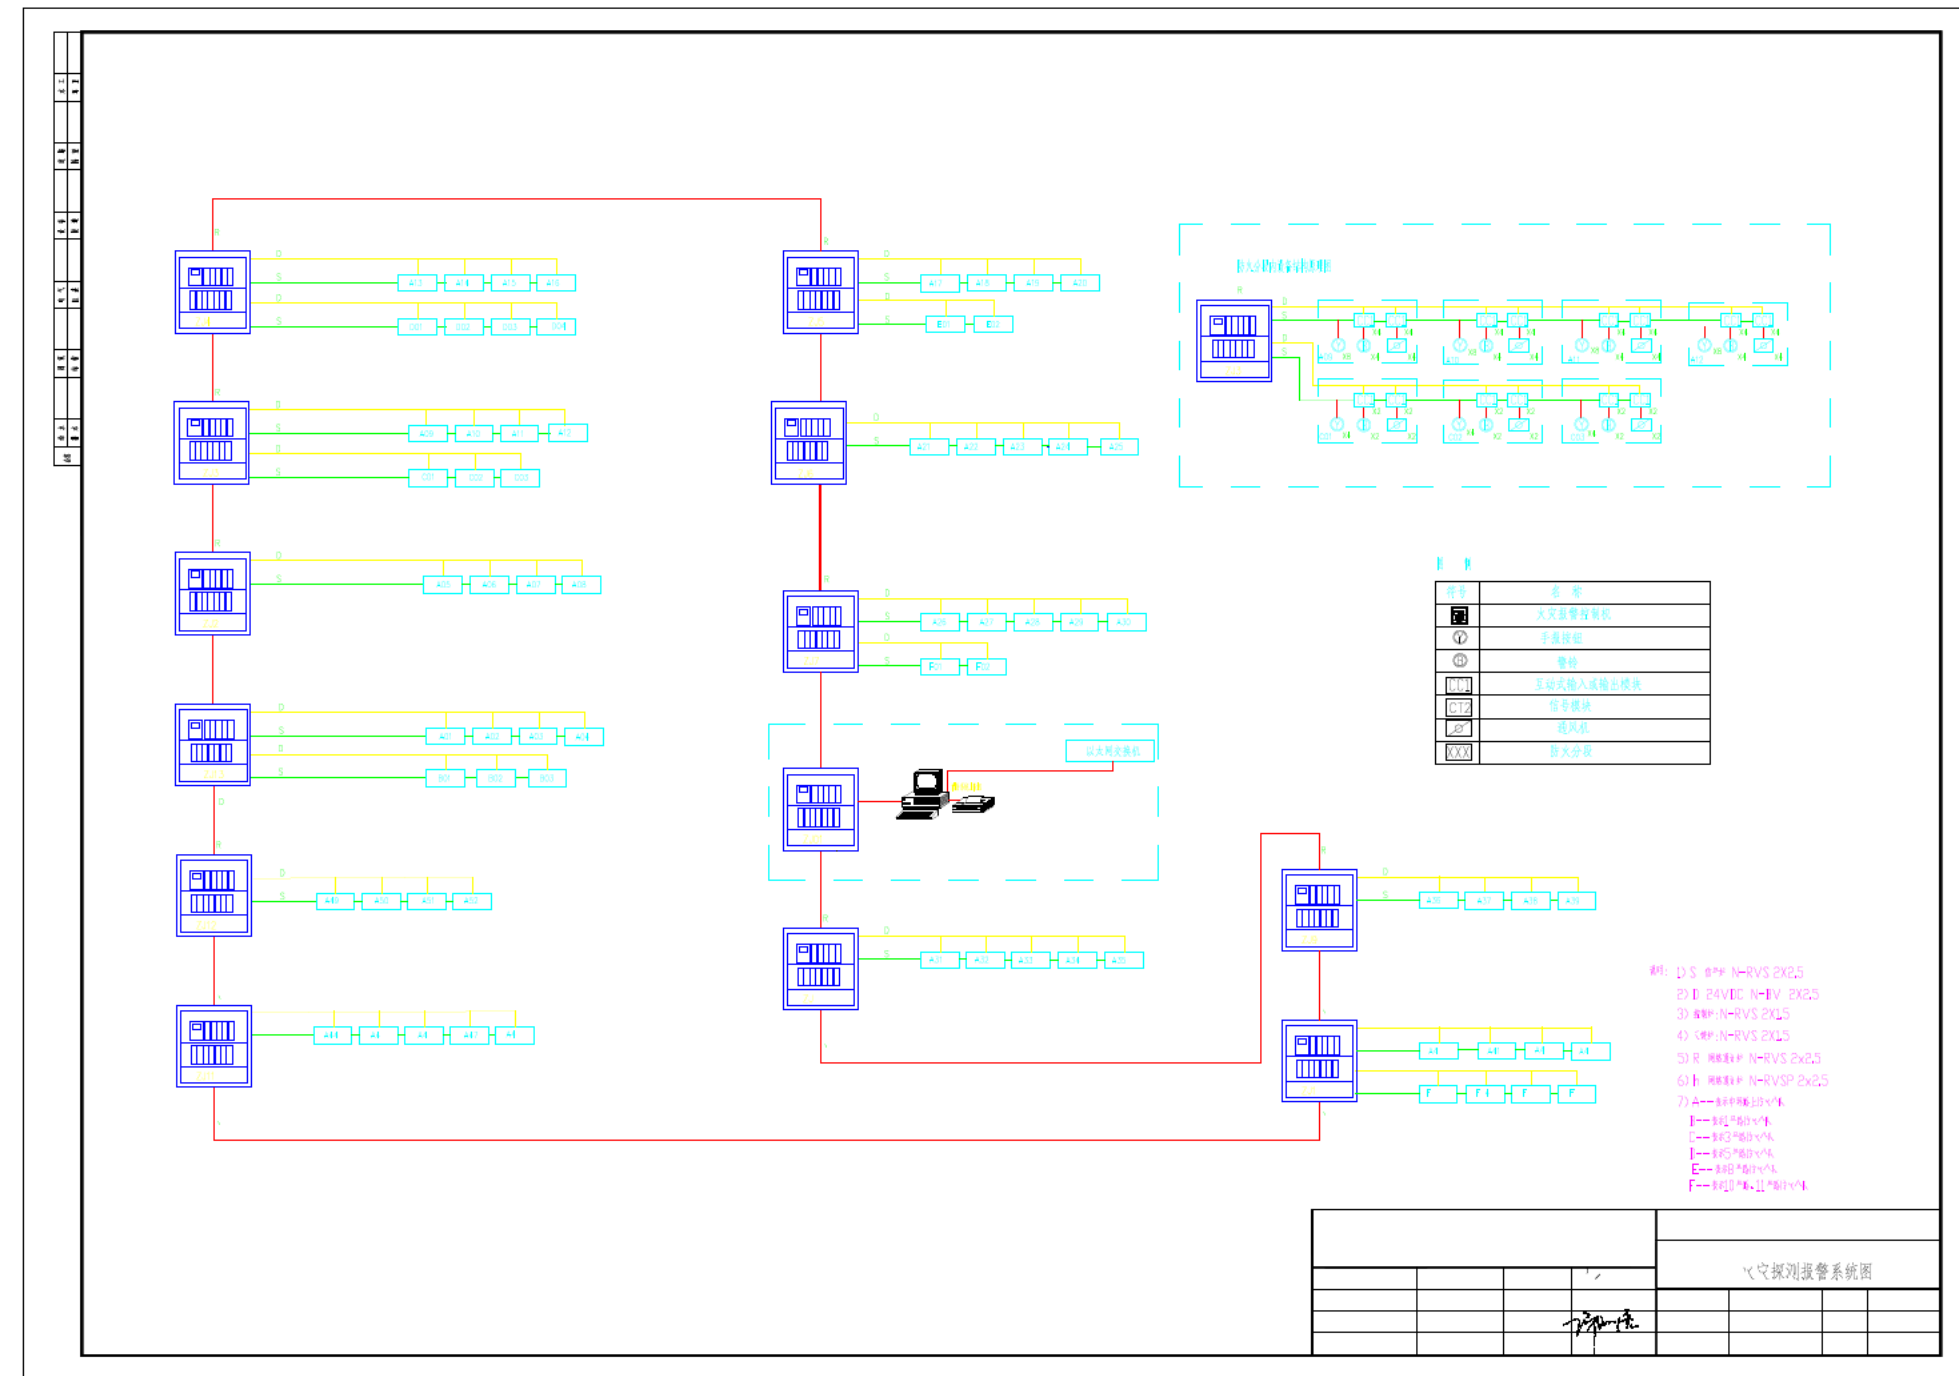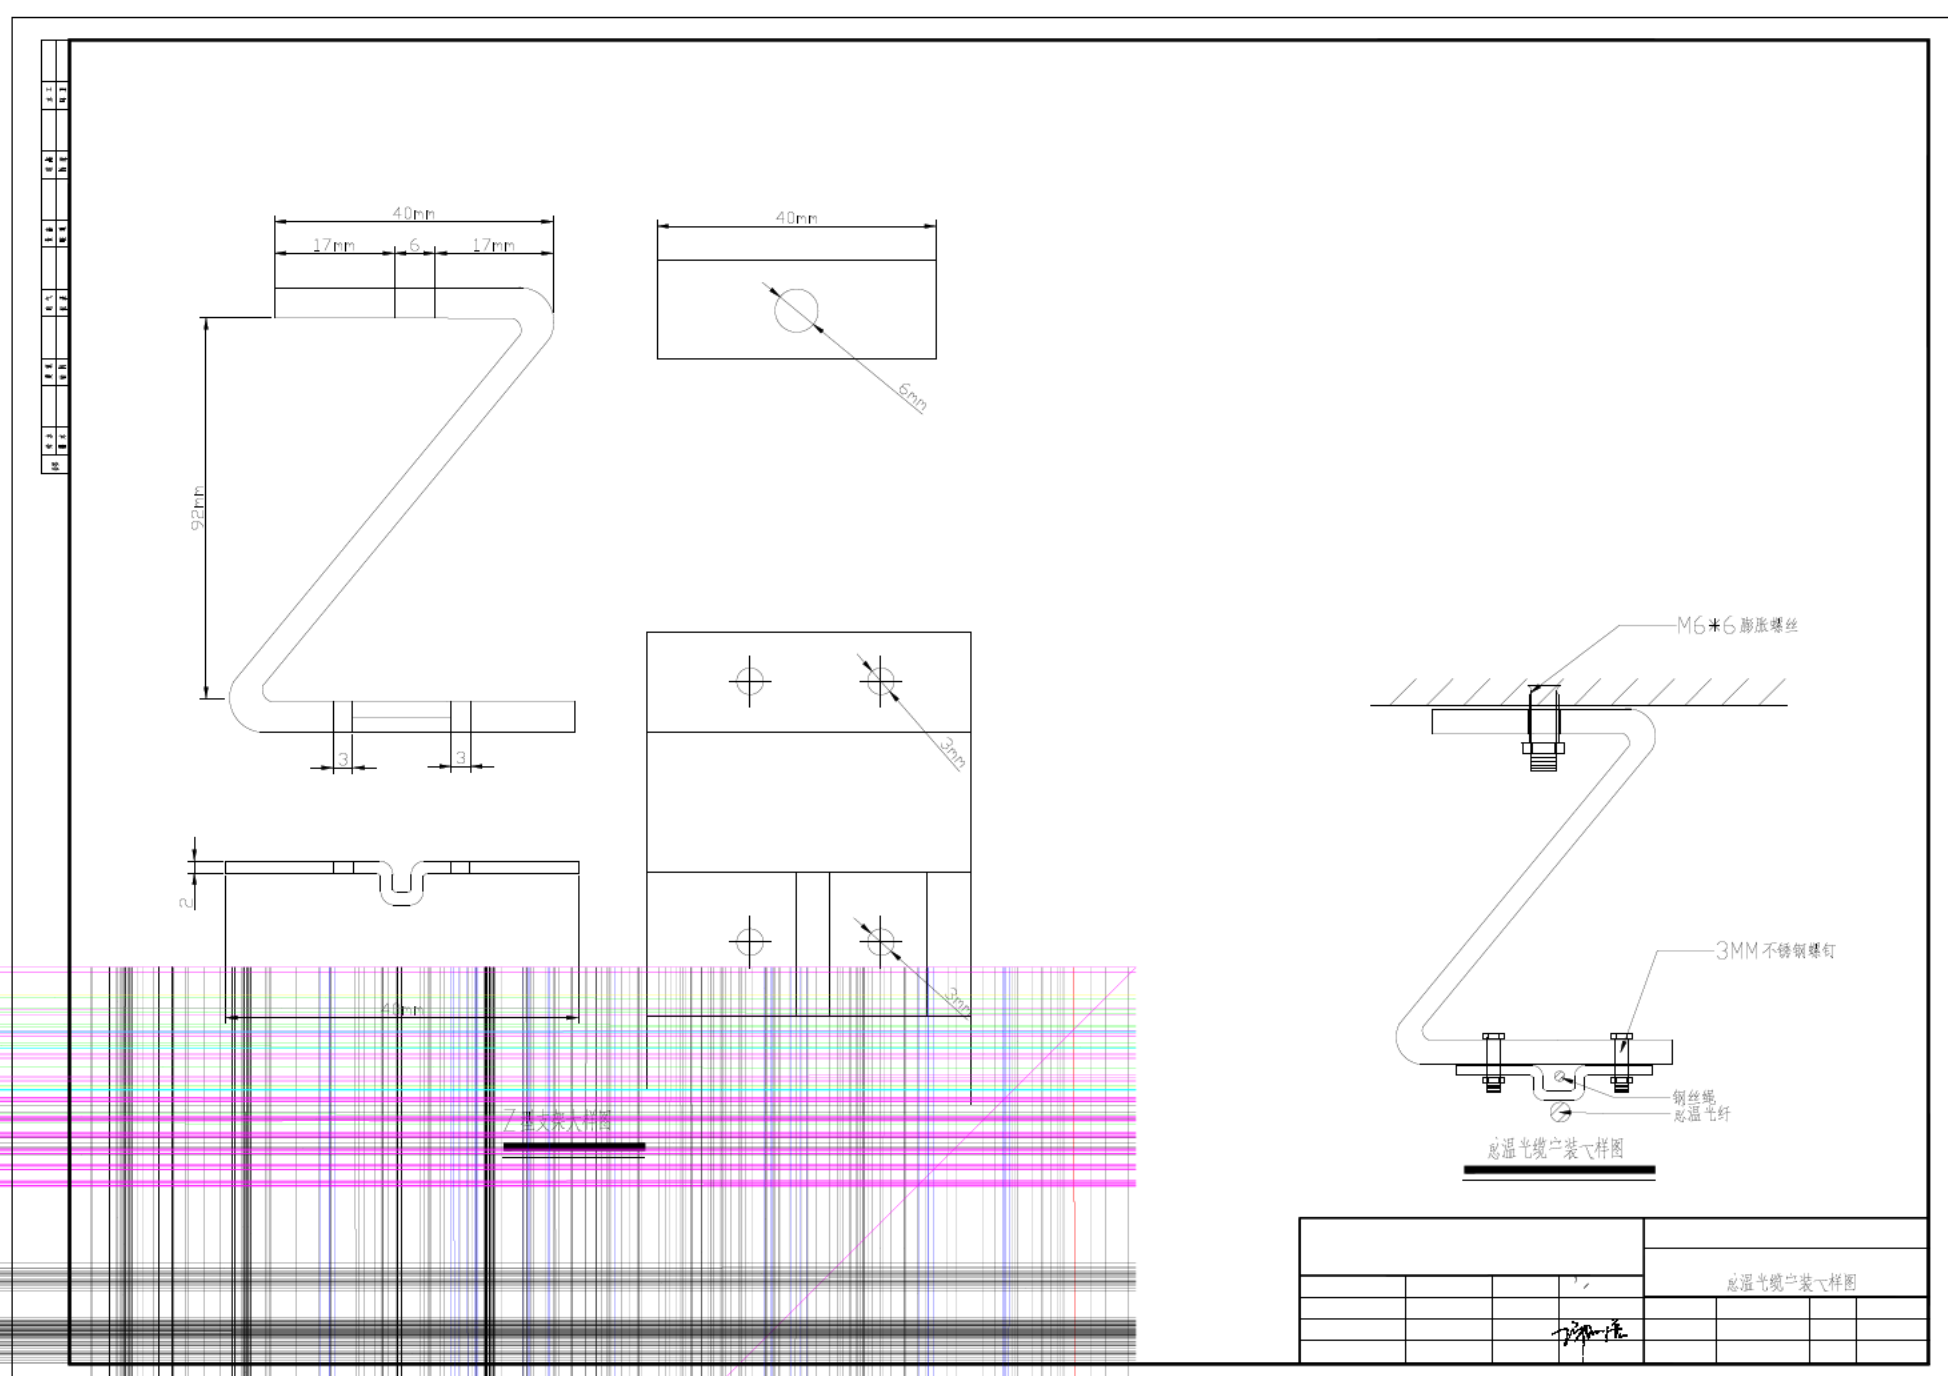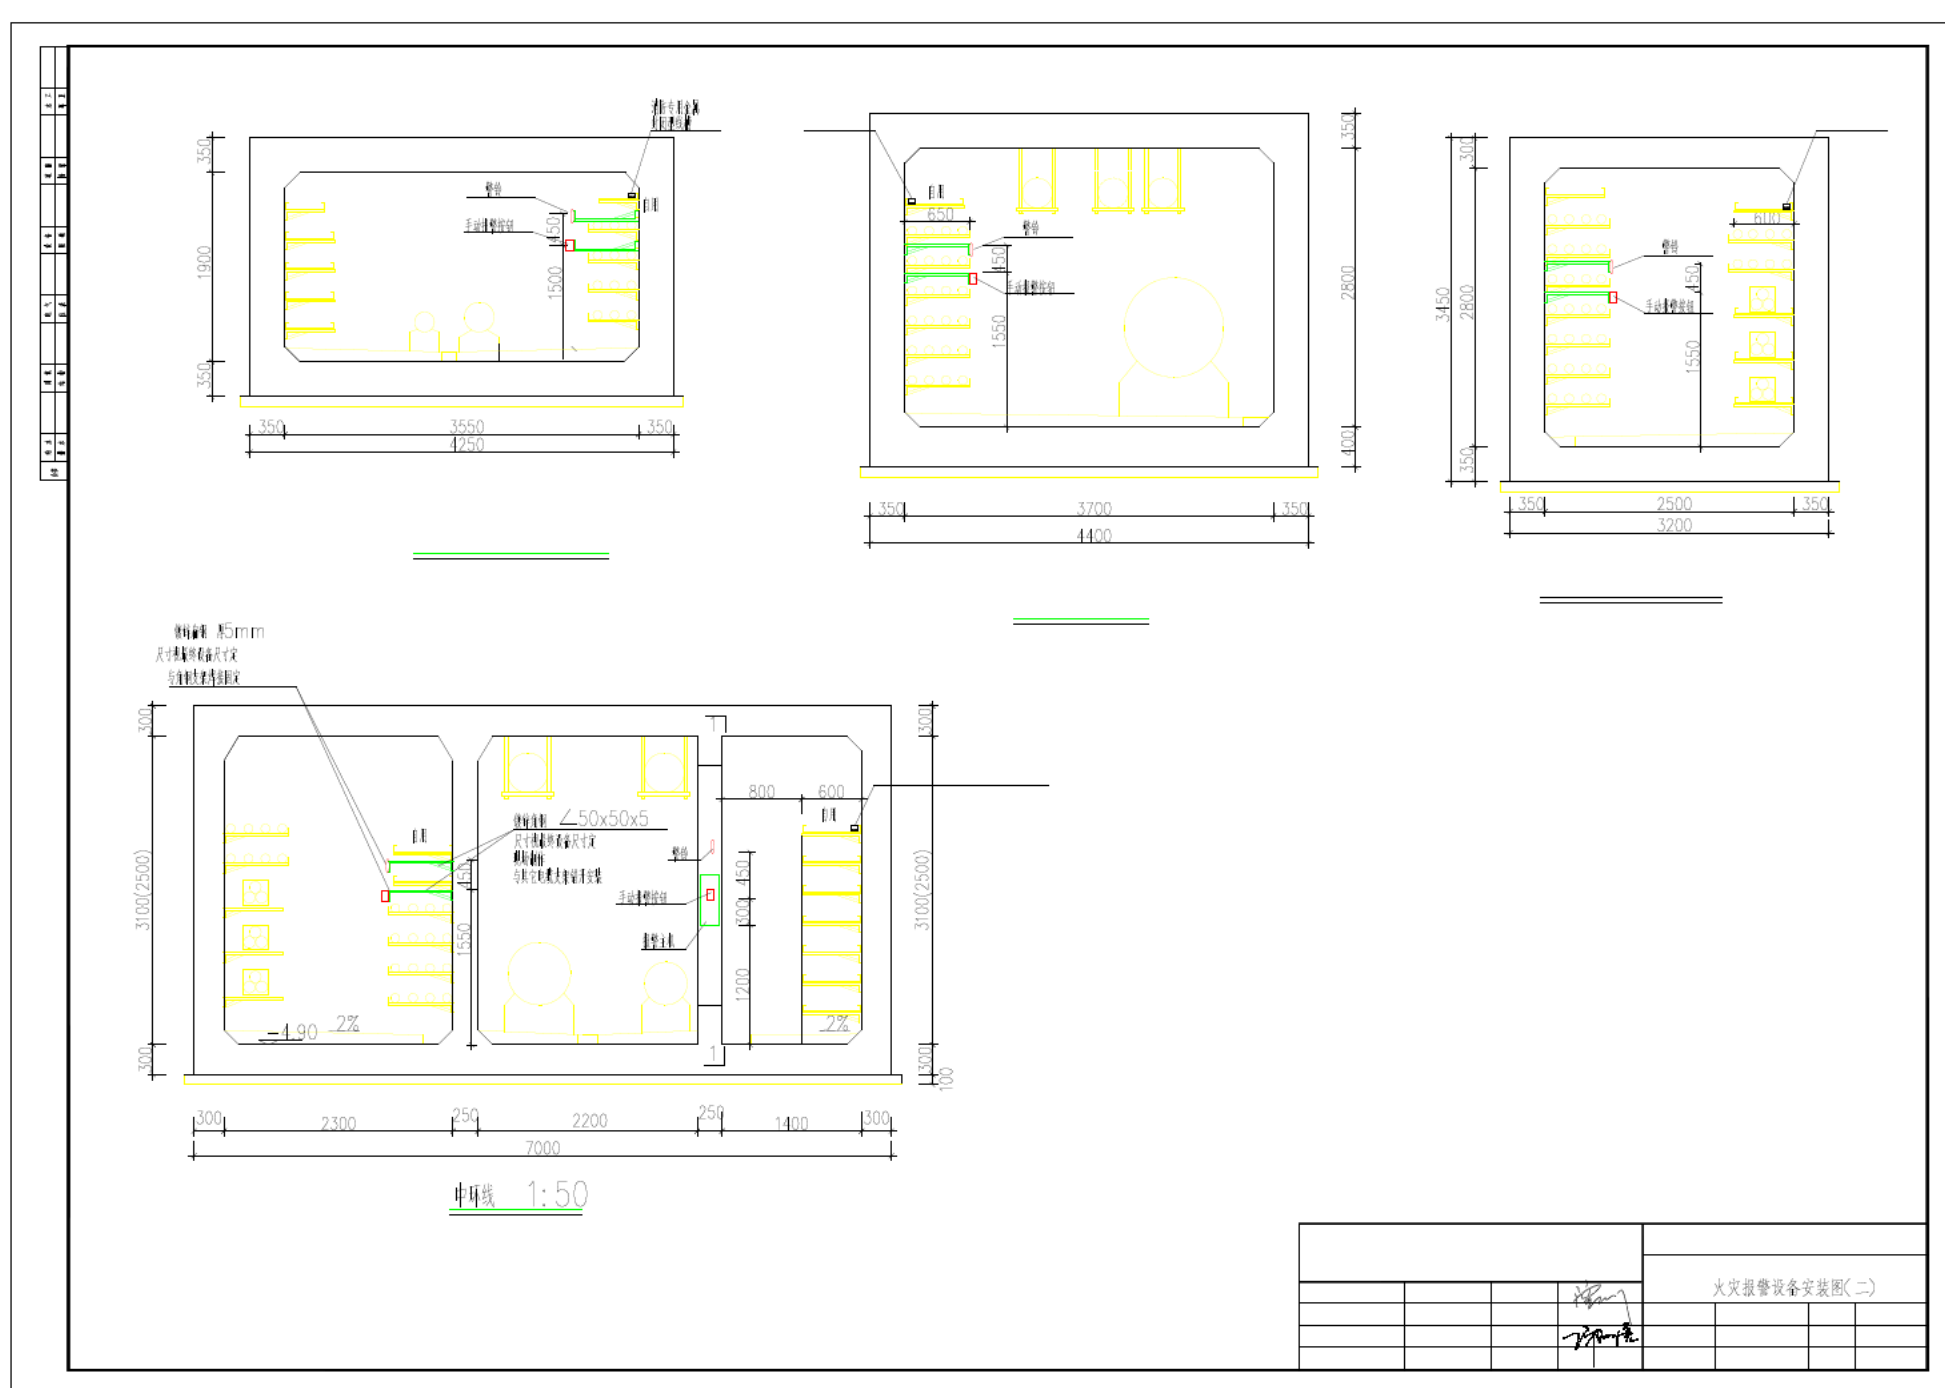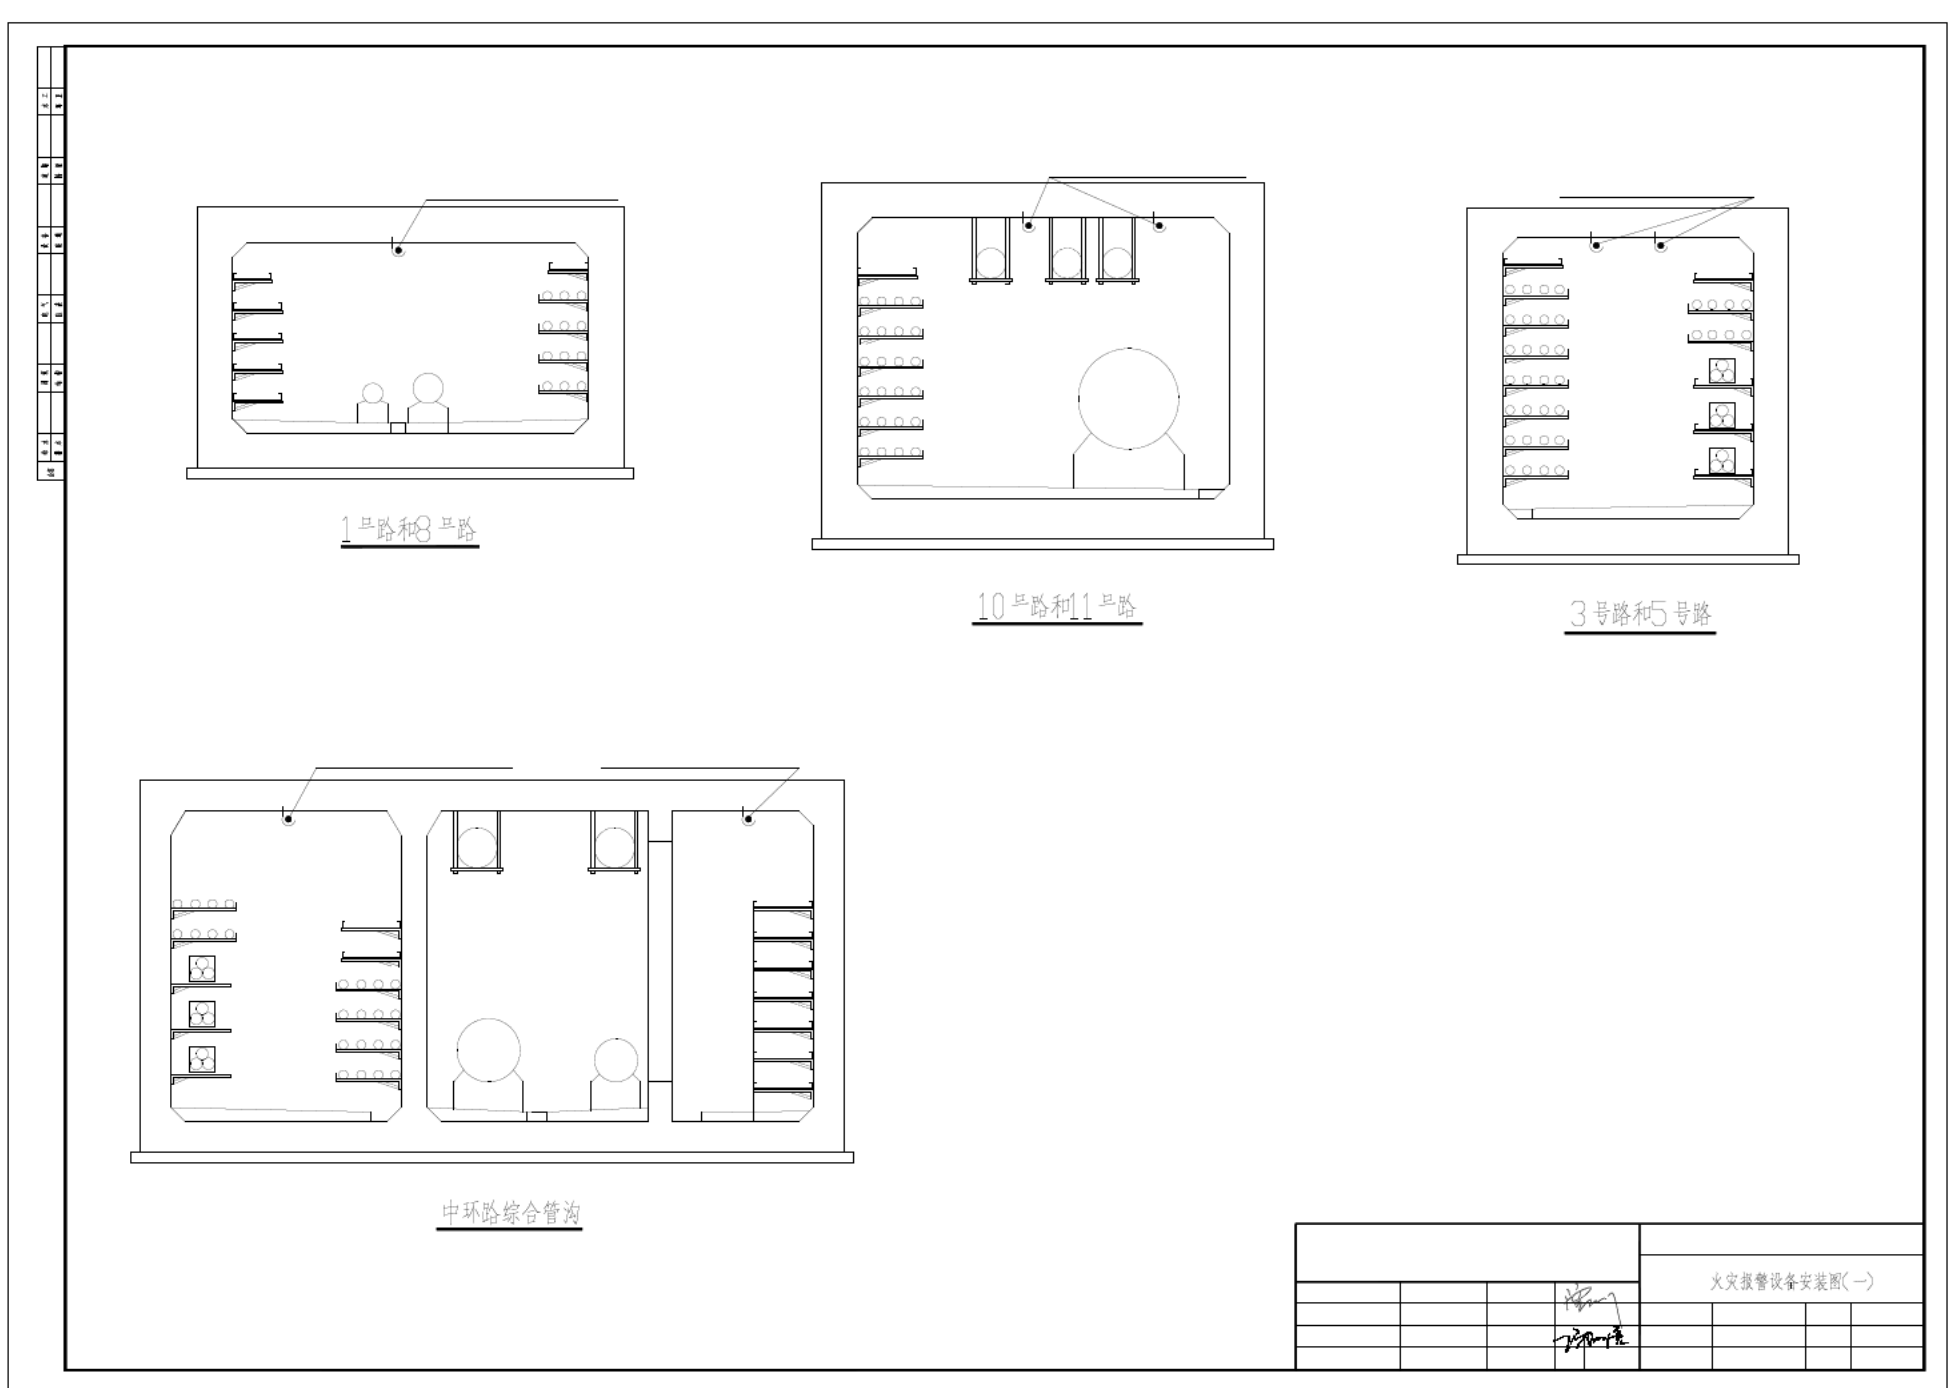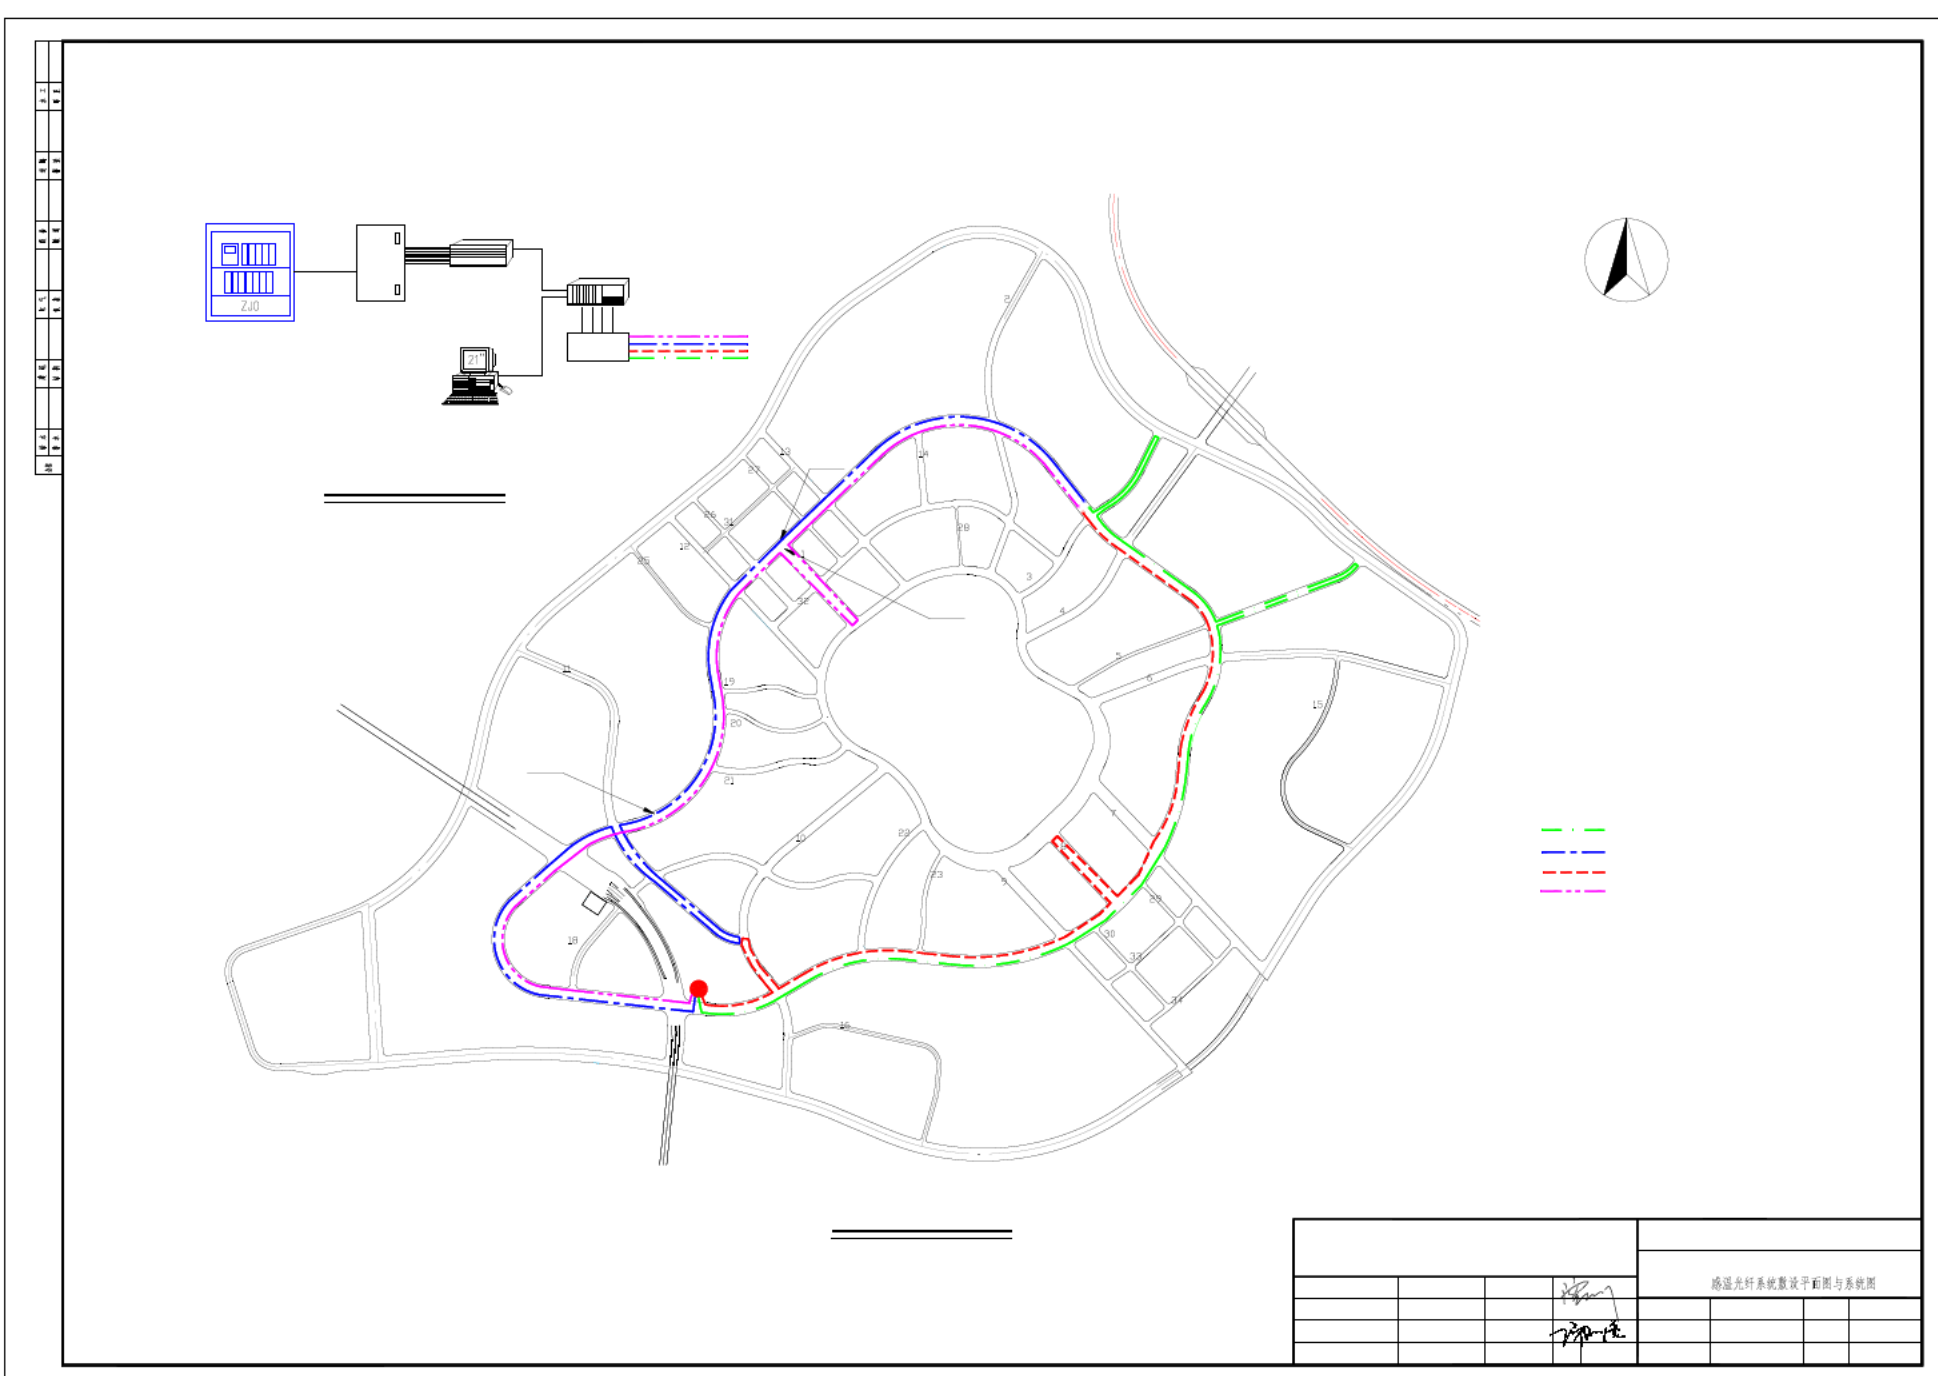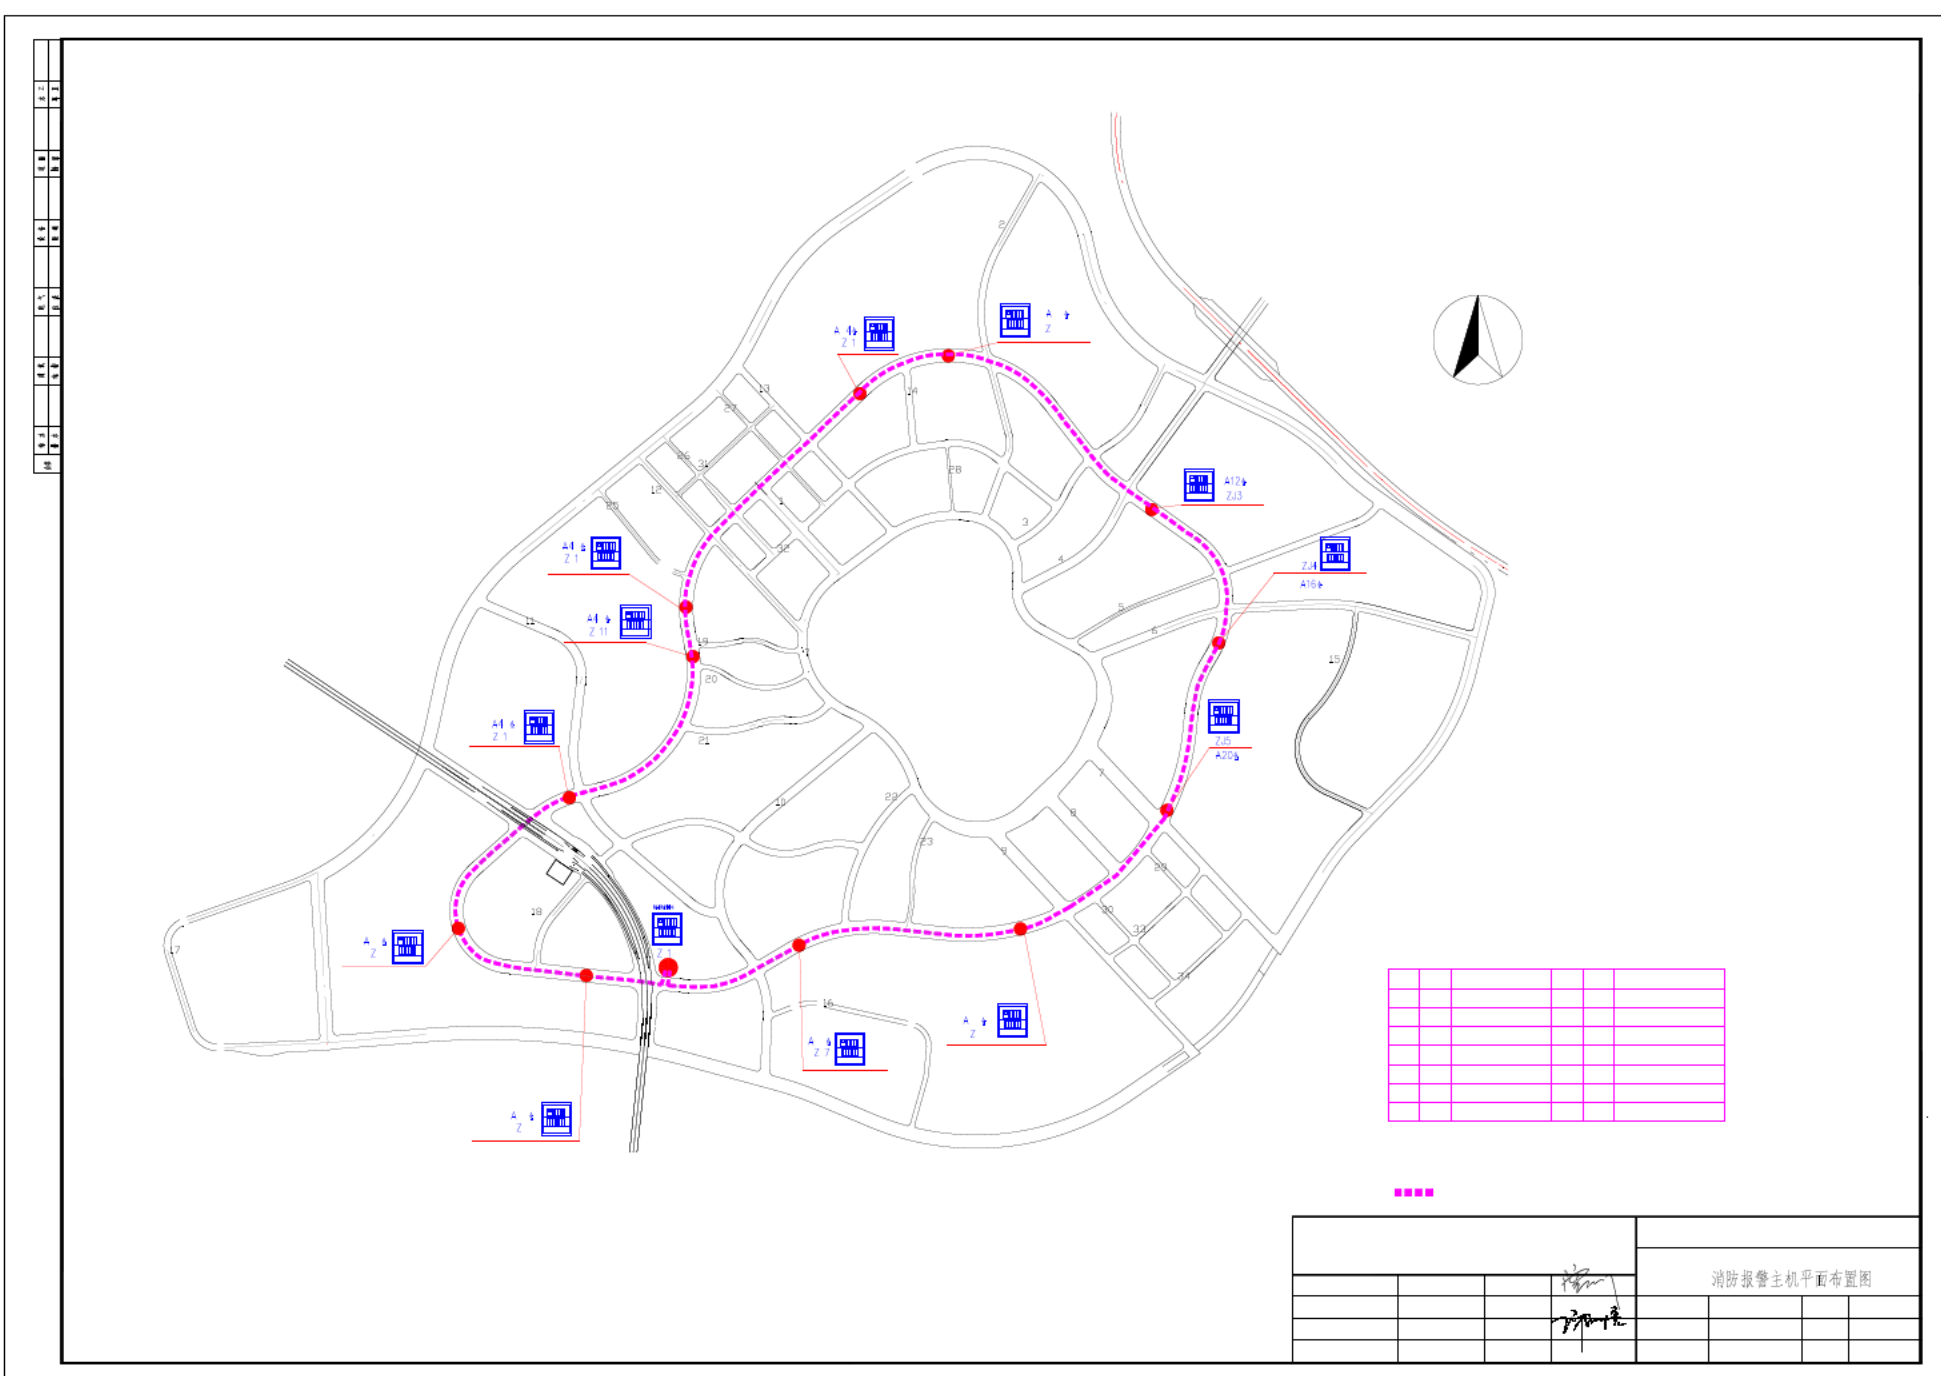[illegible][illegible]

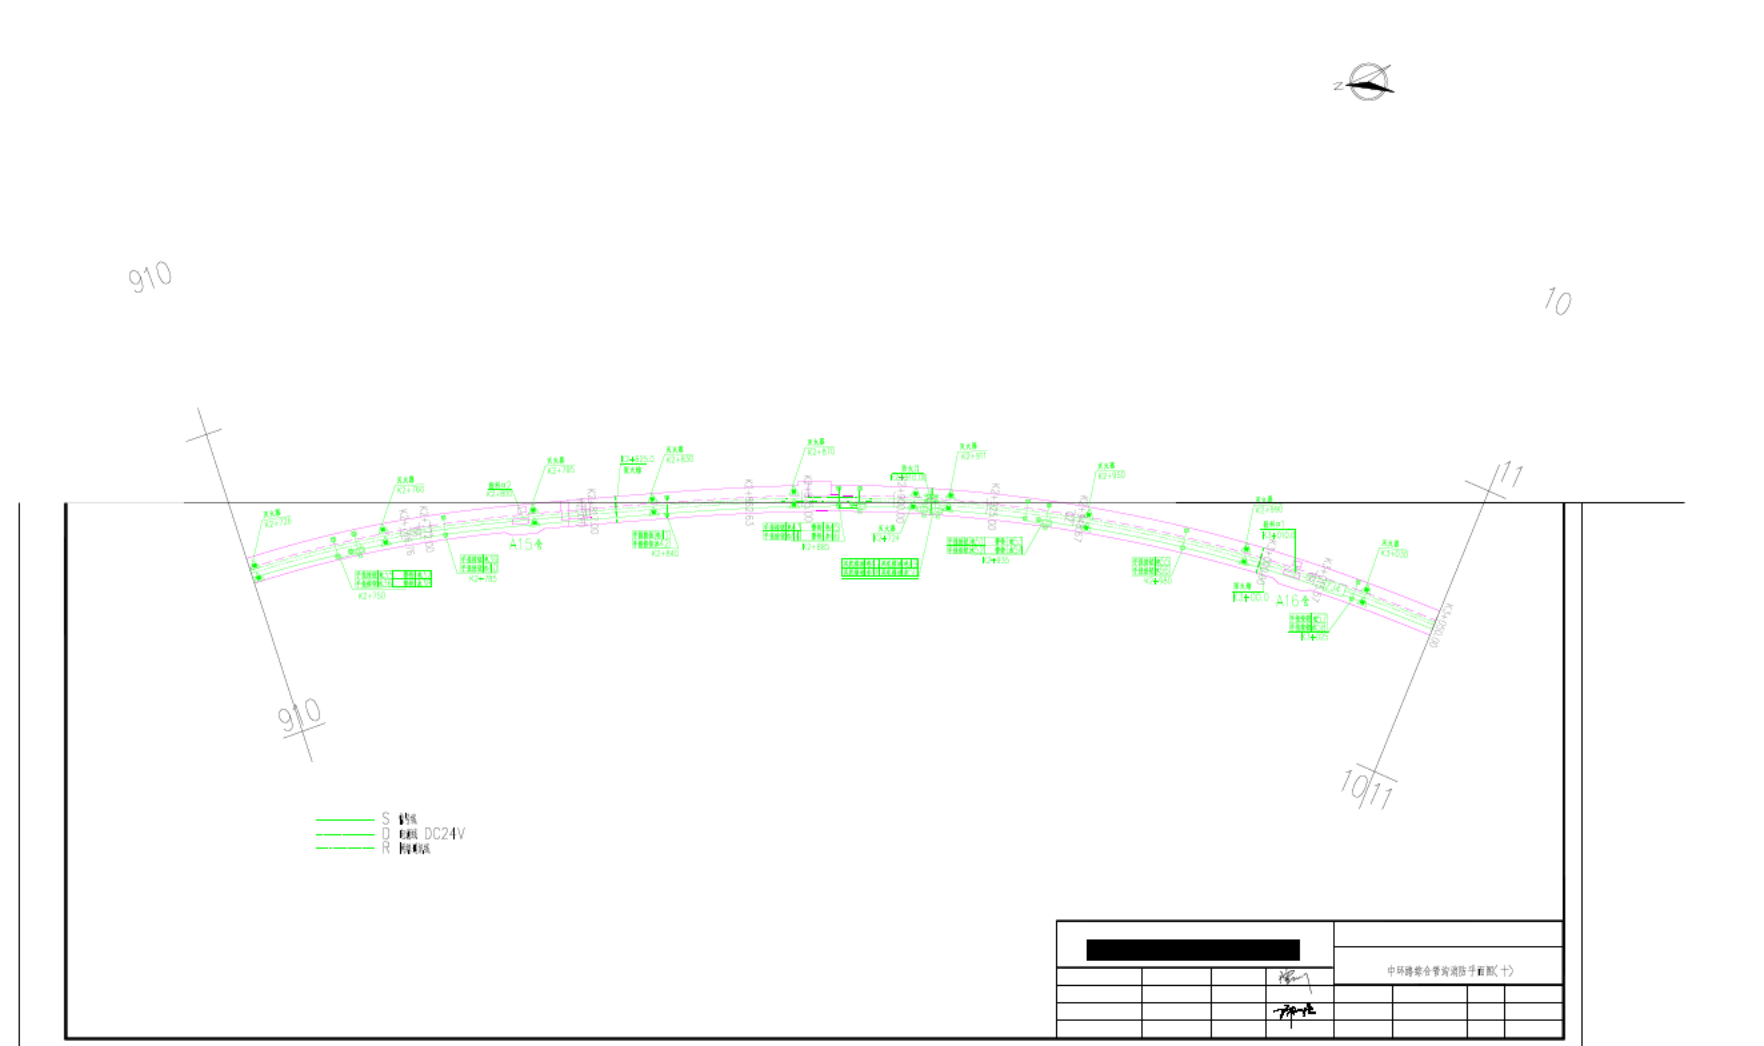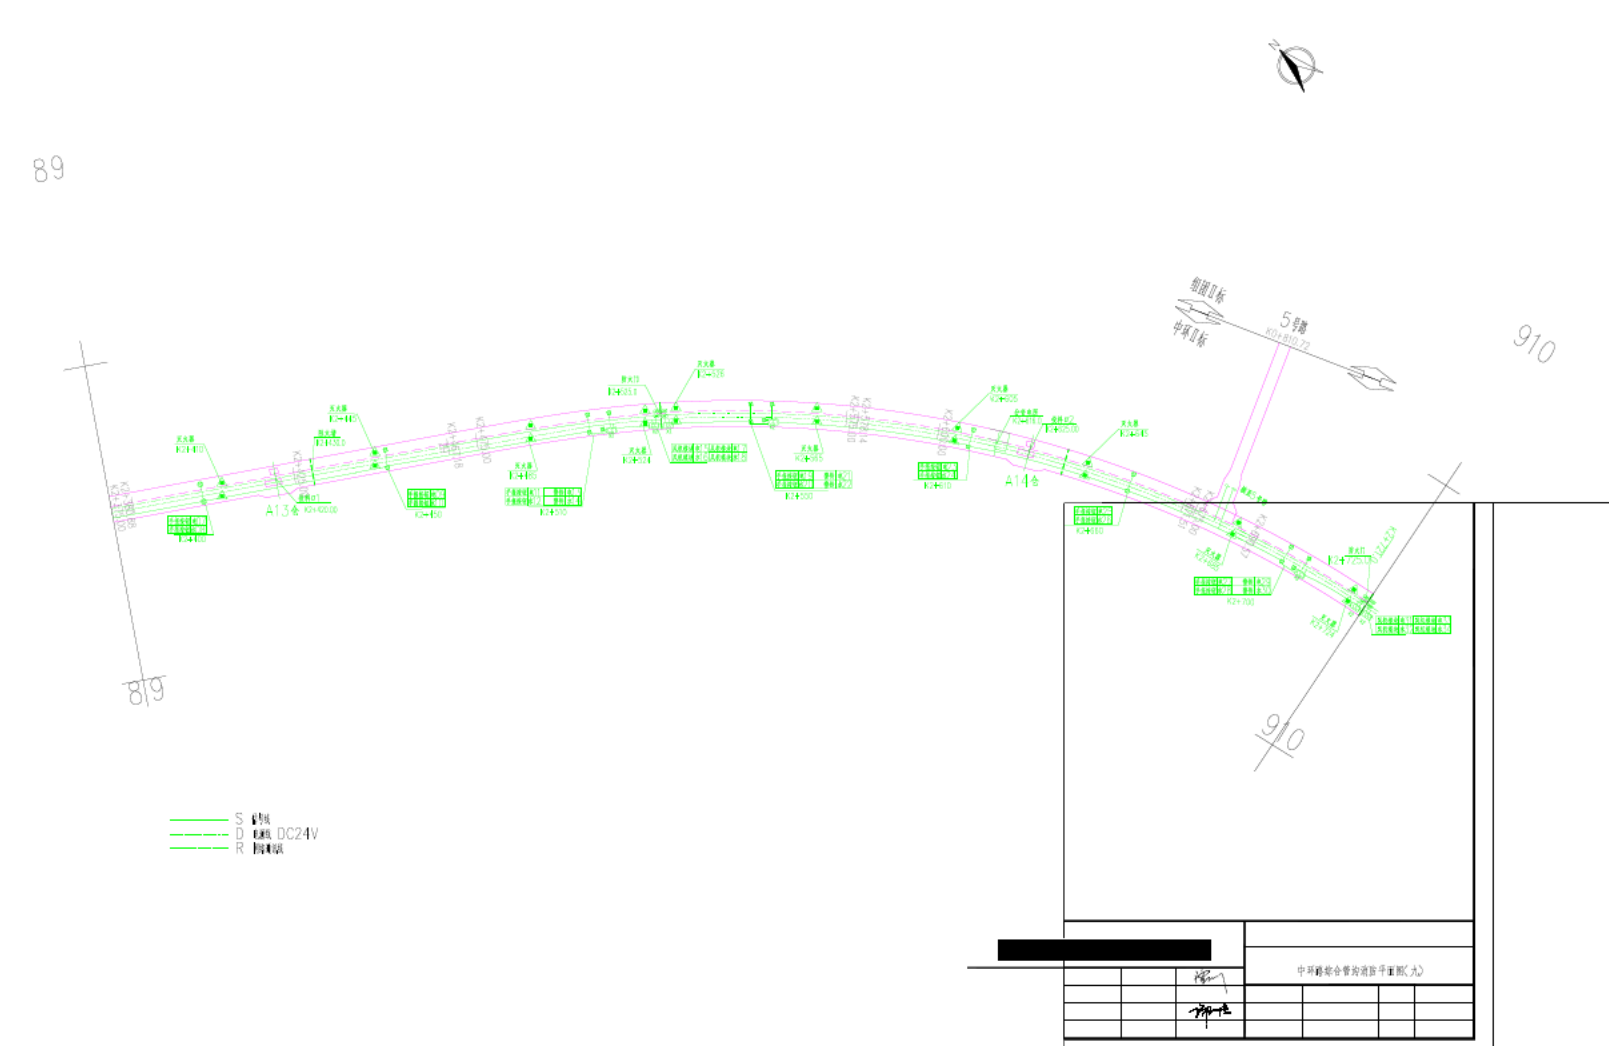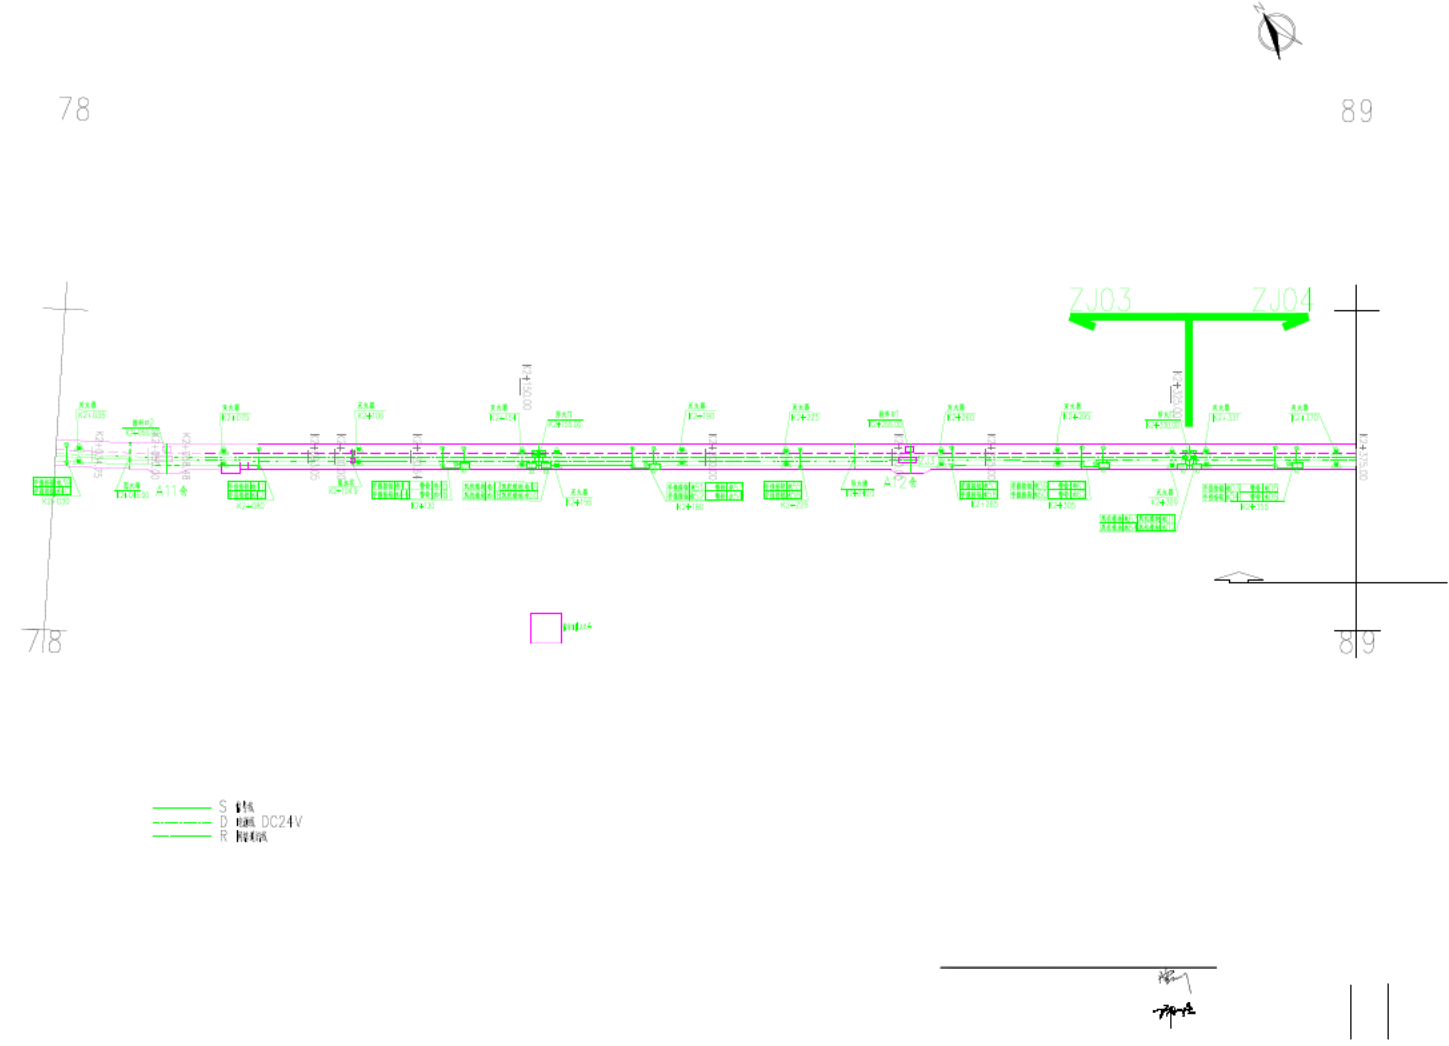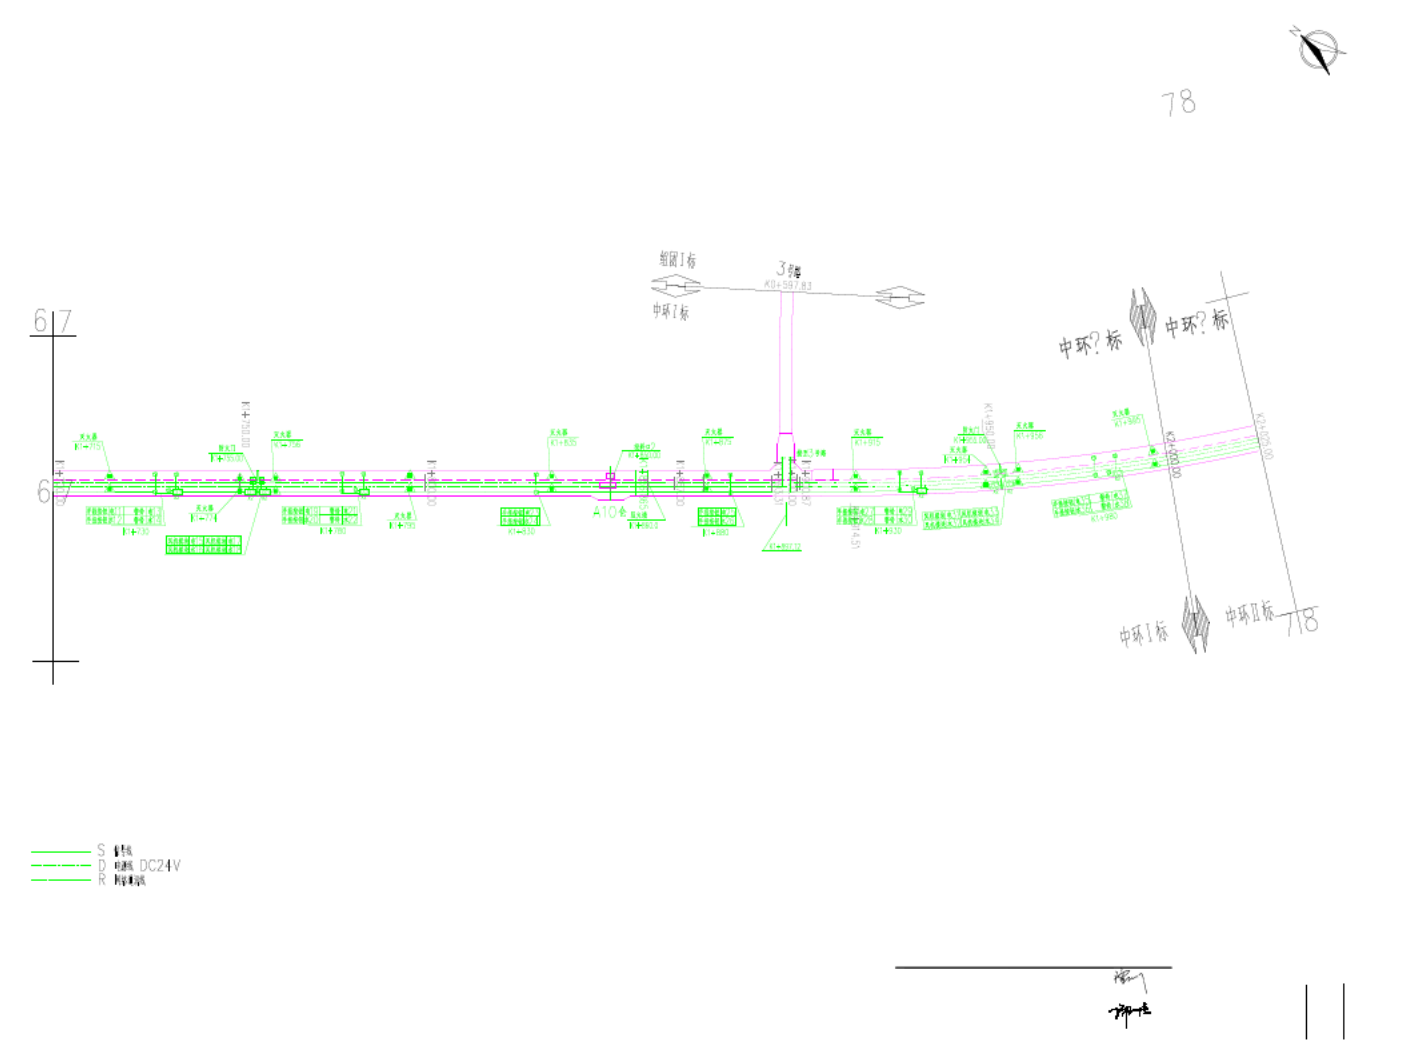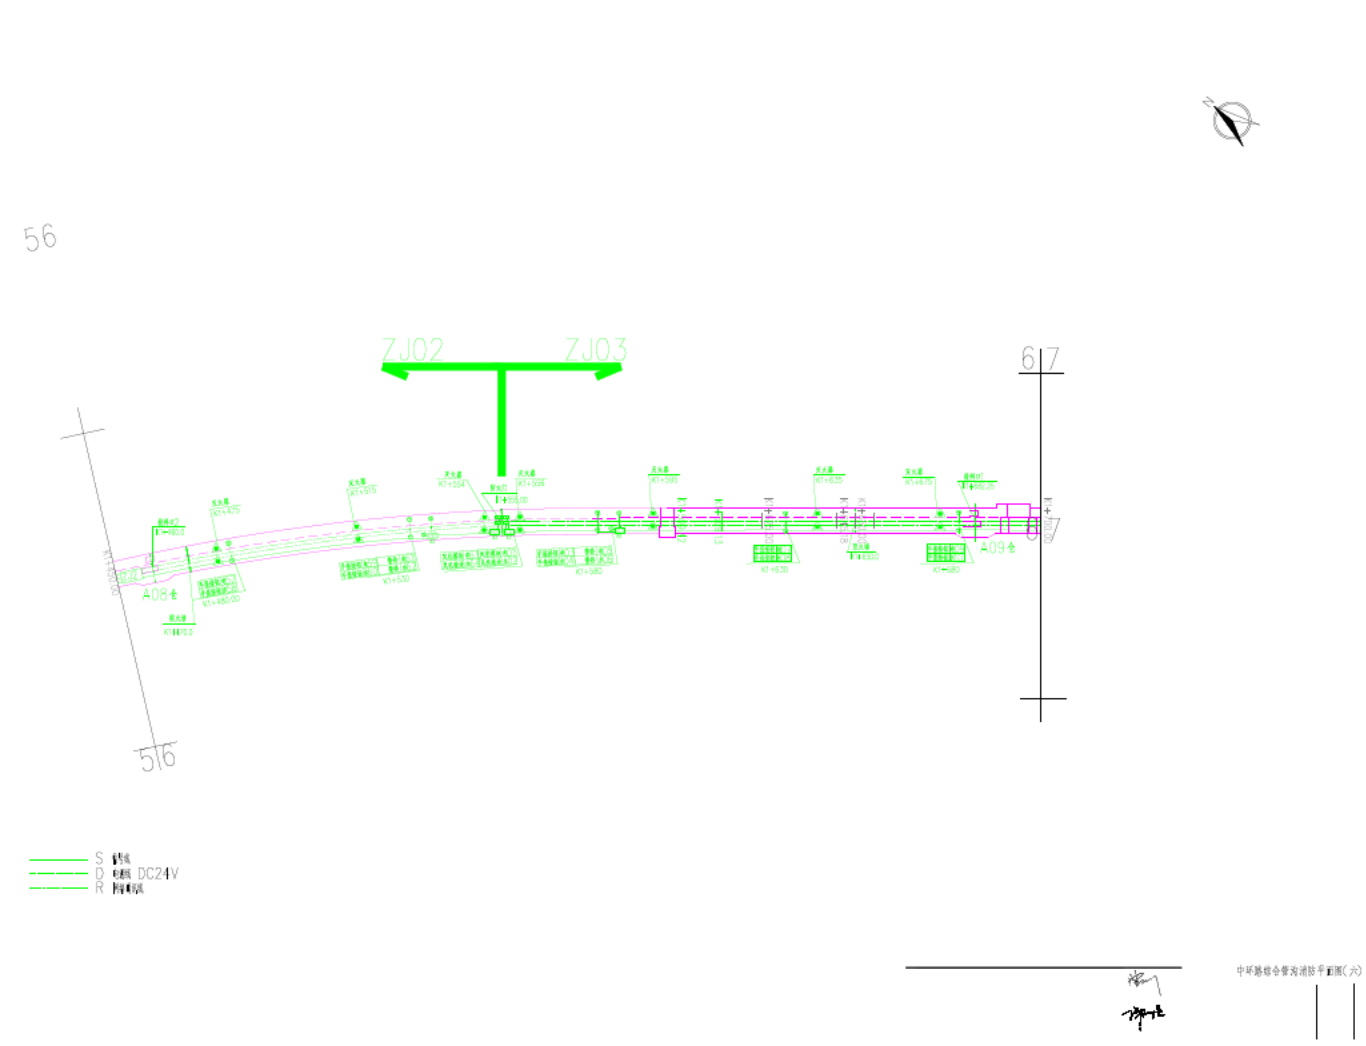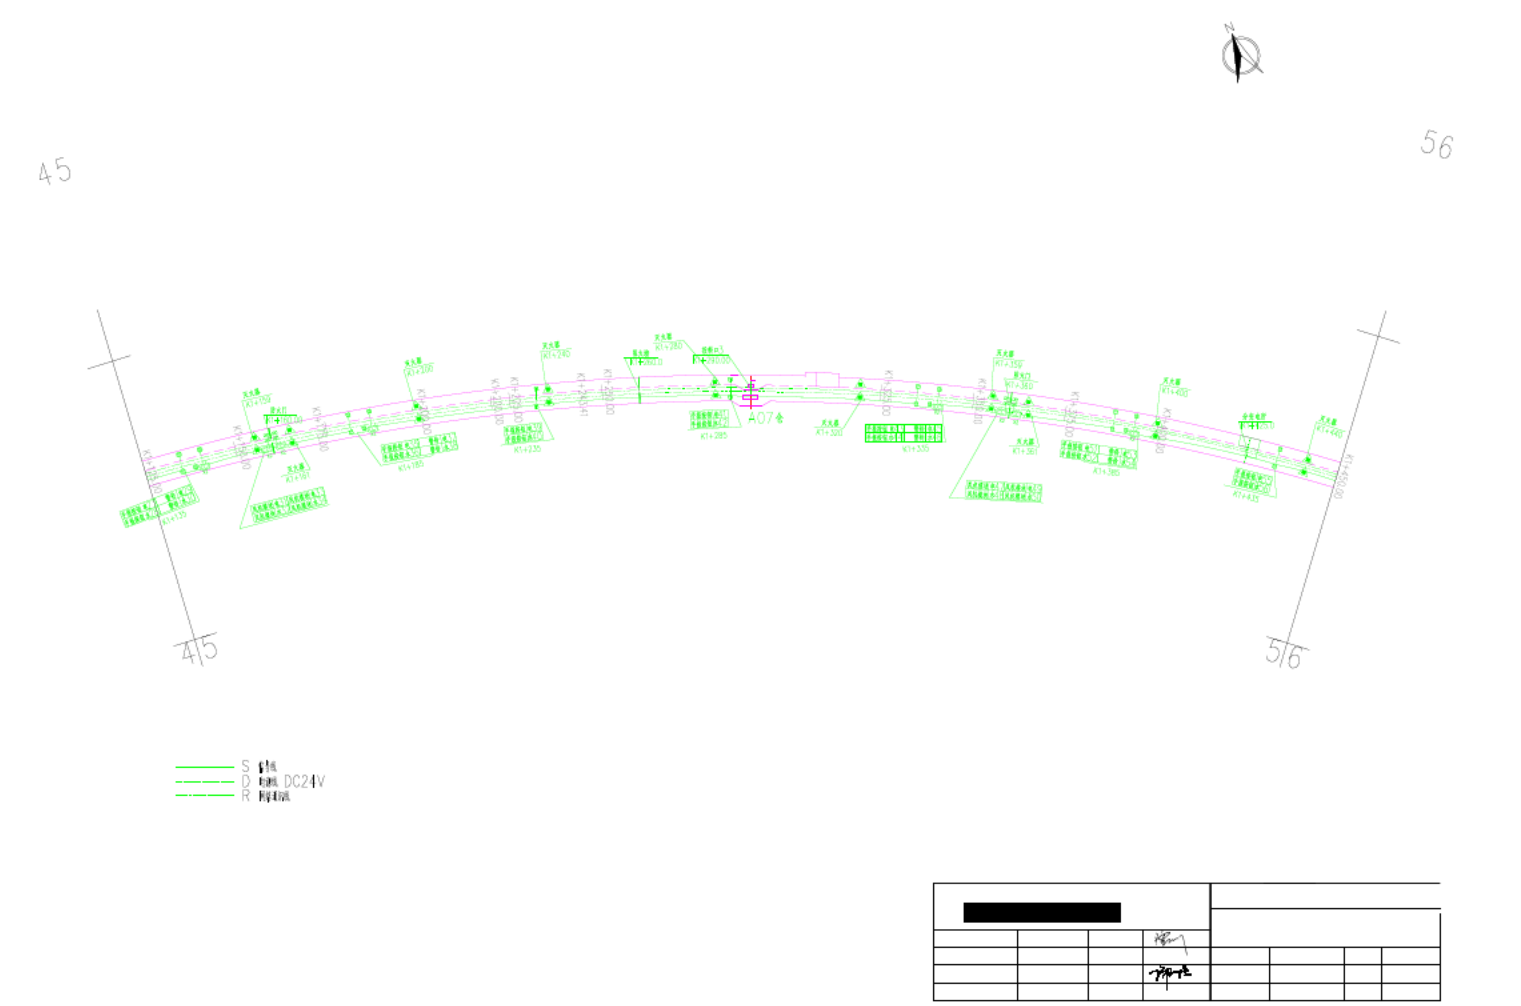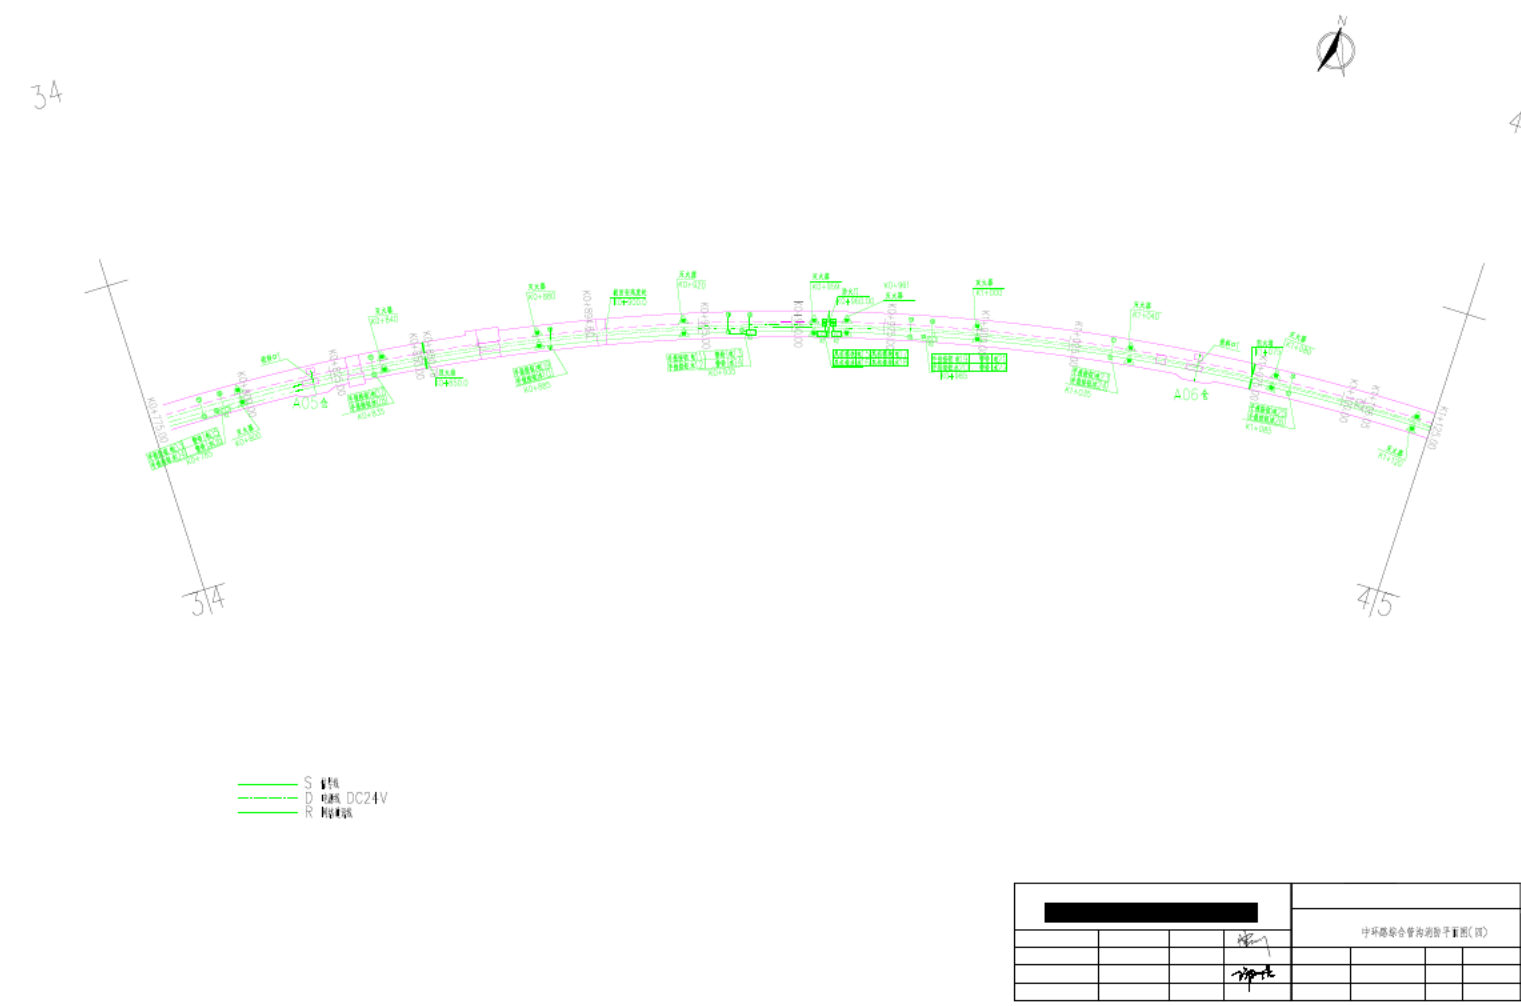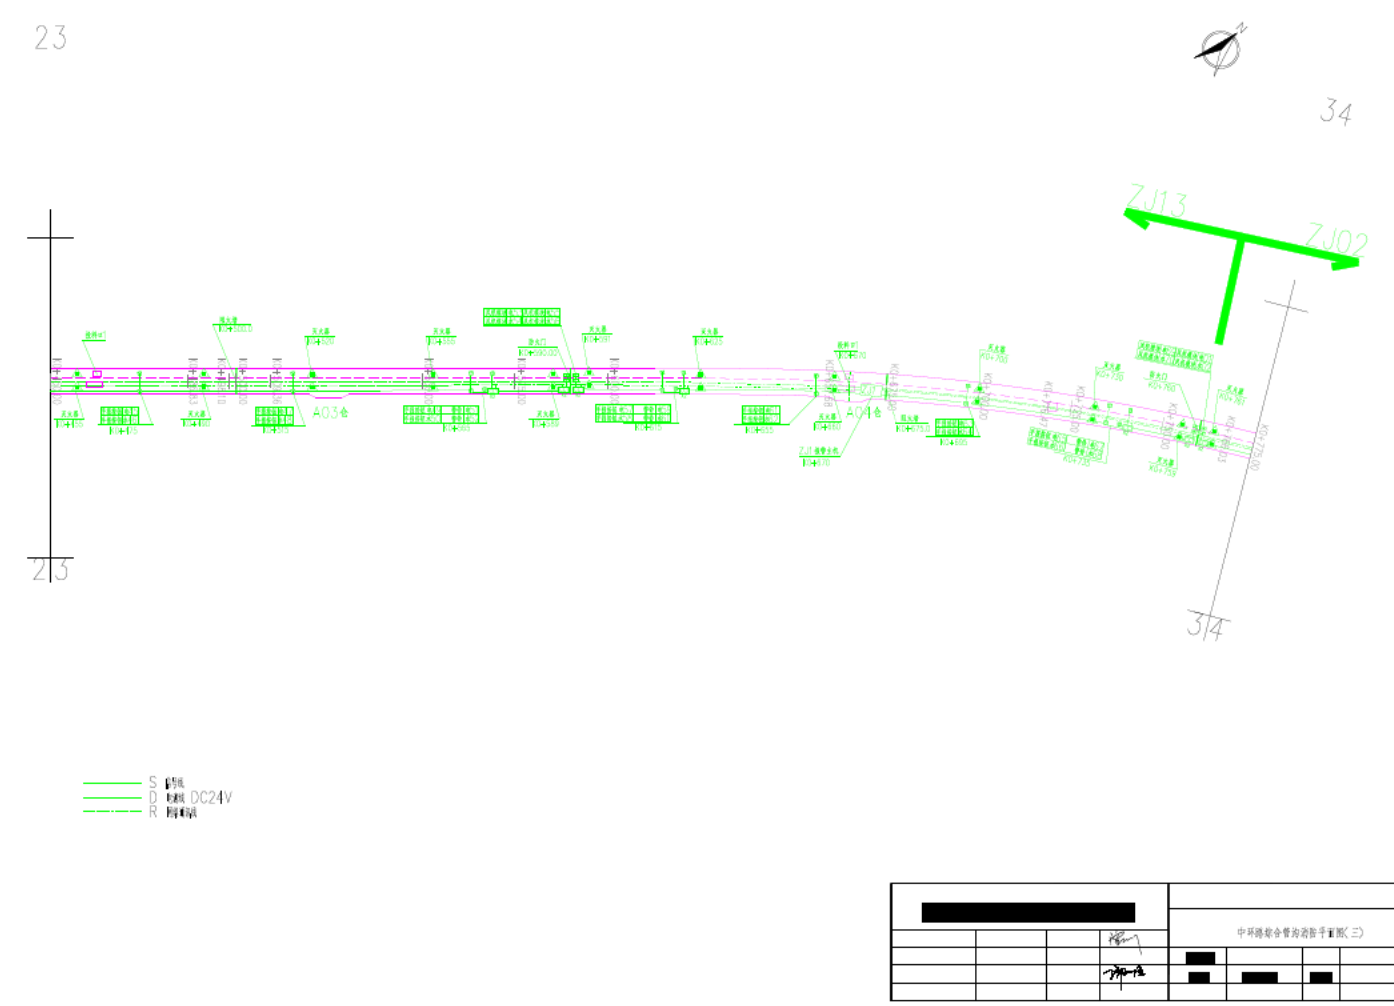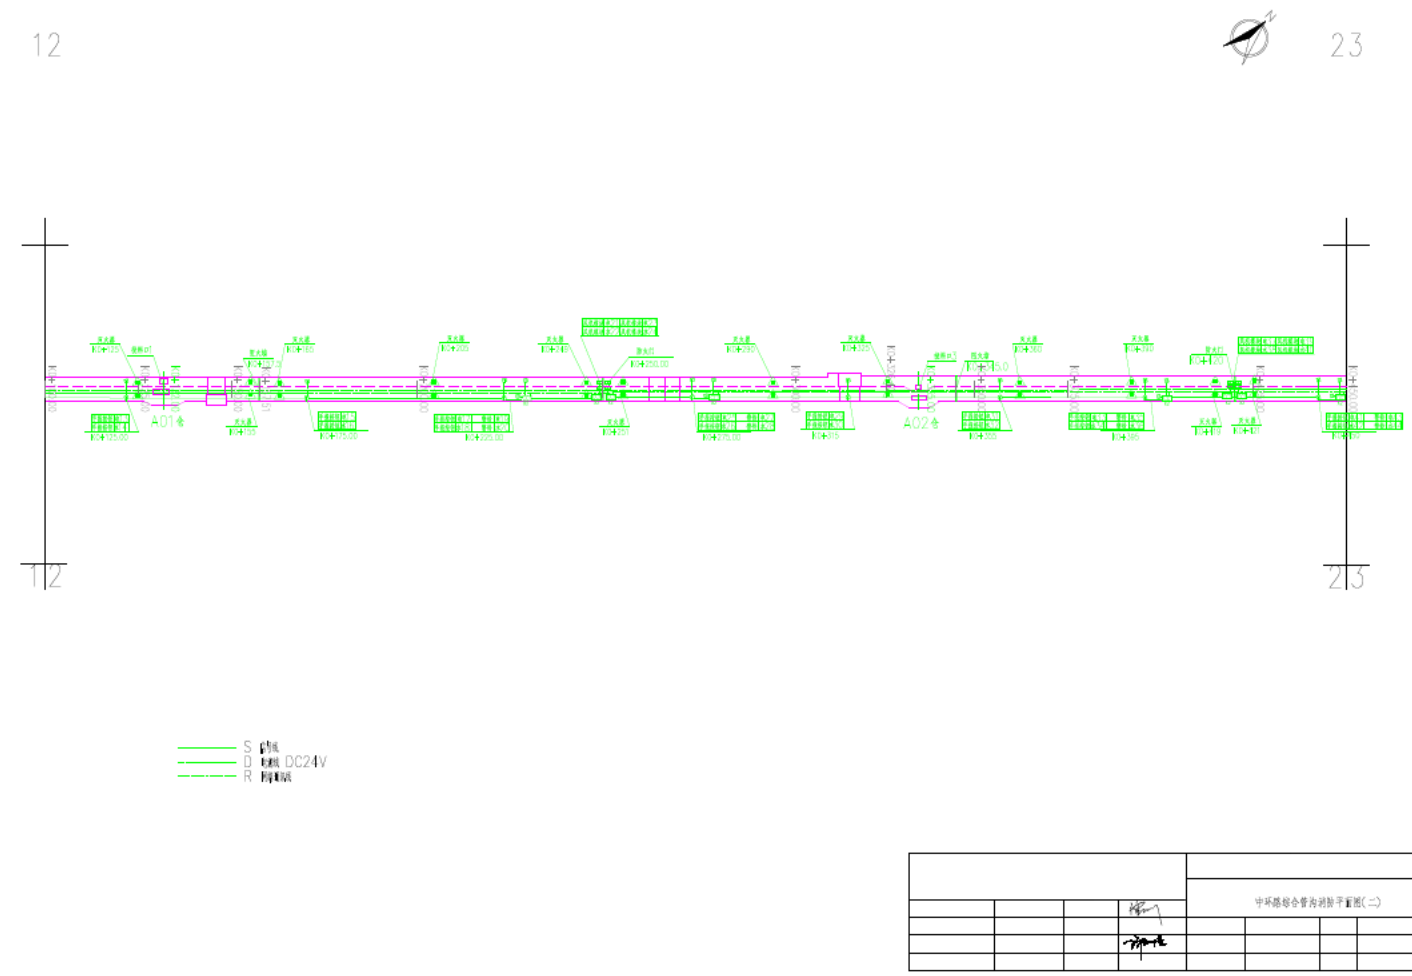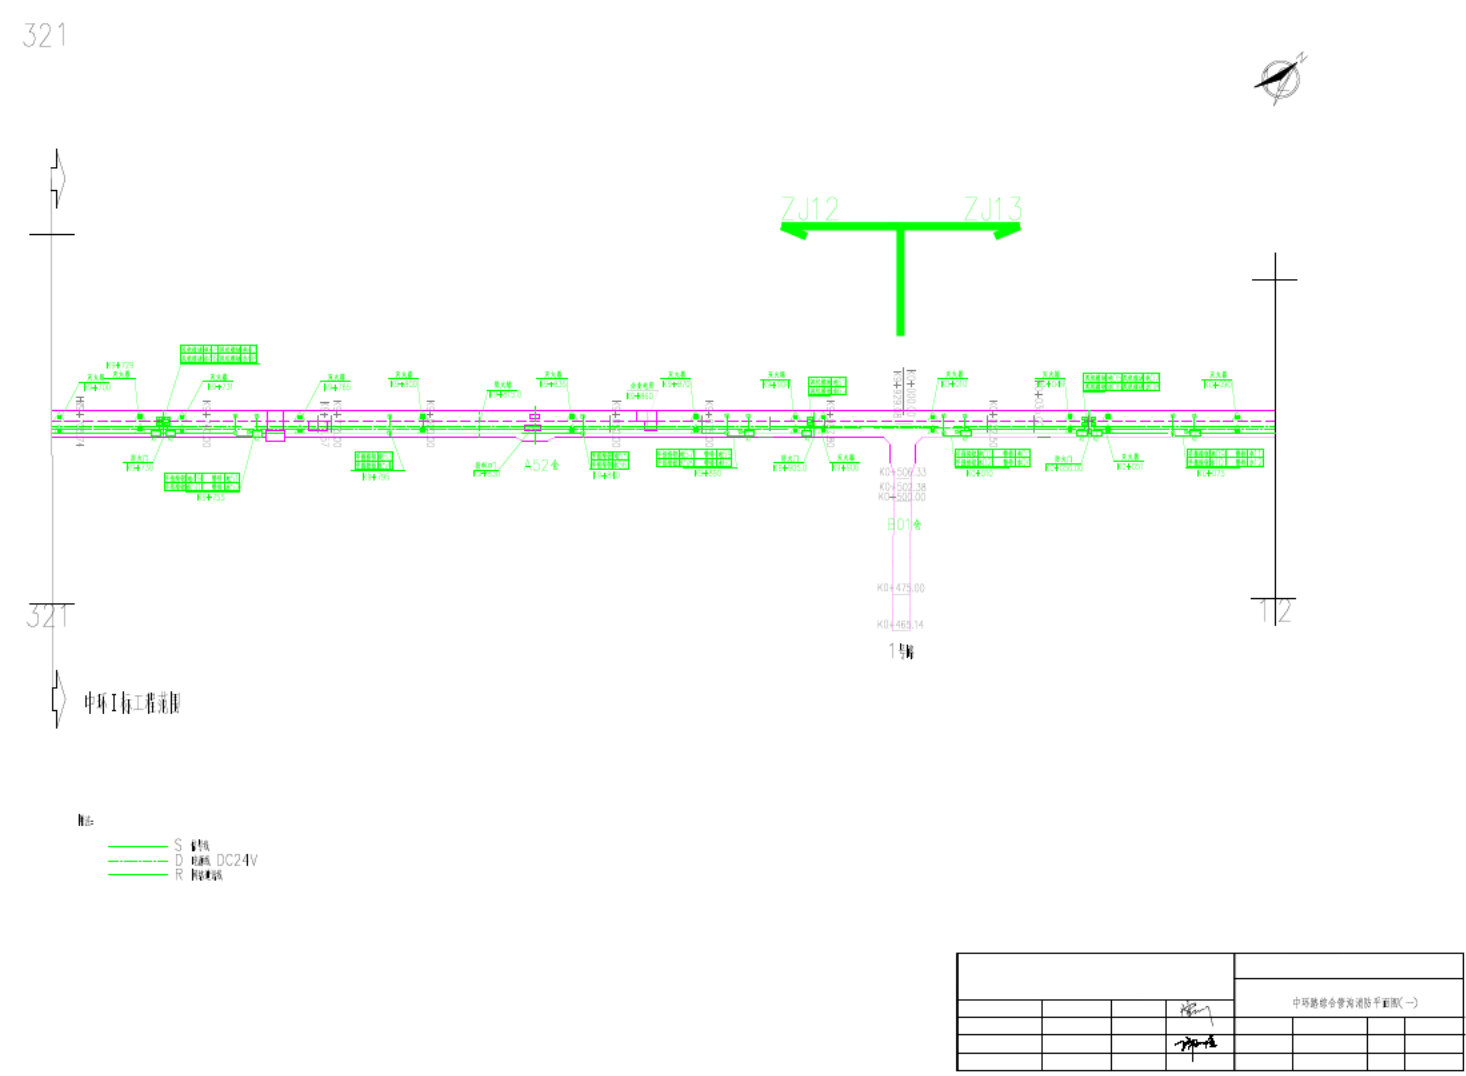

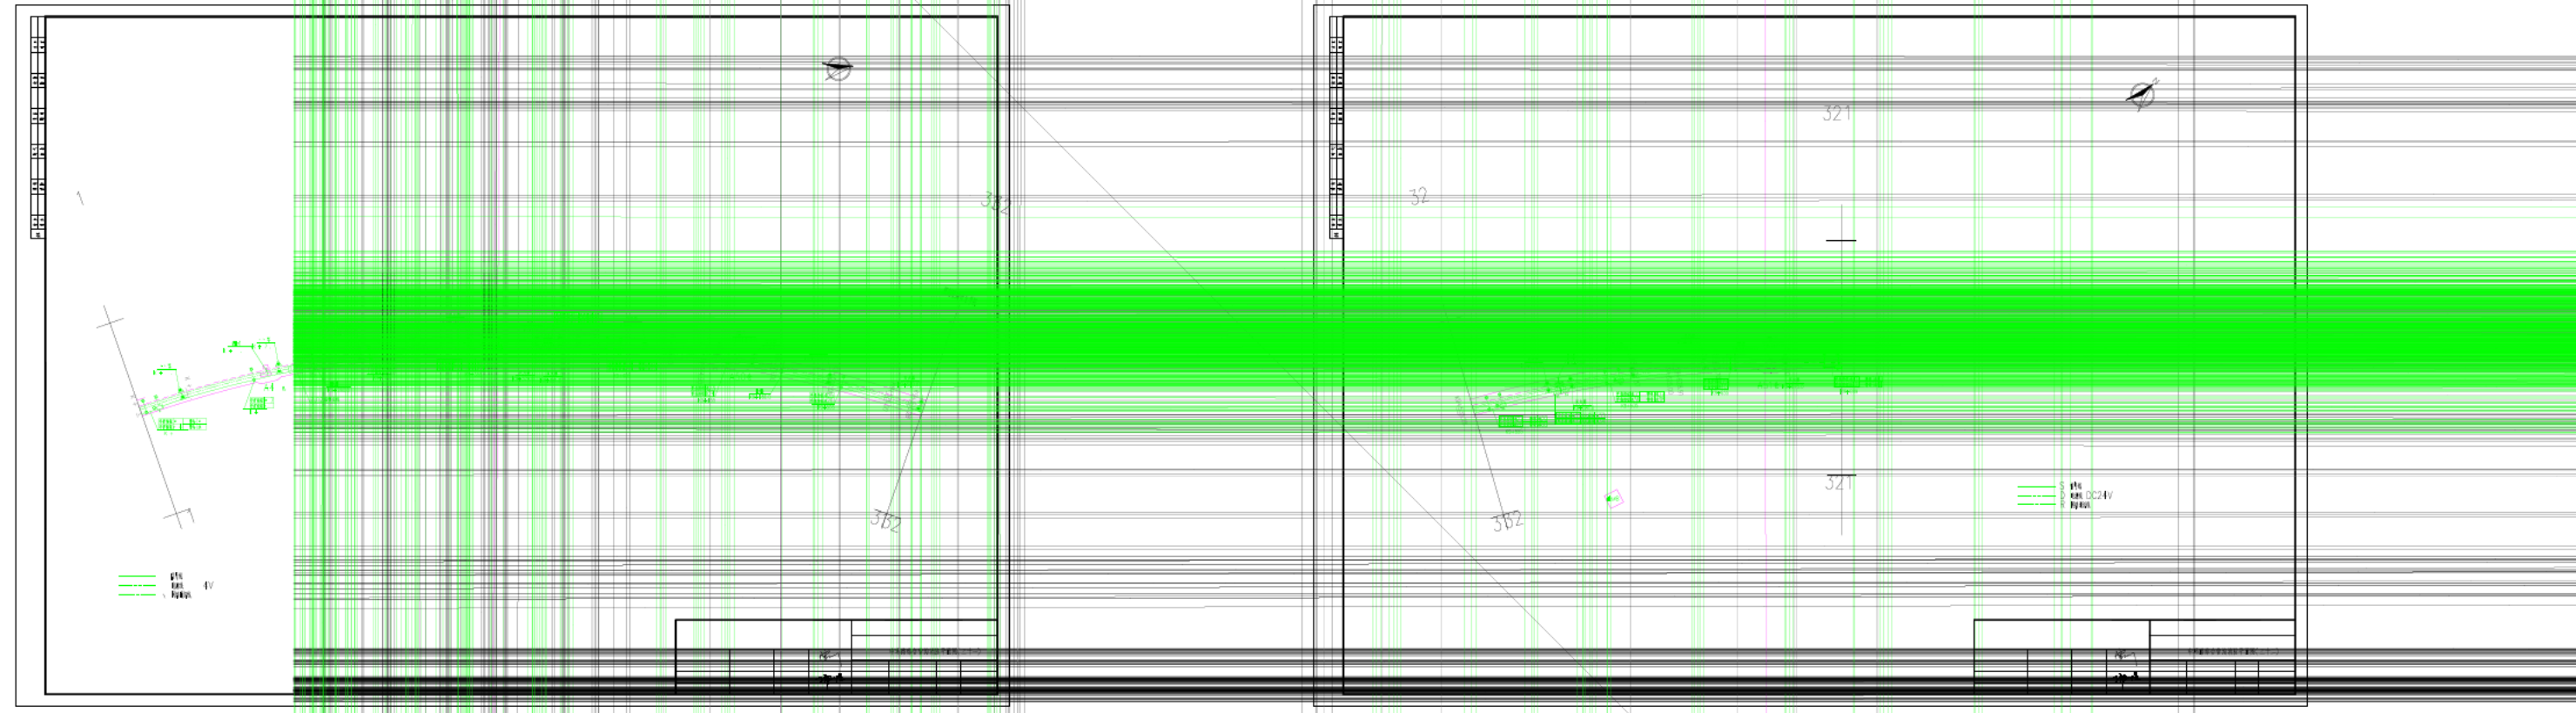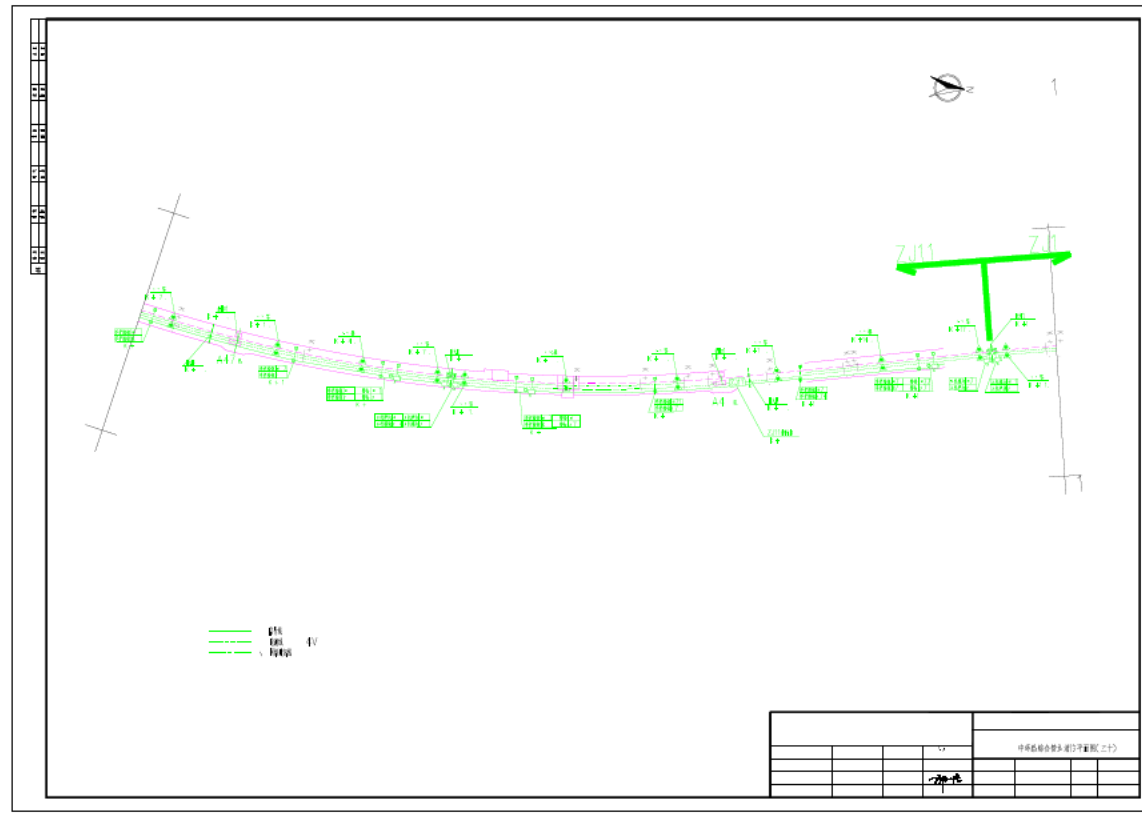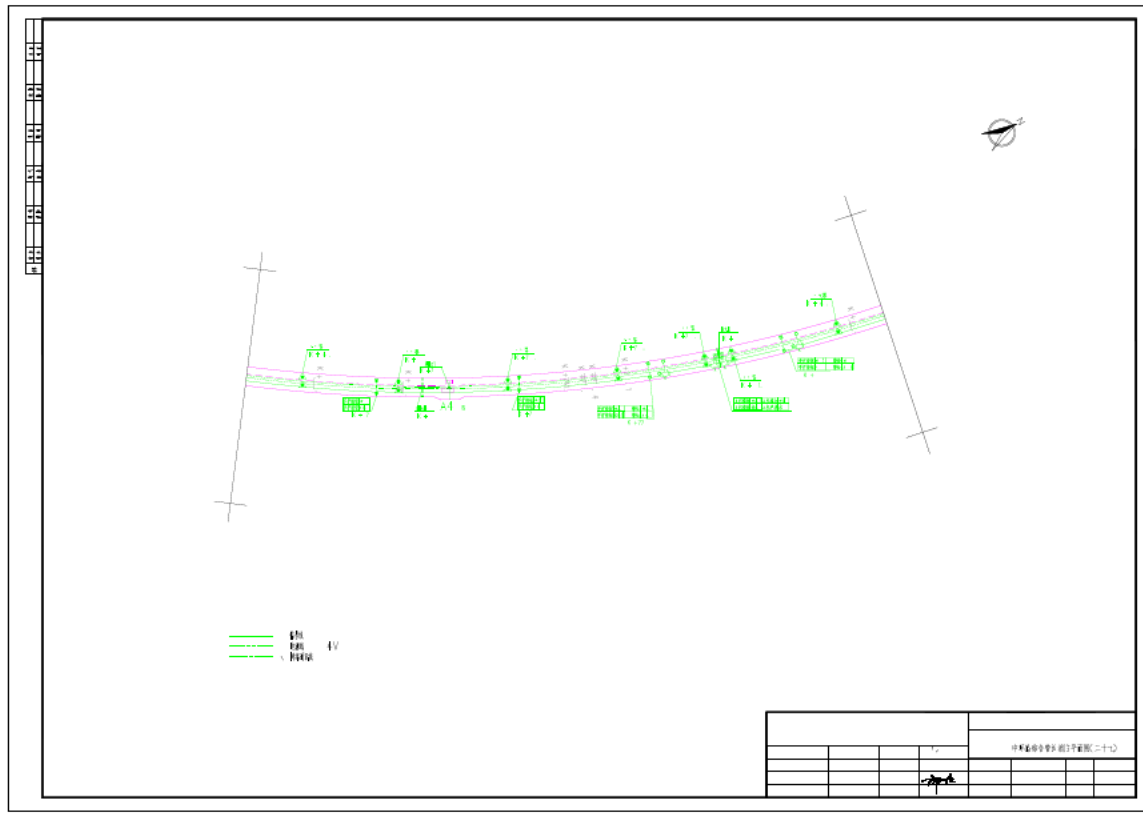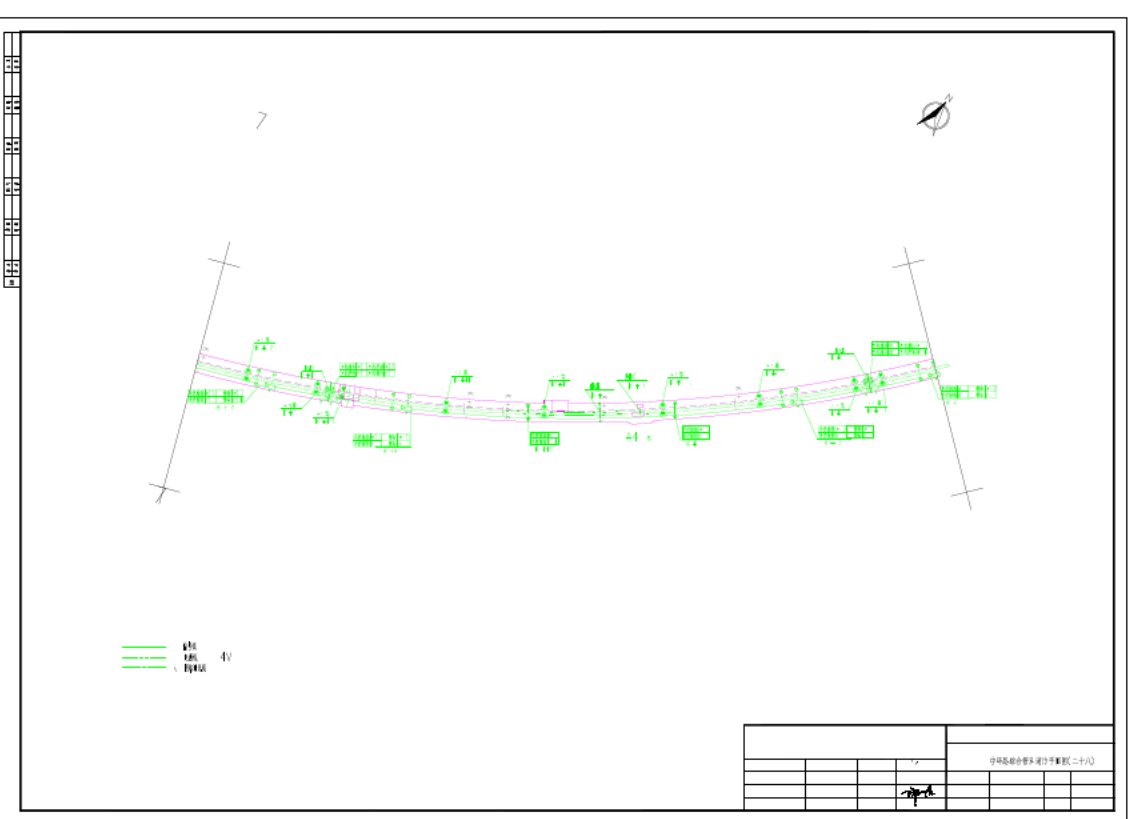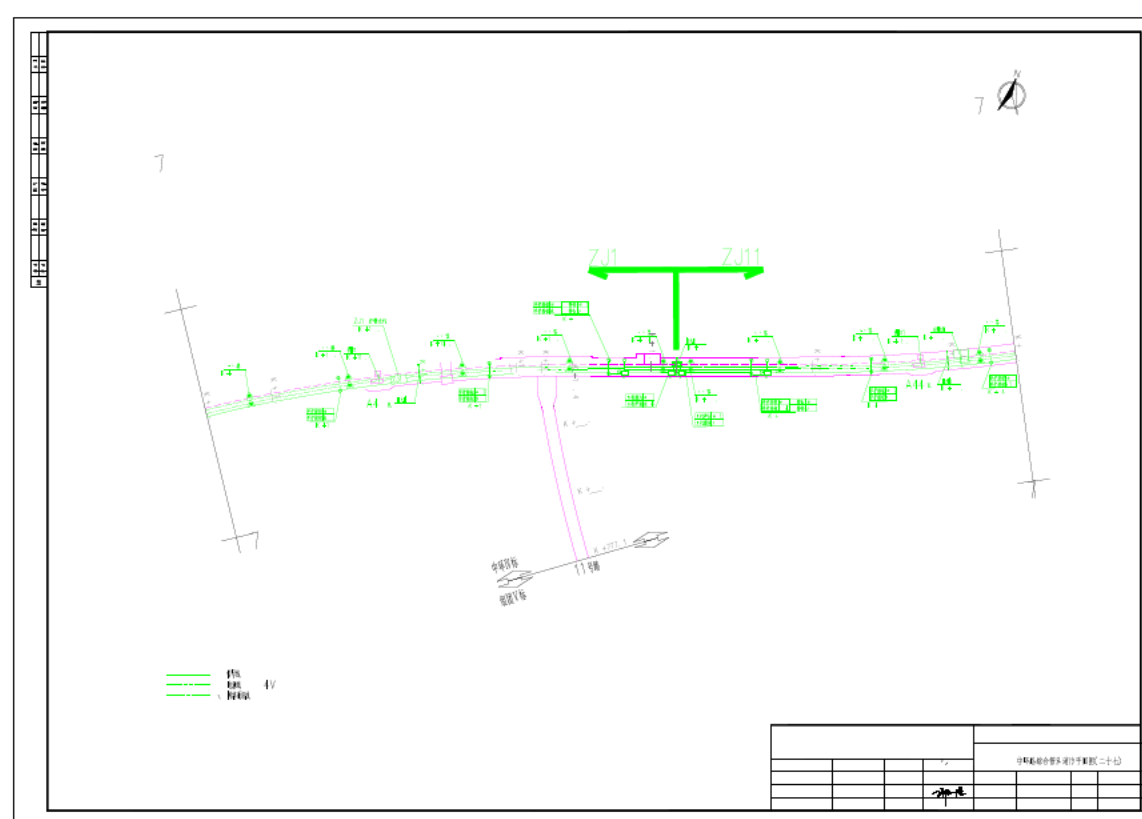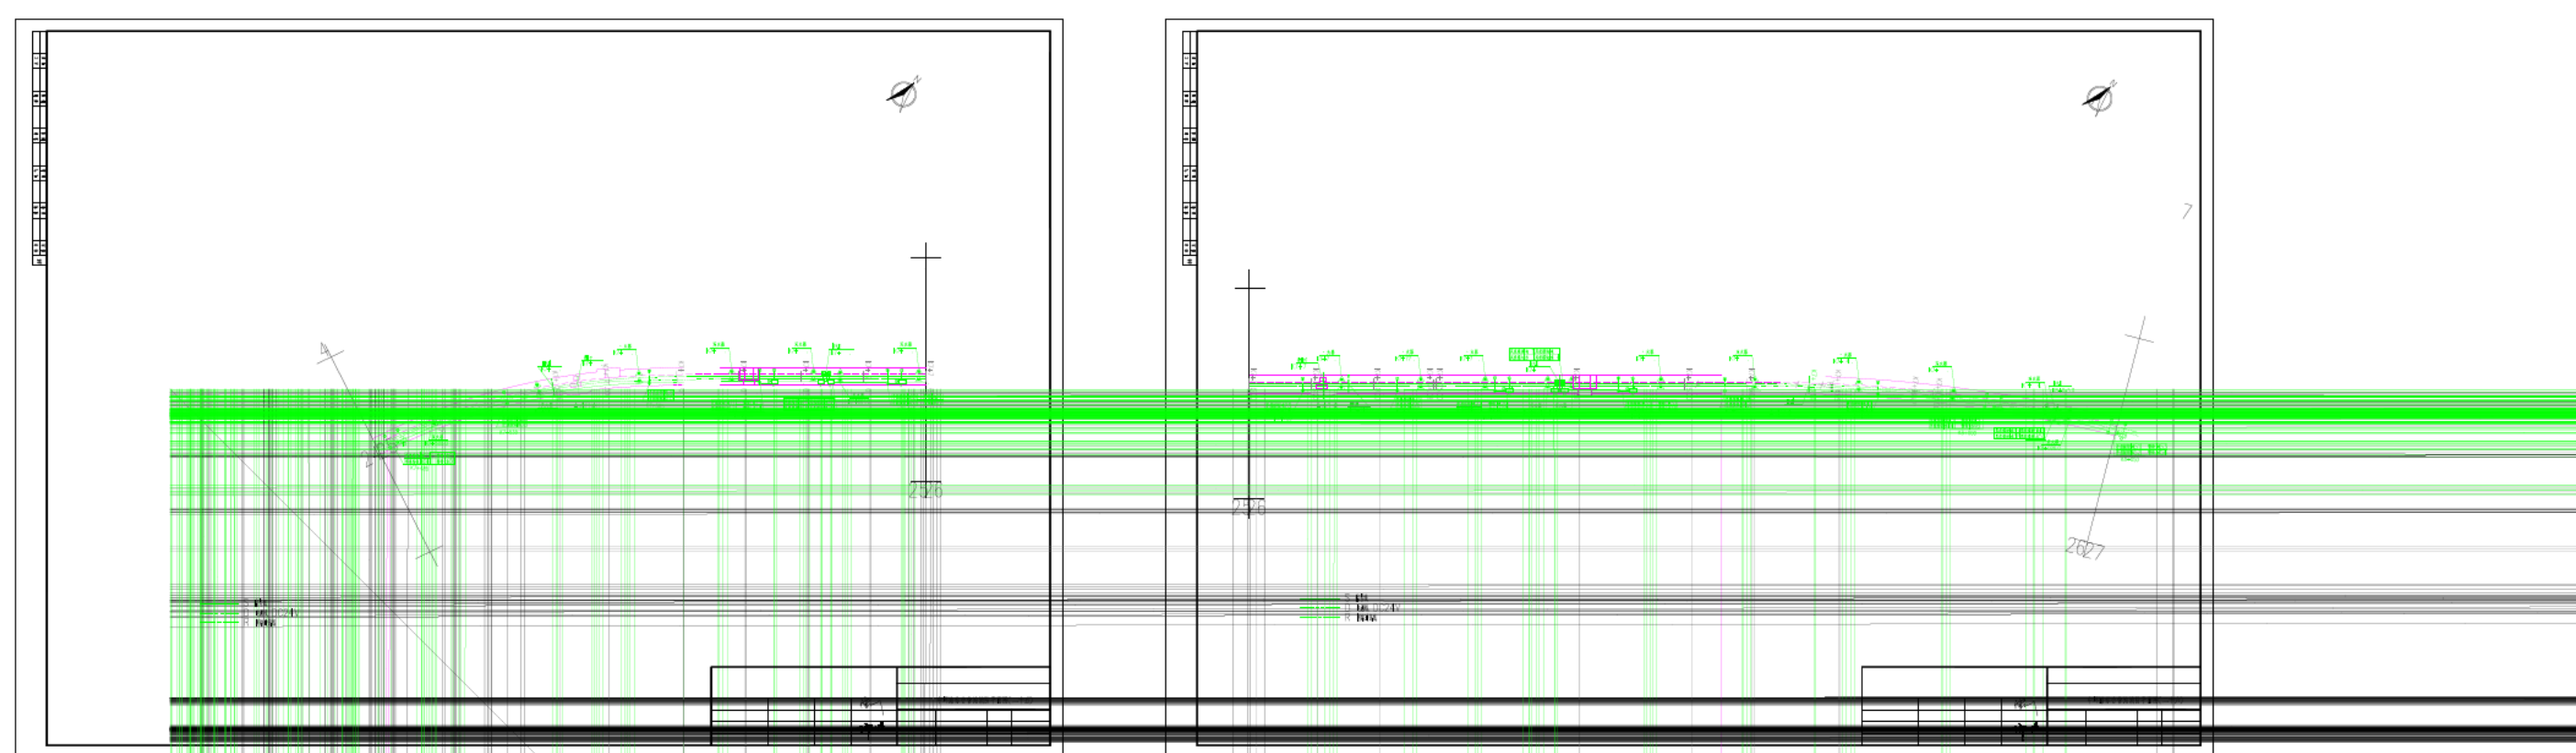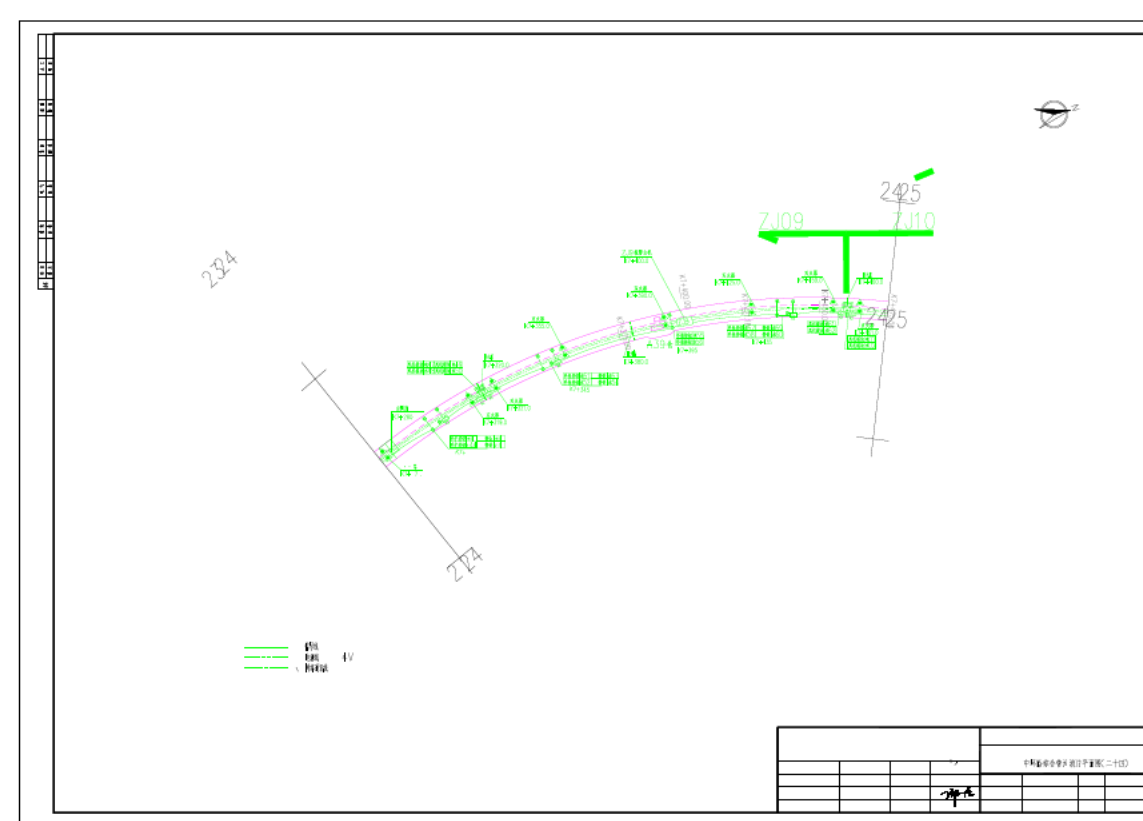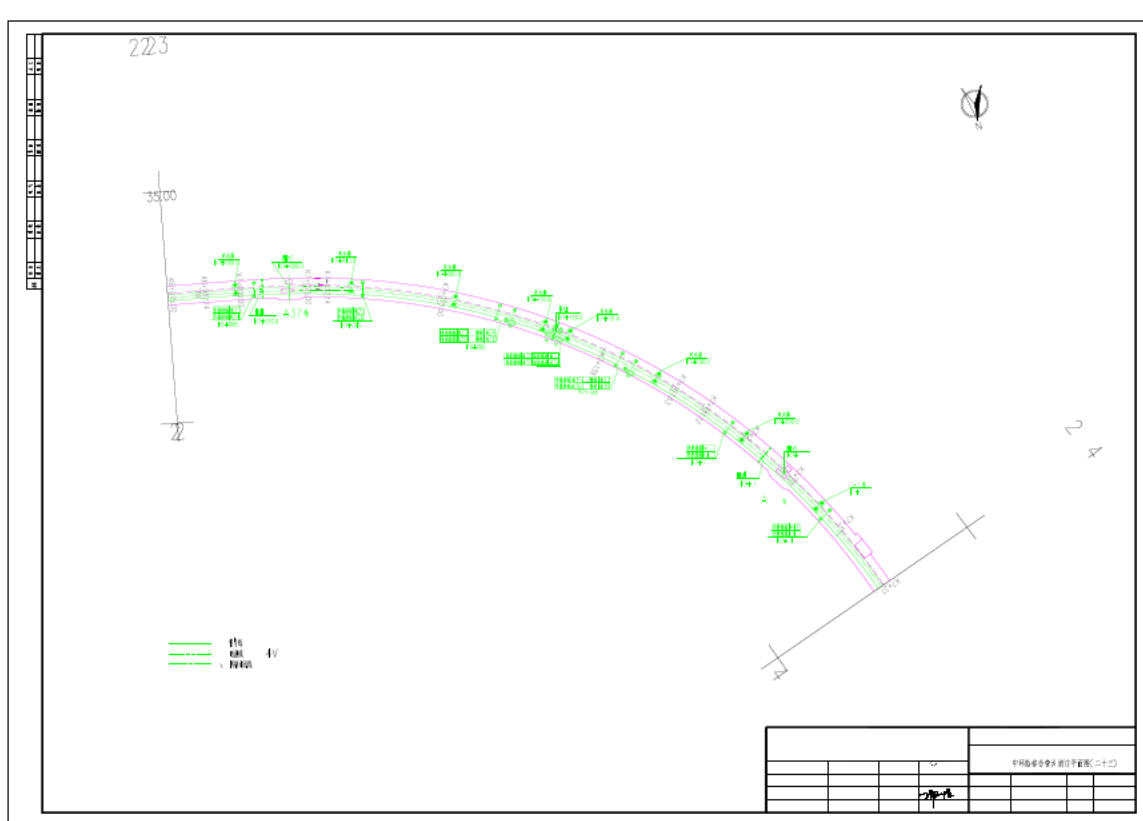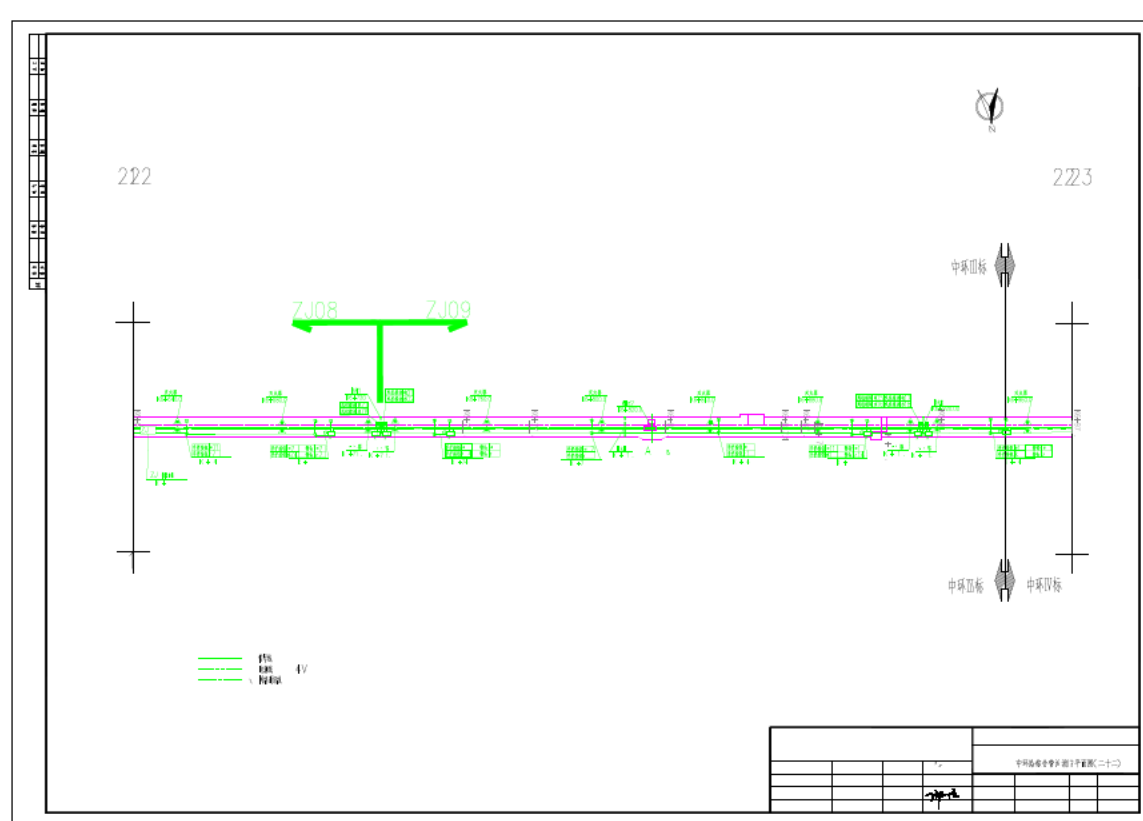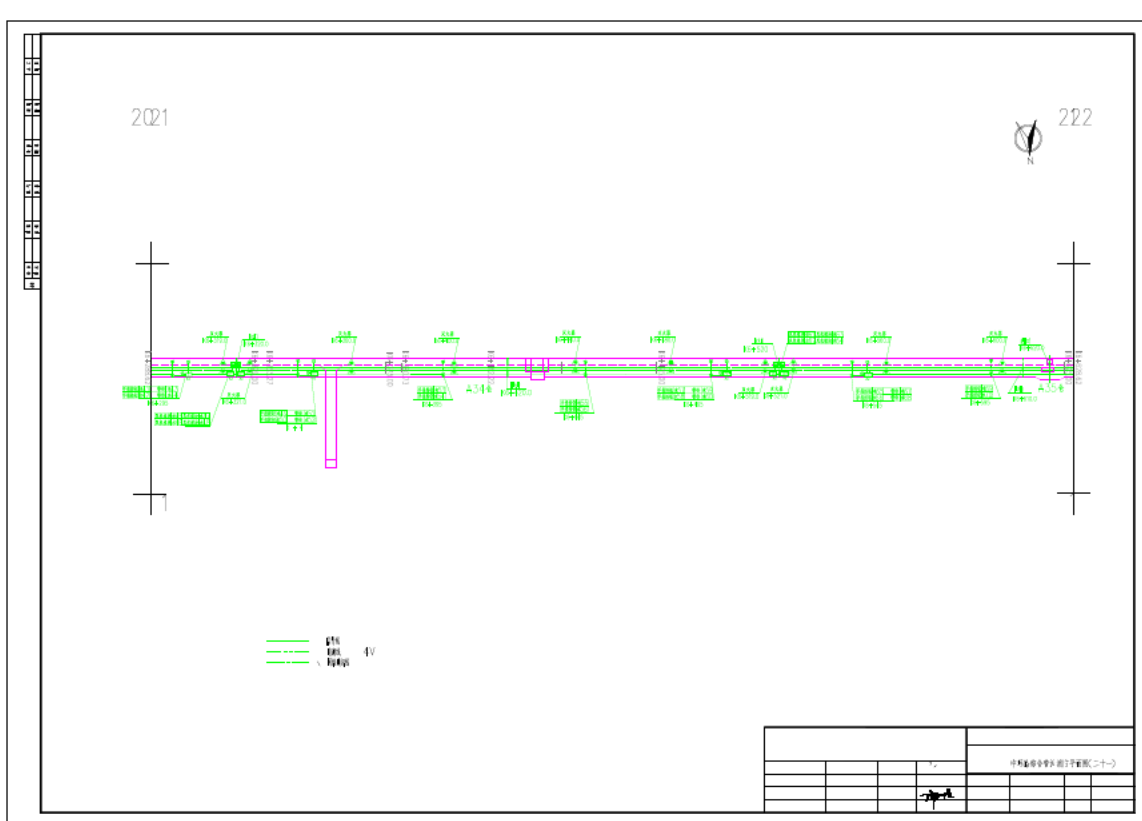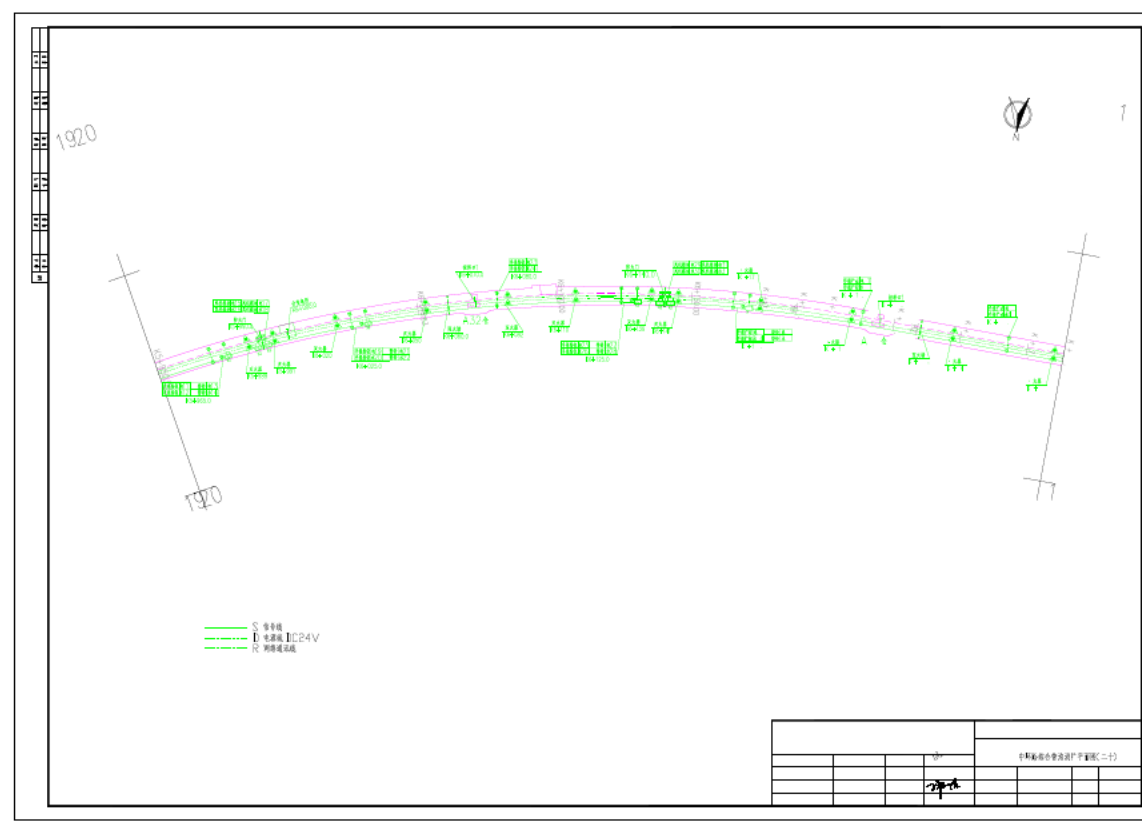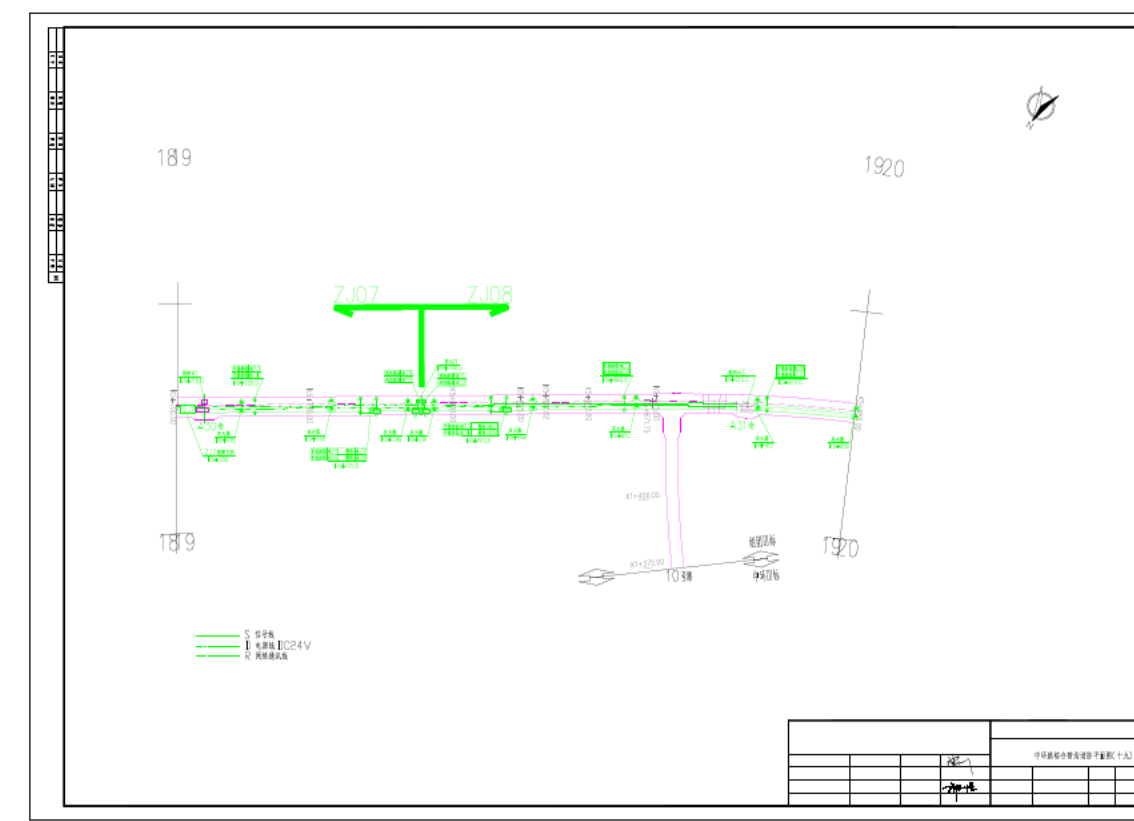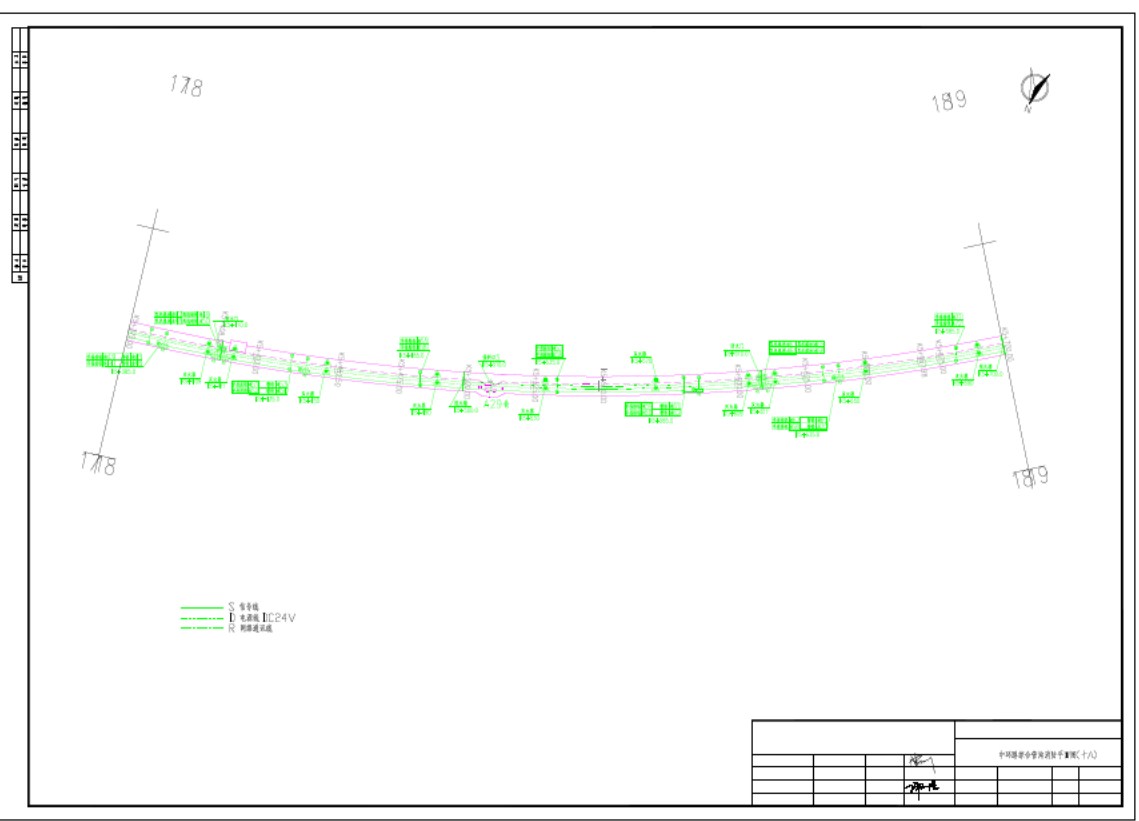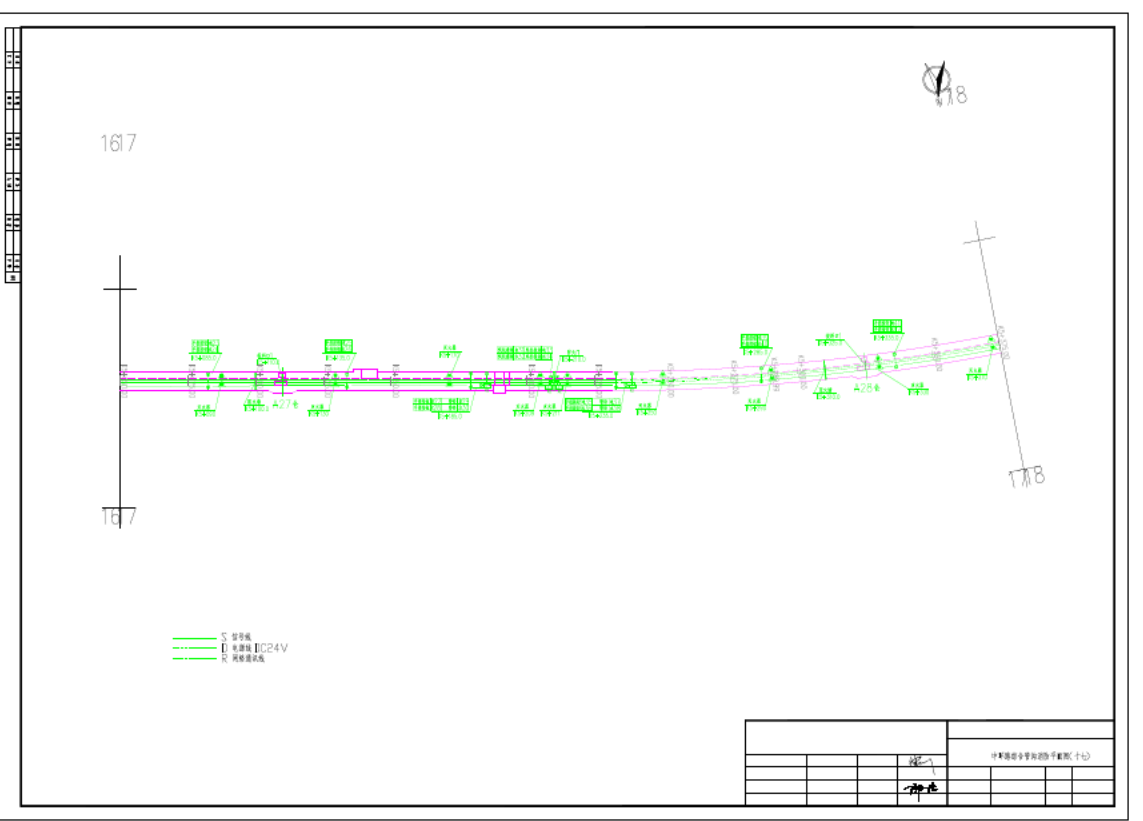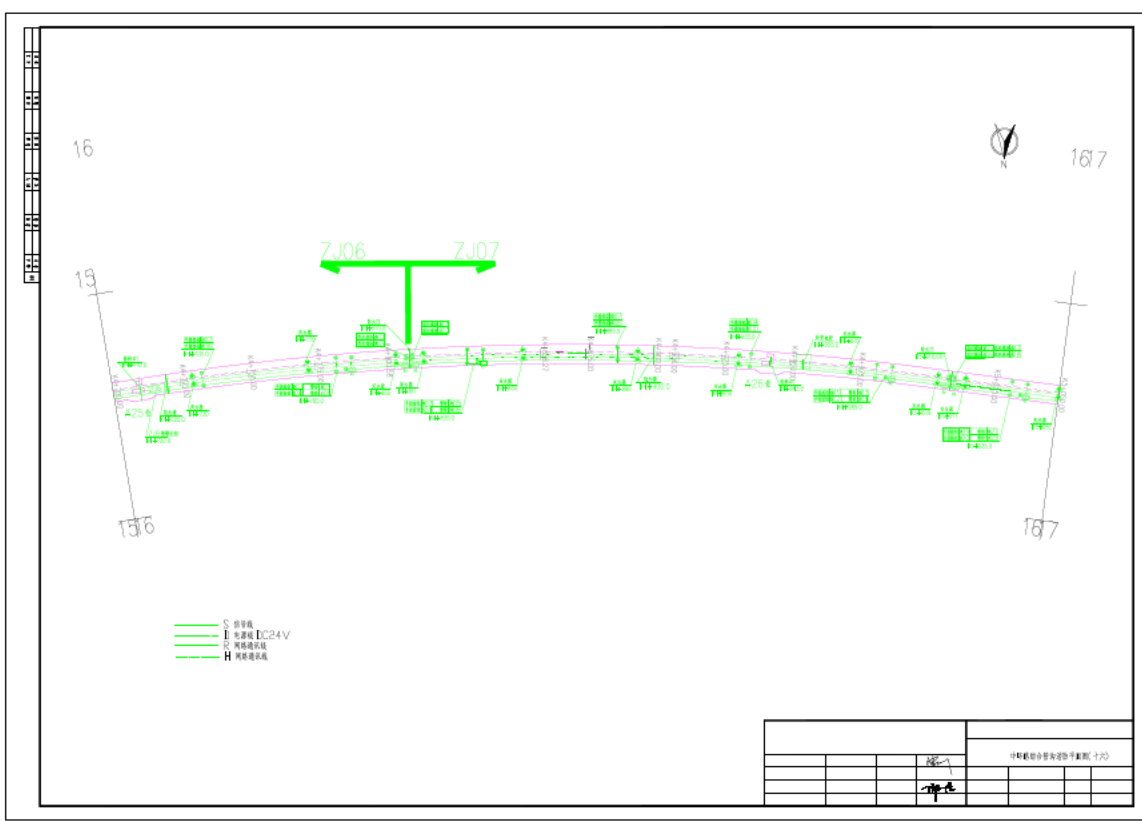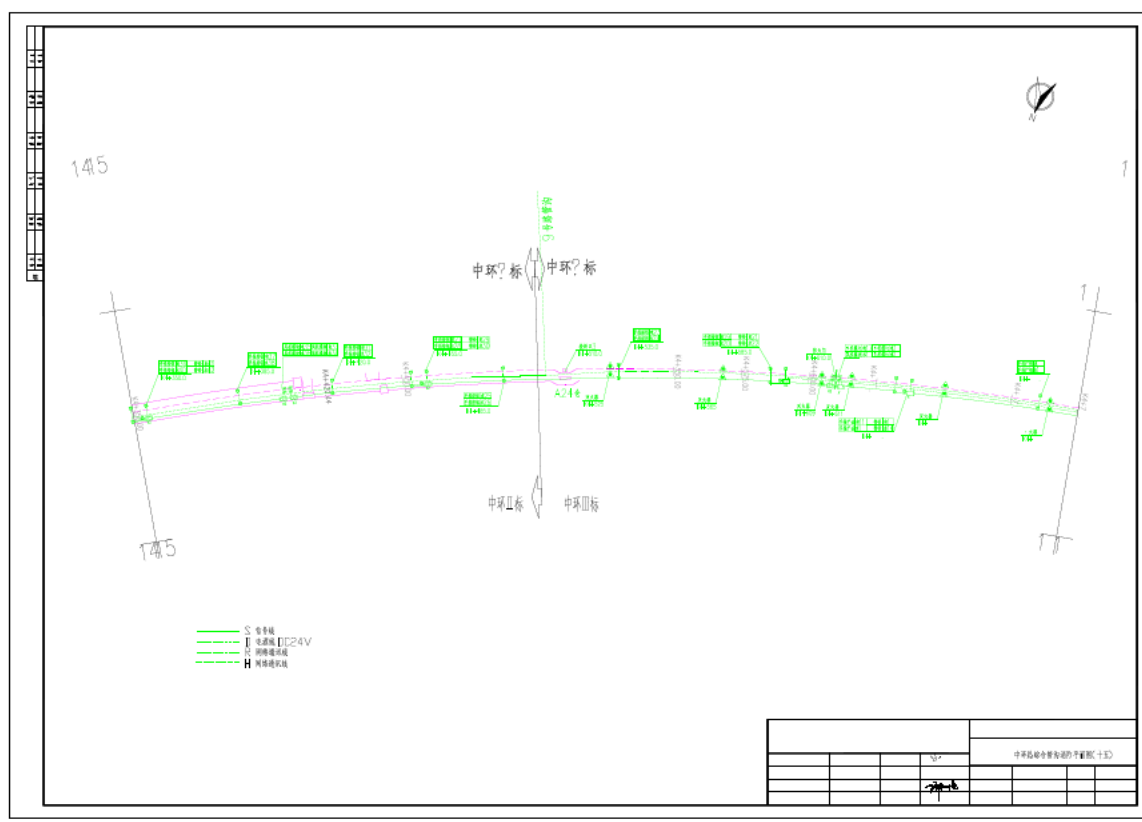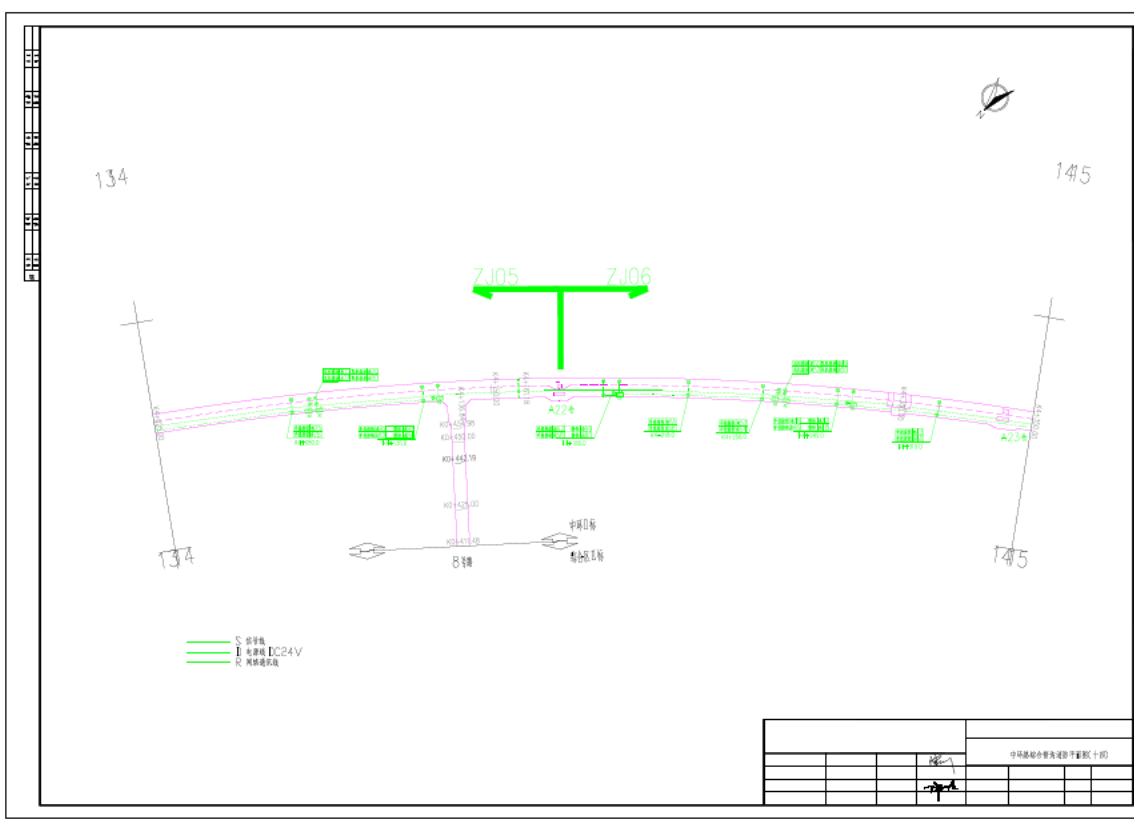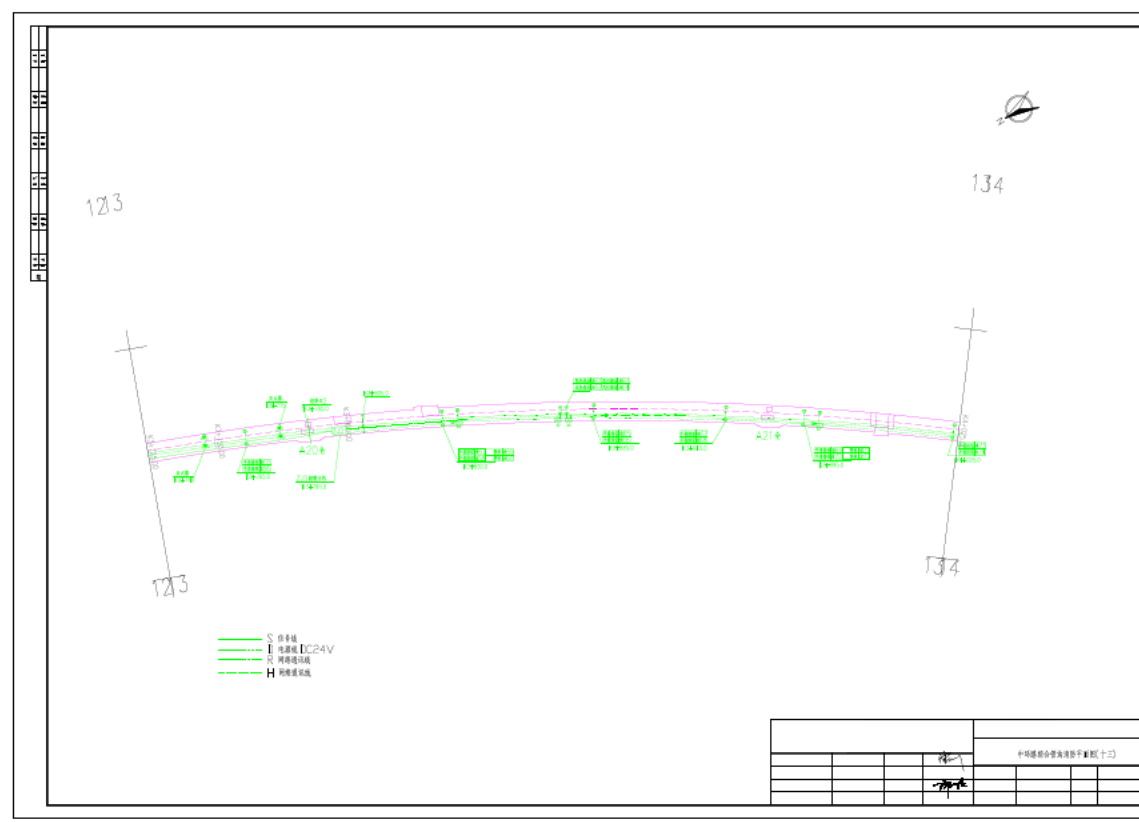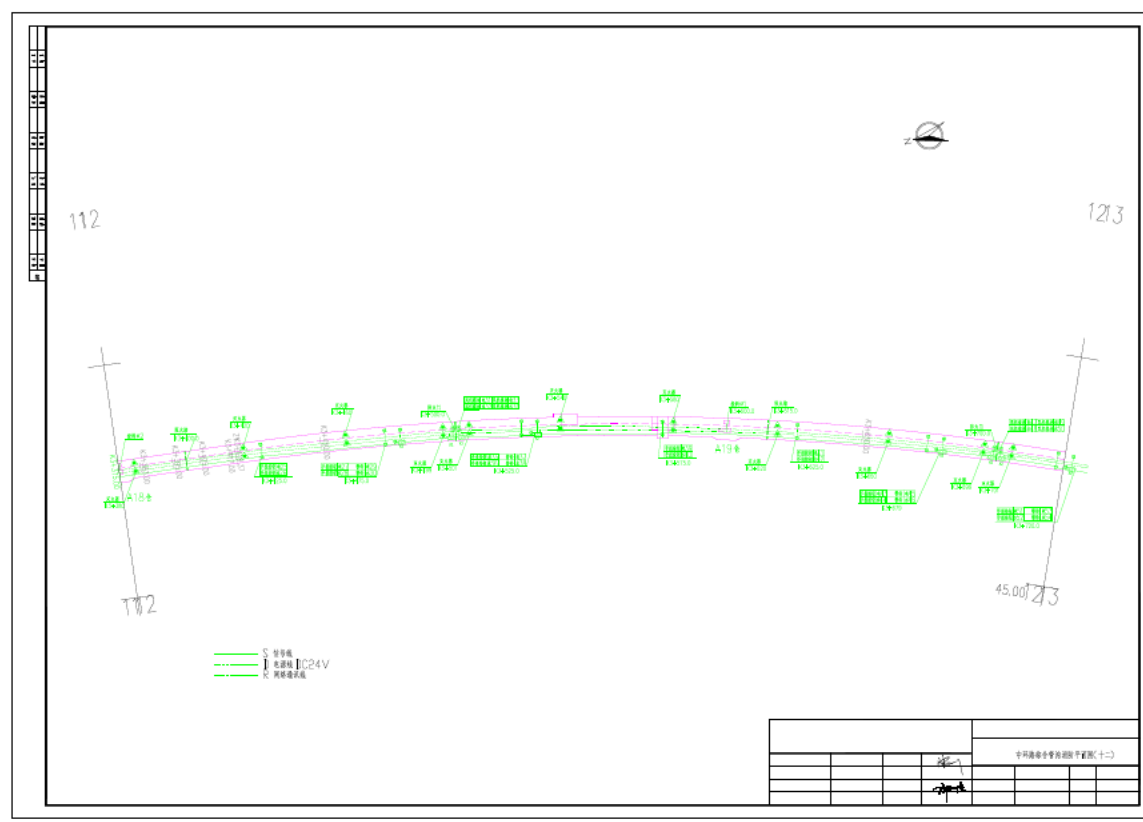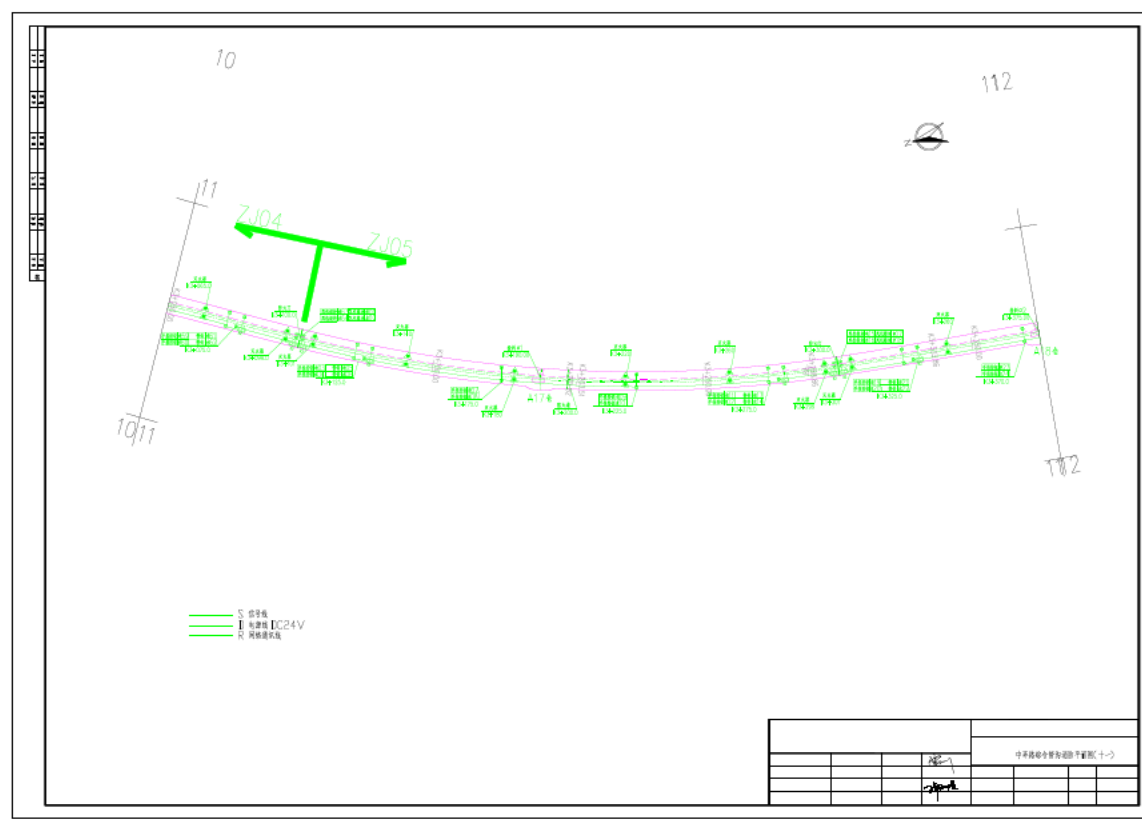

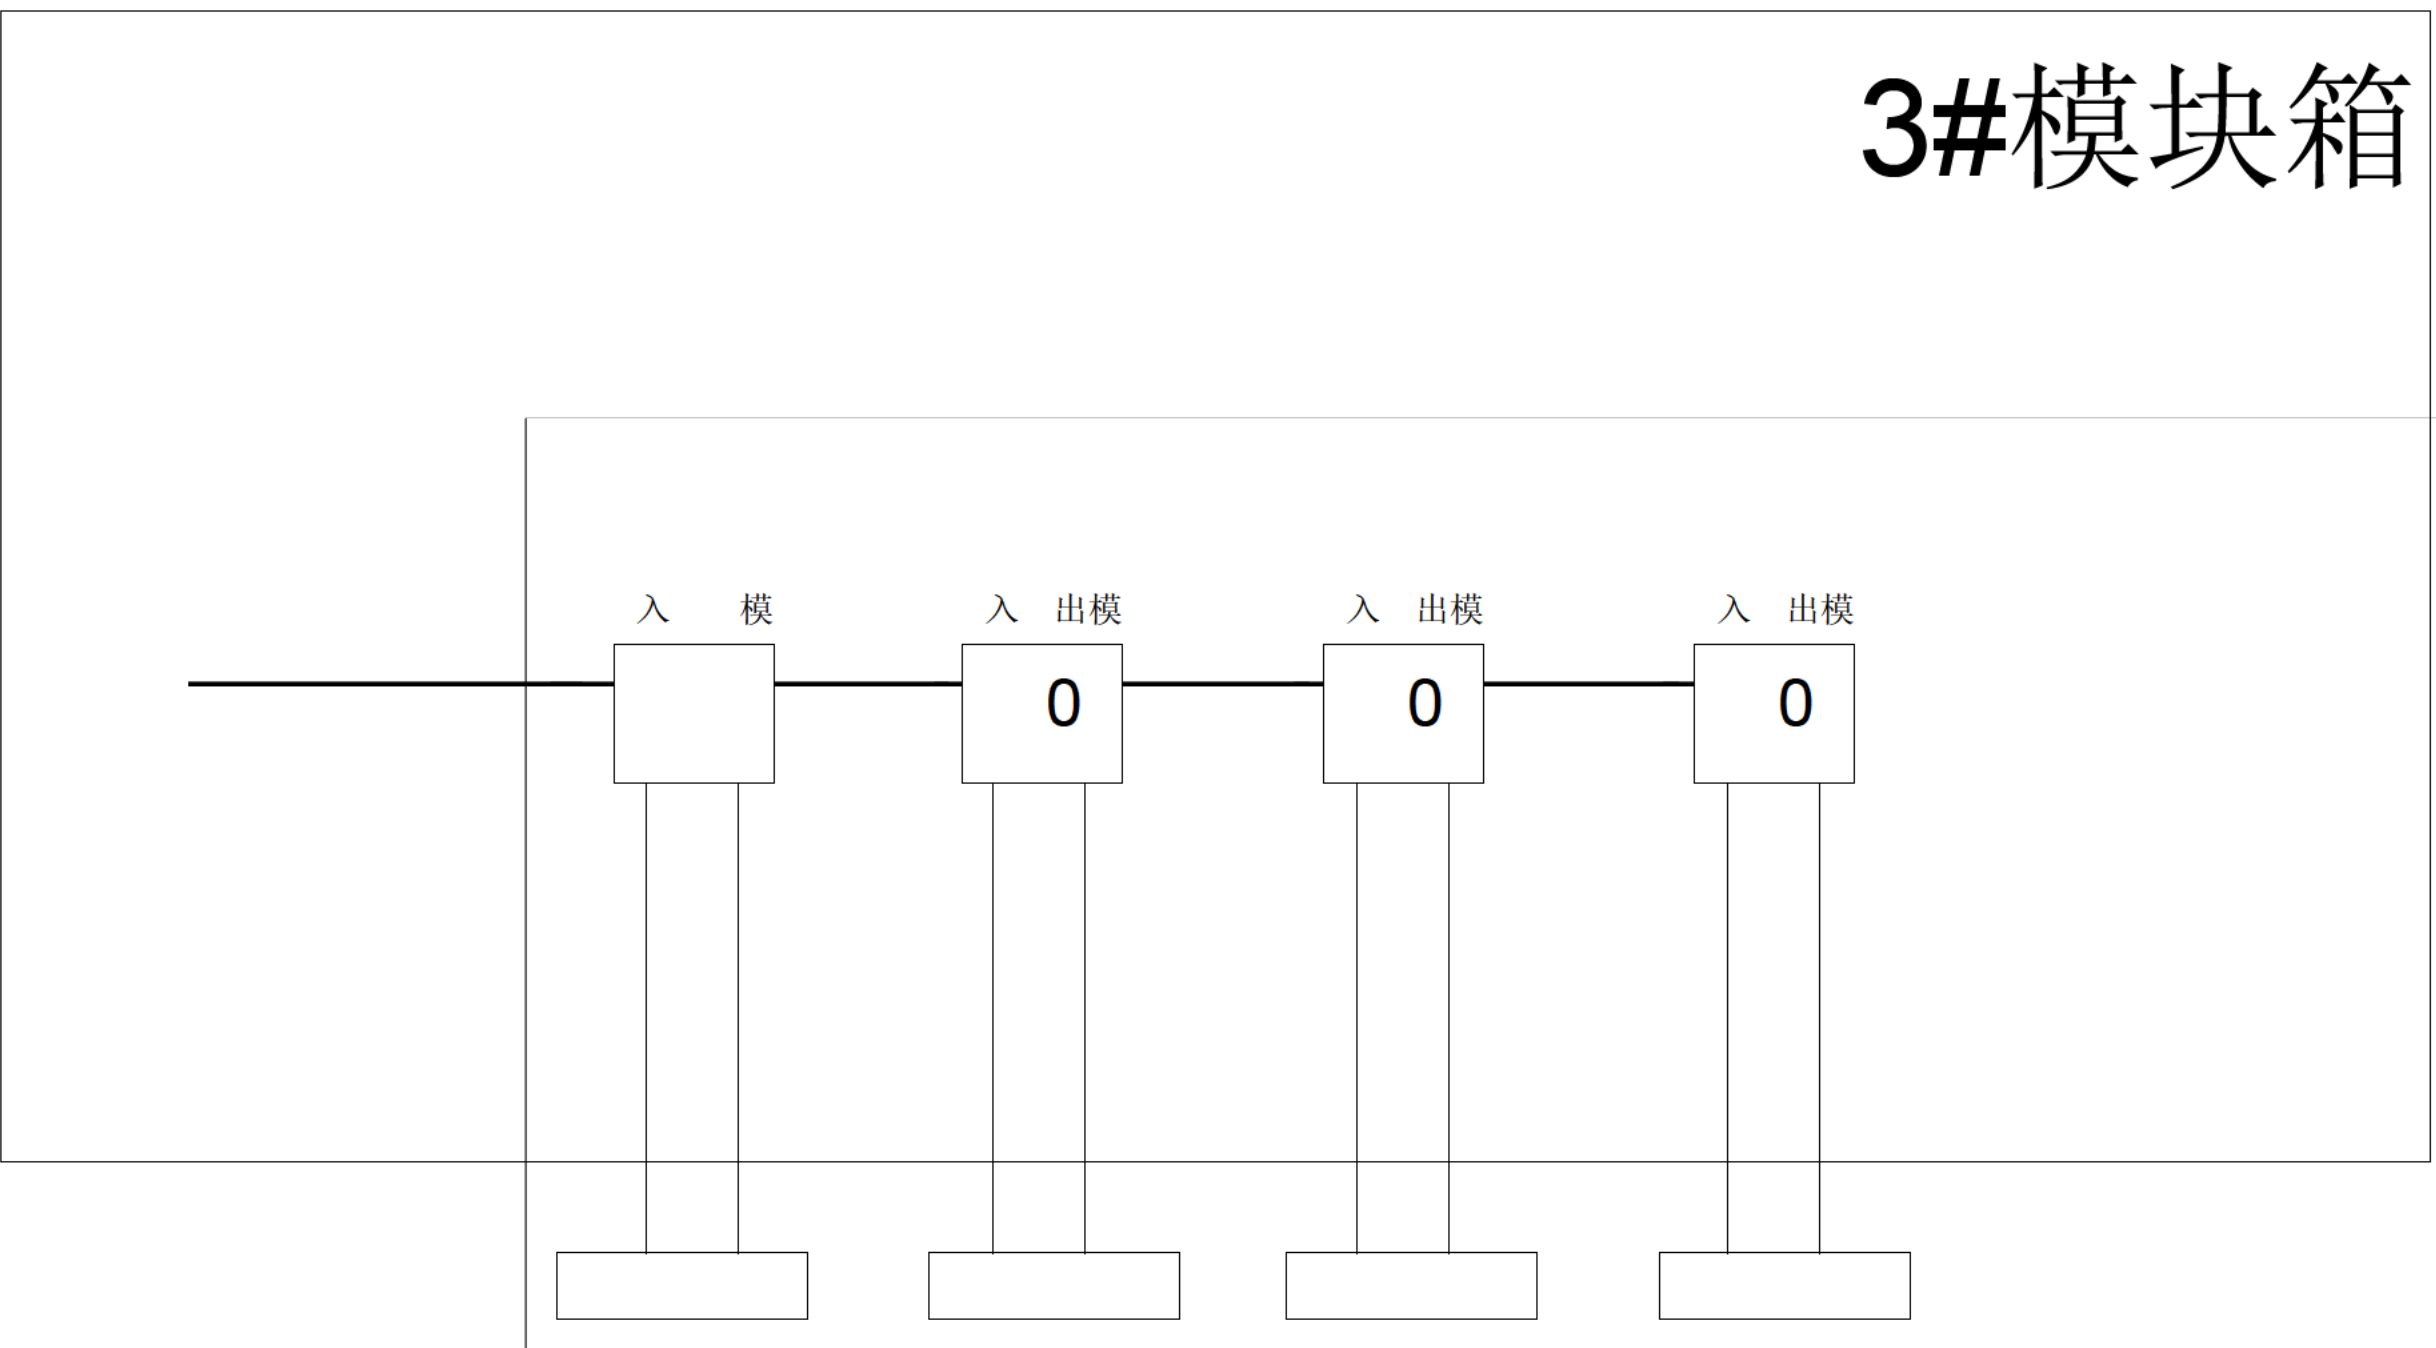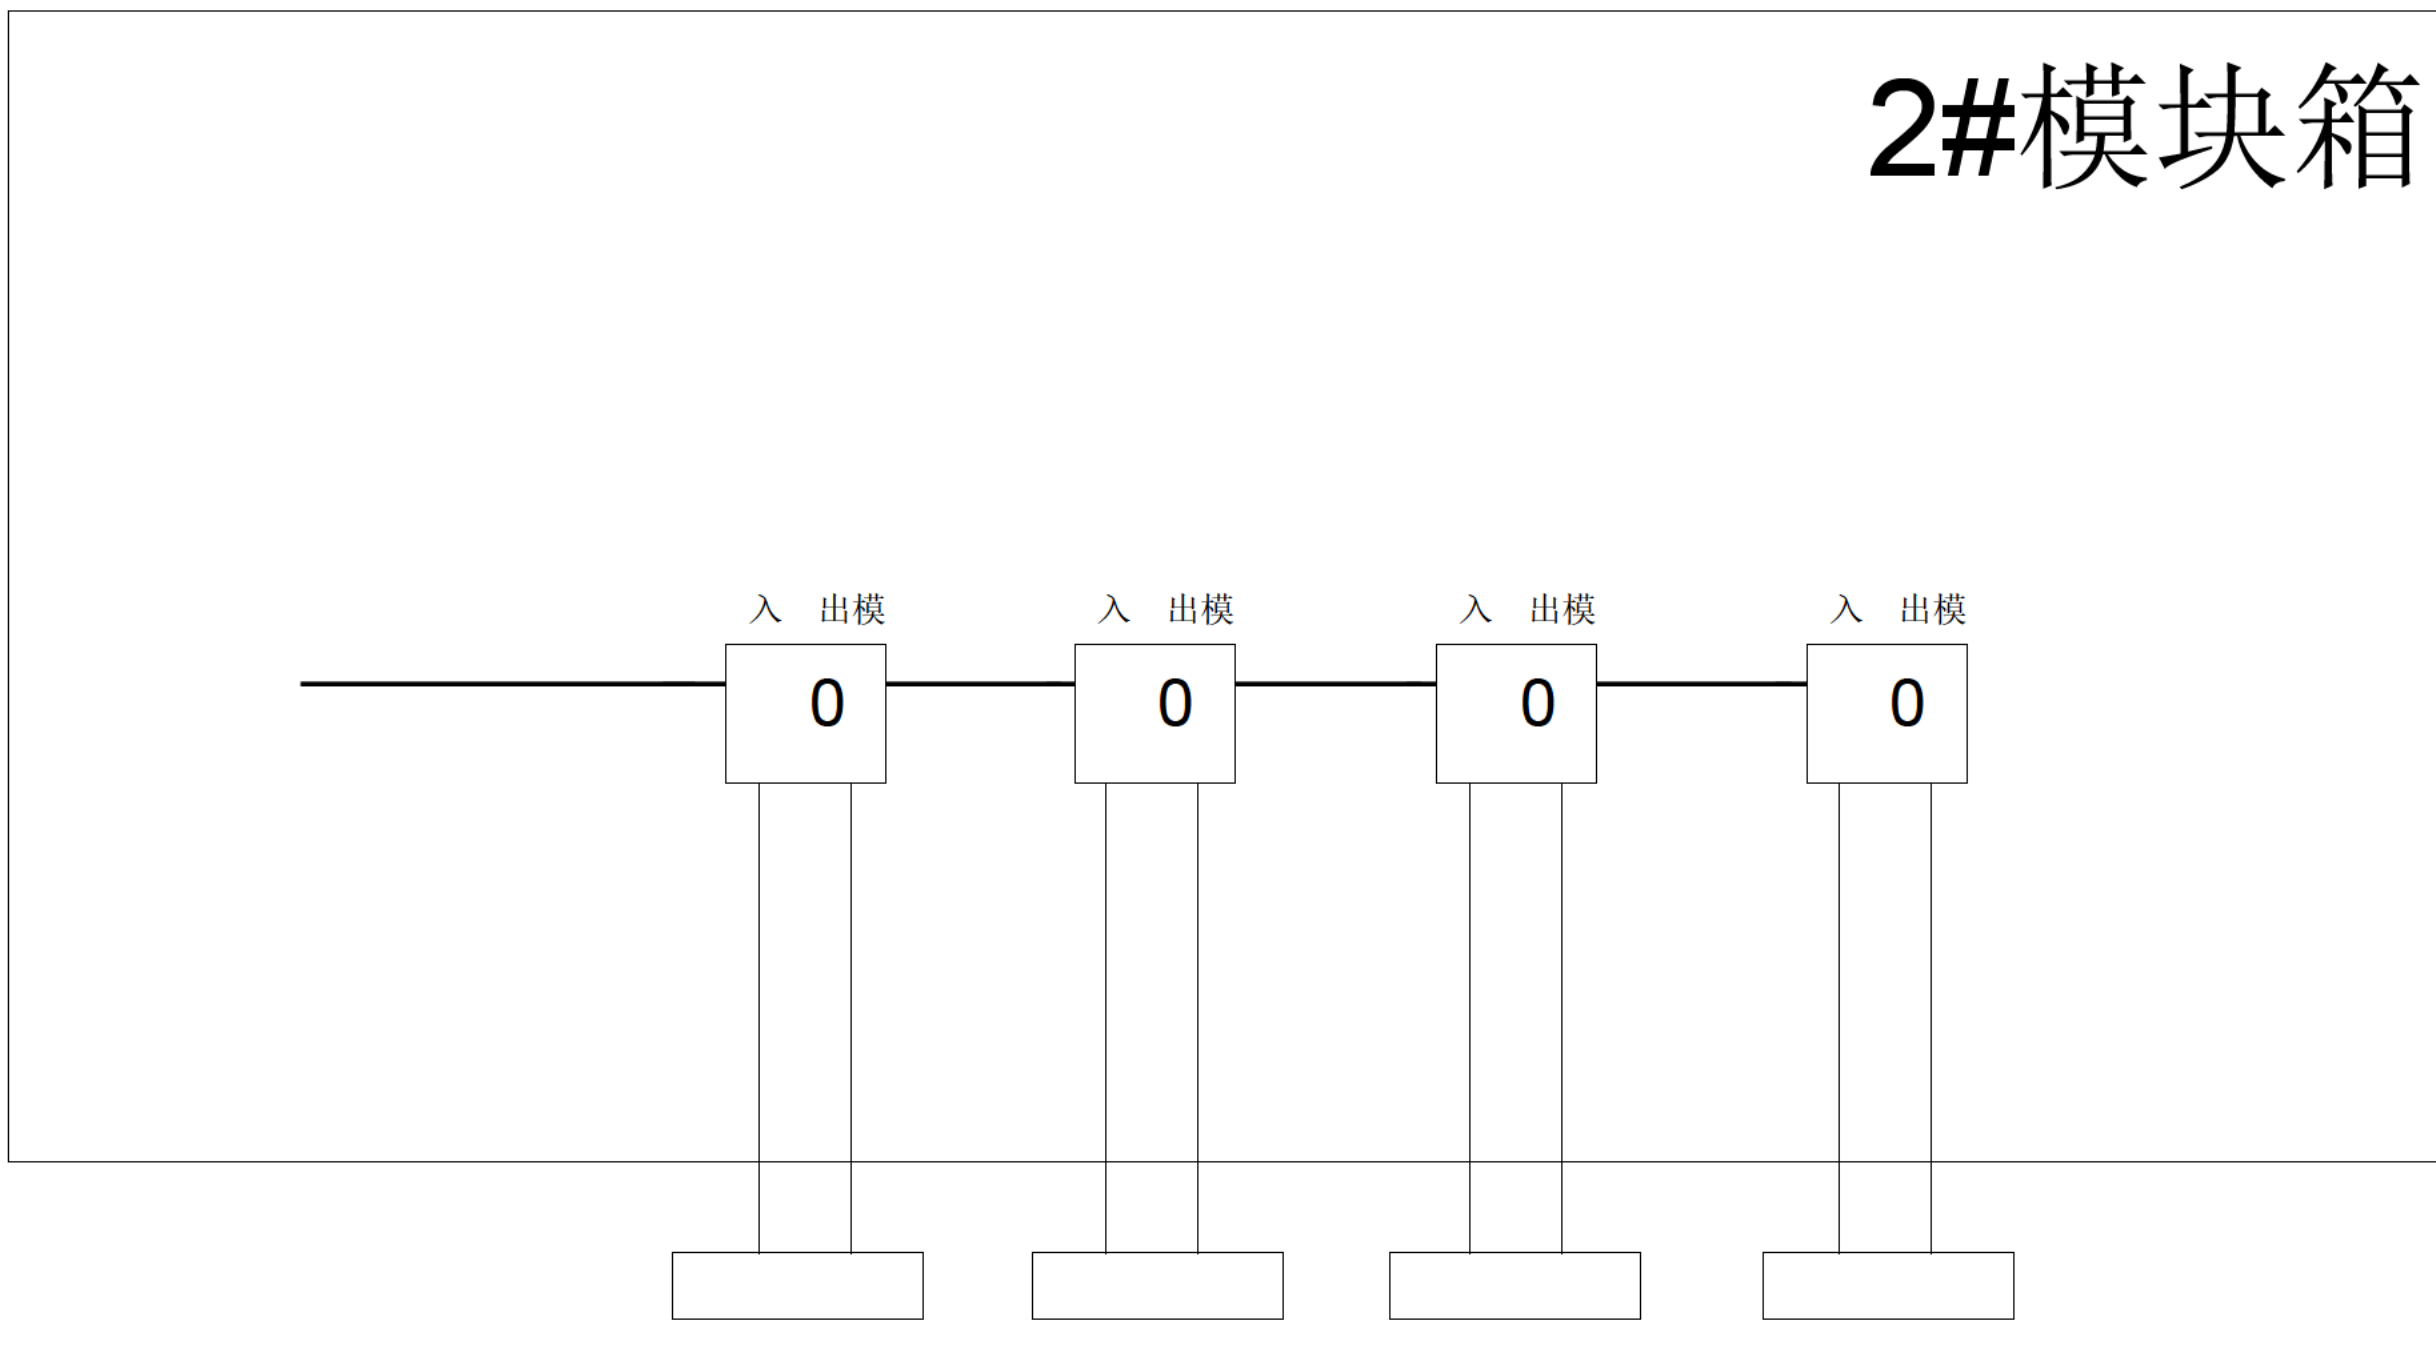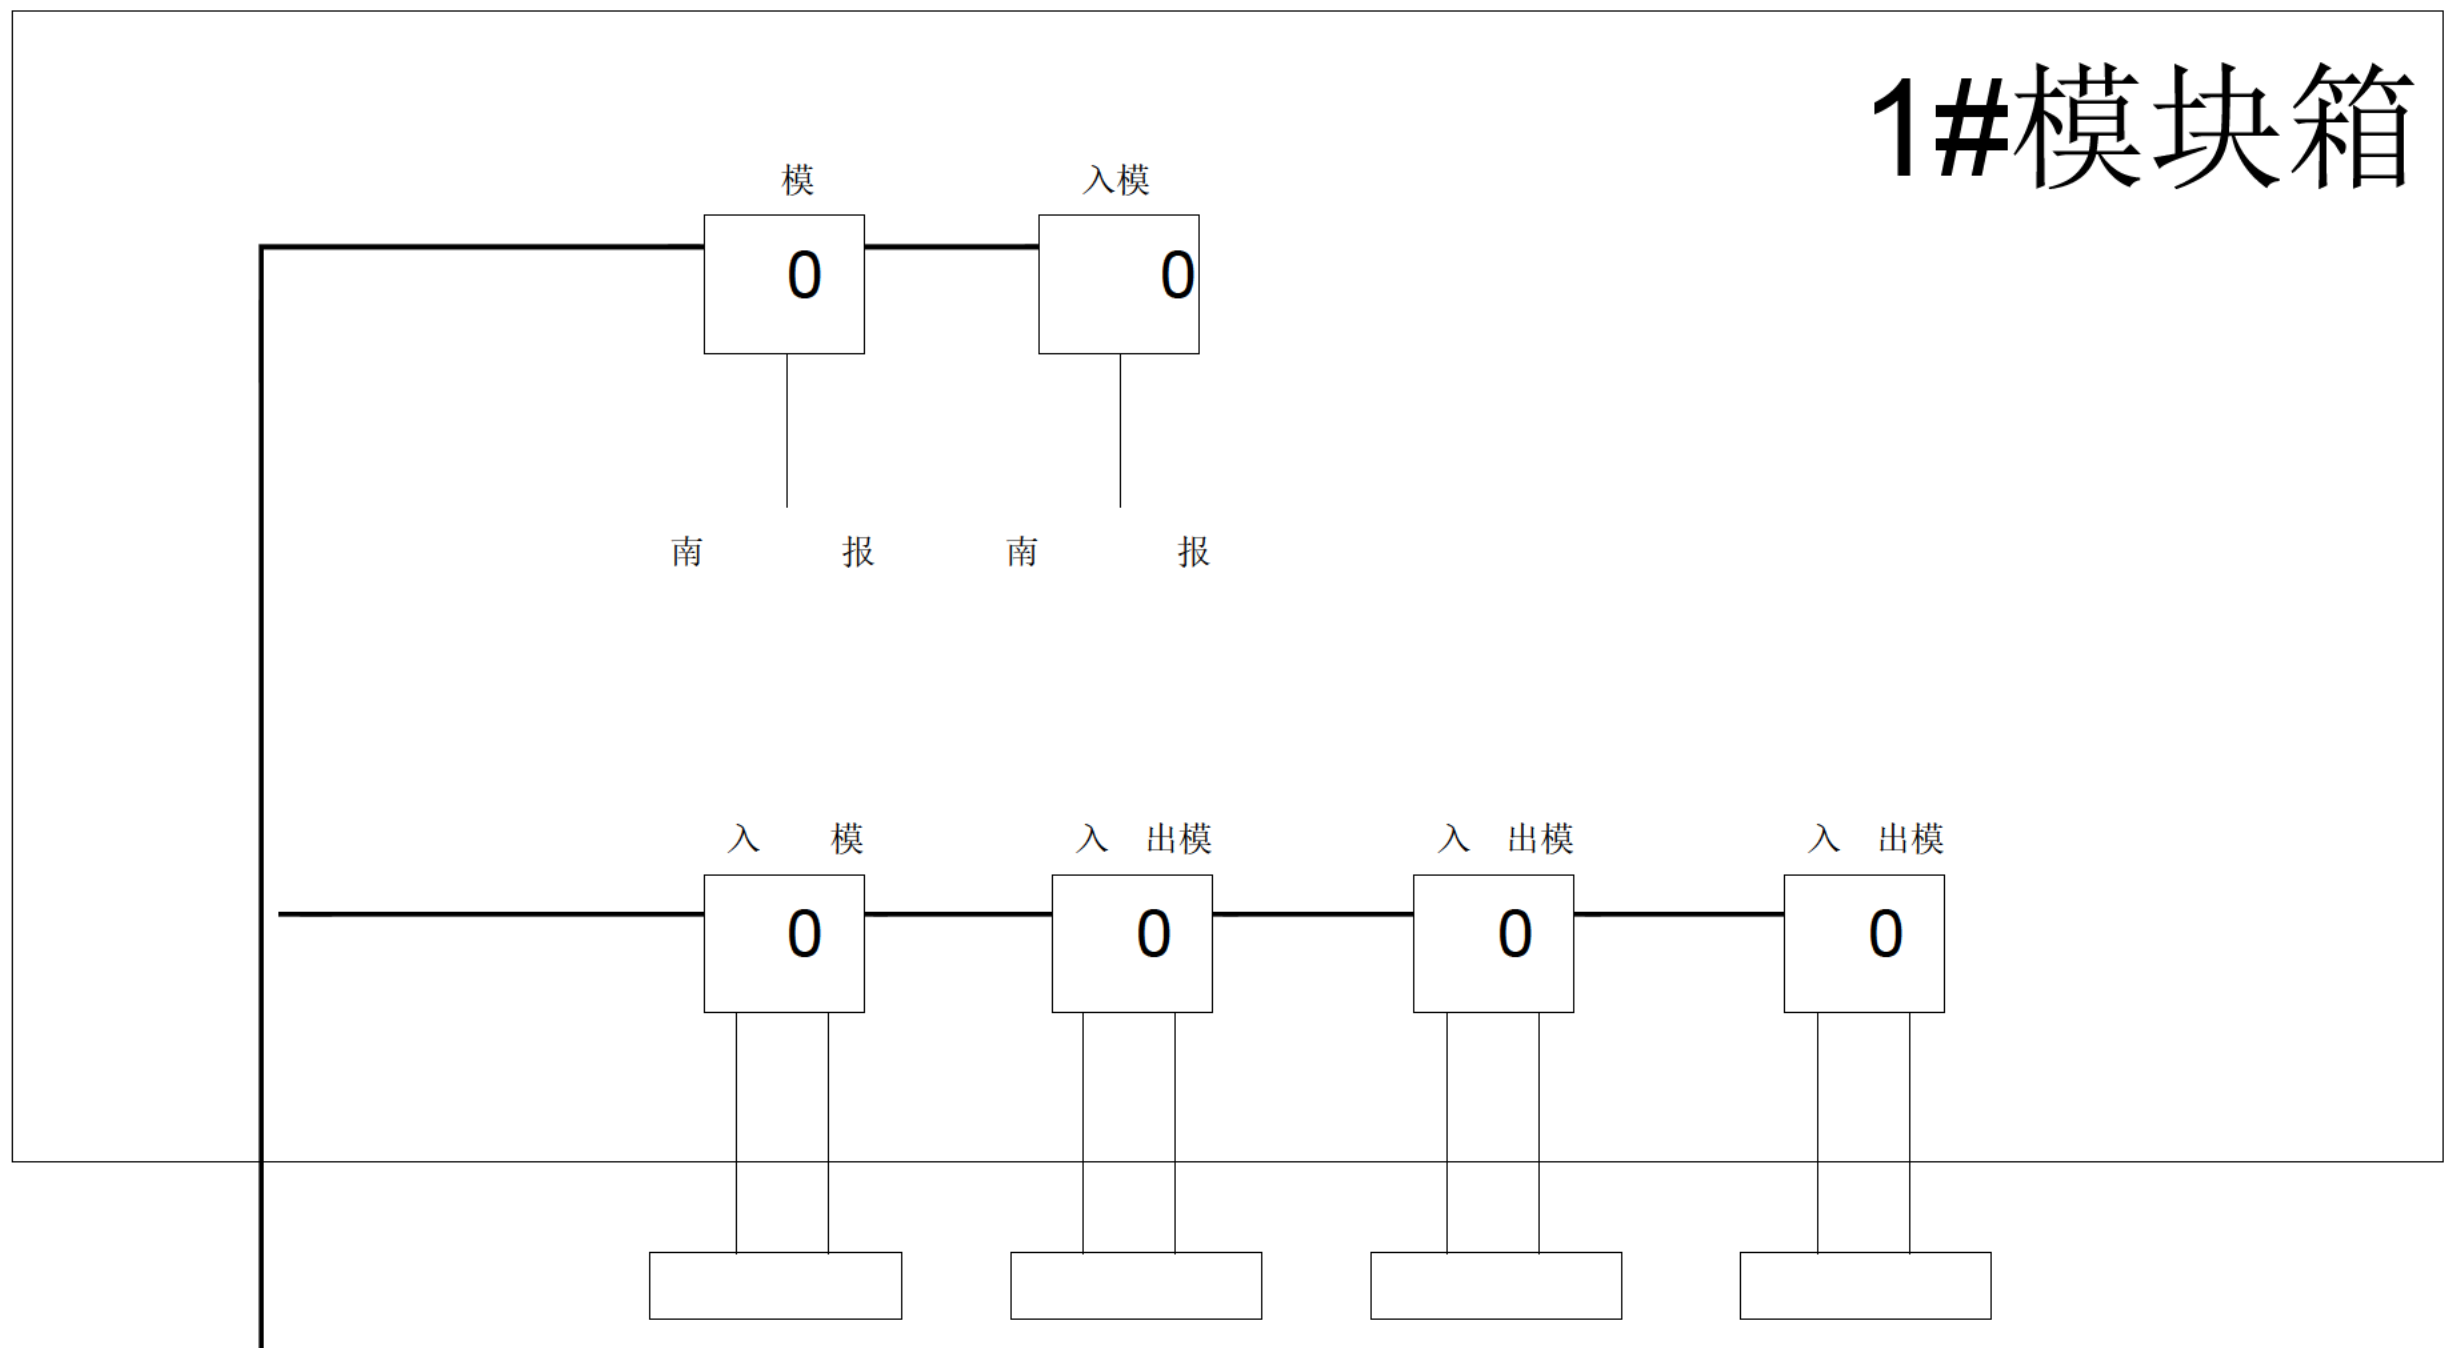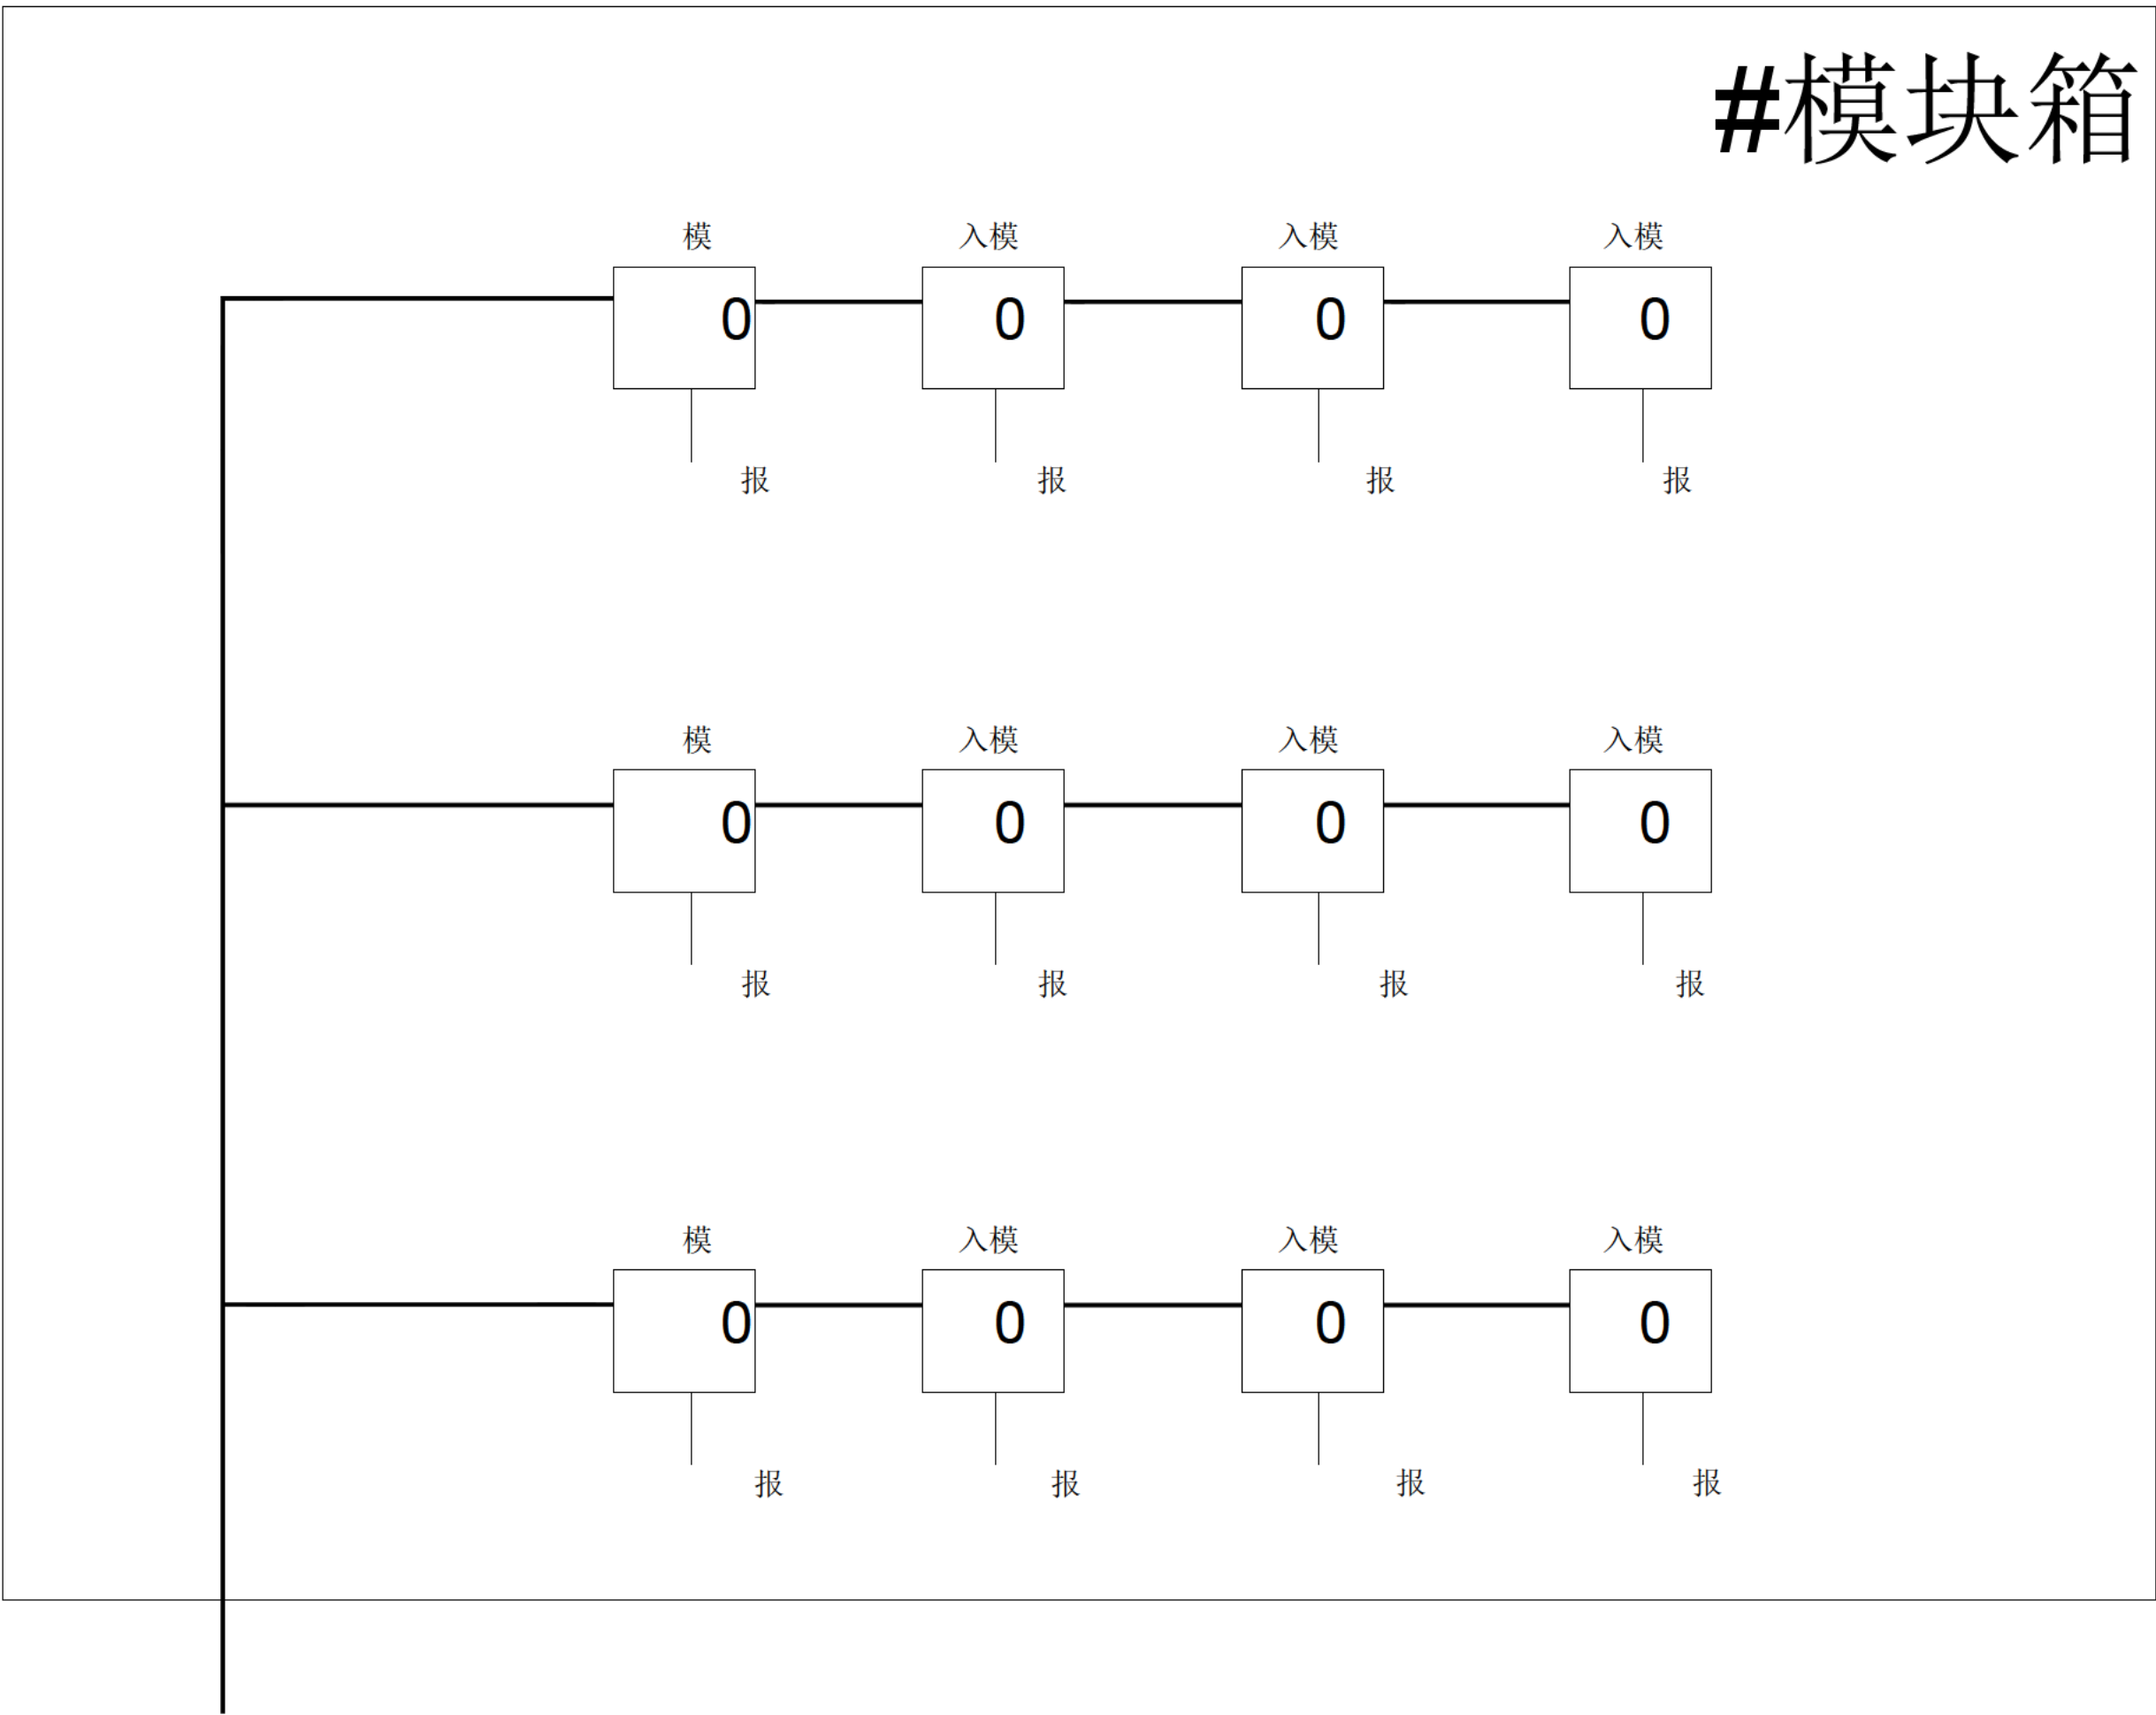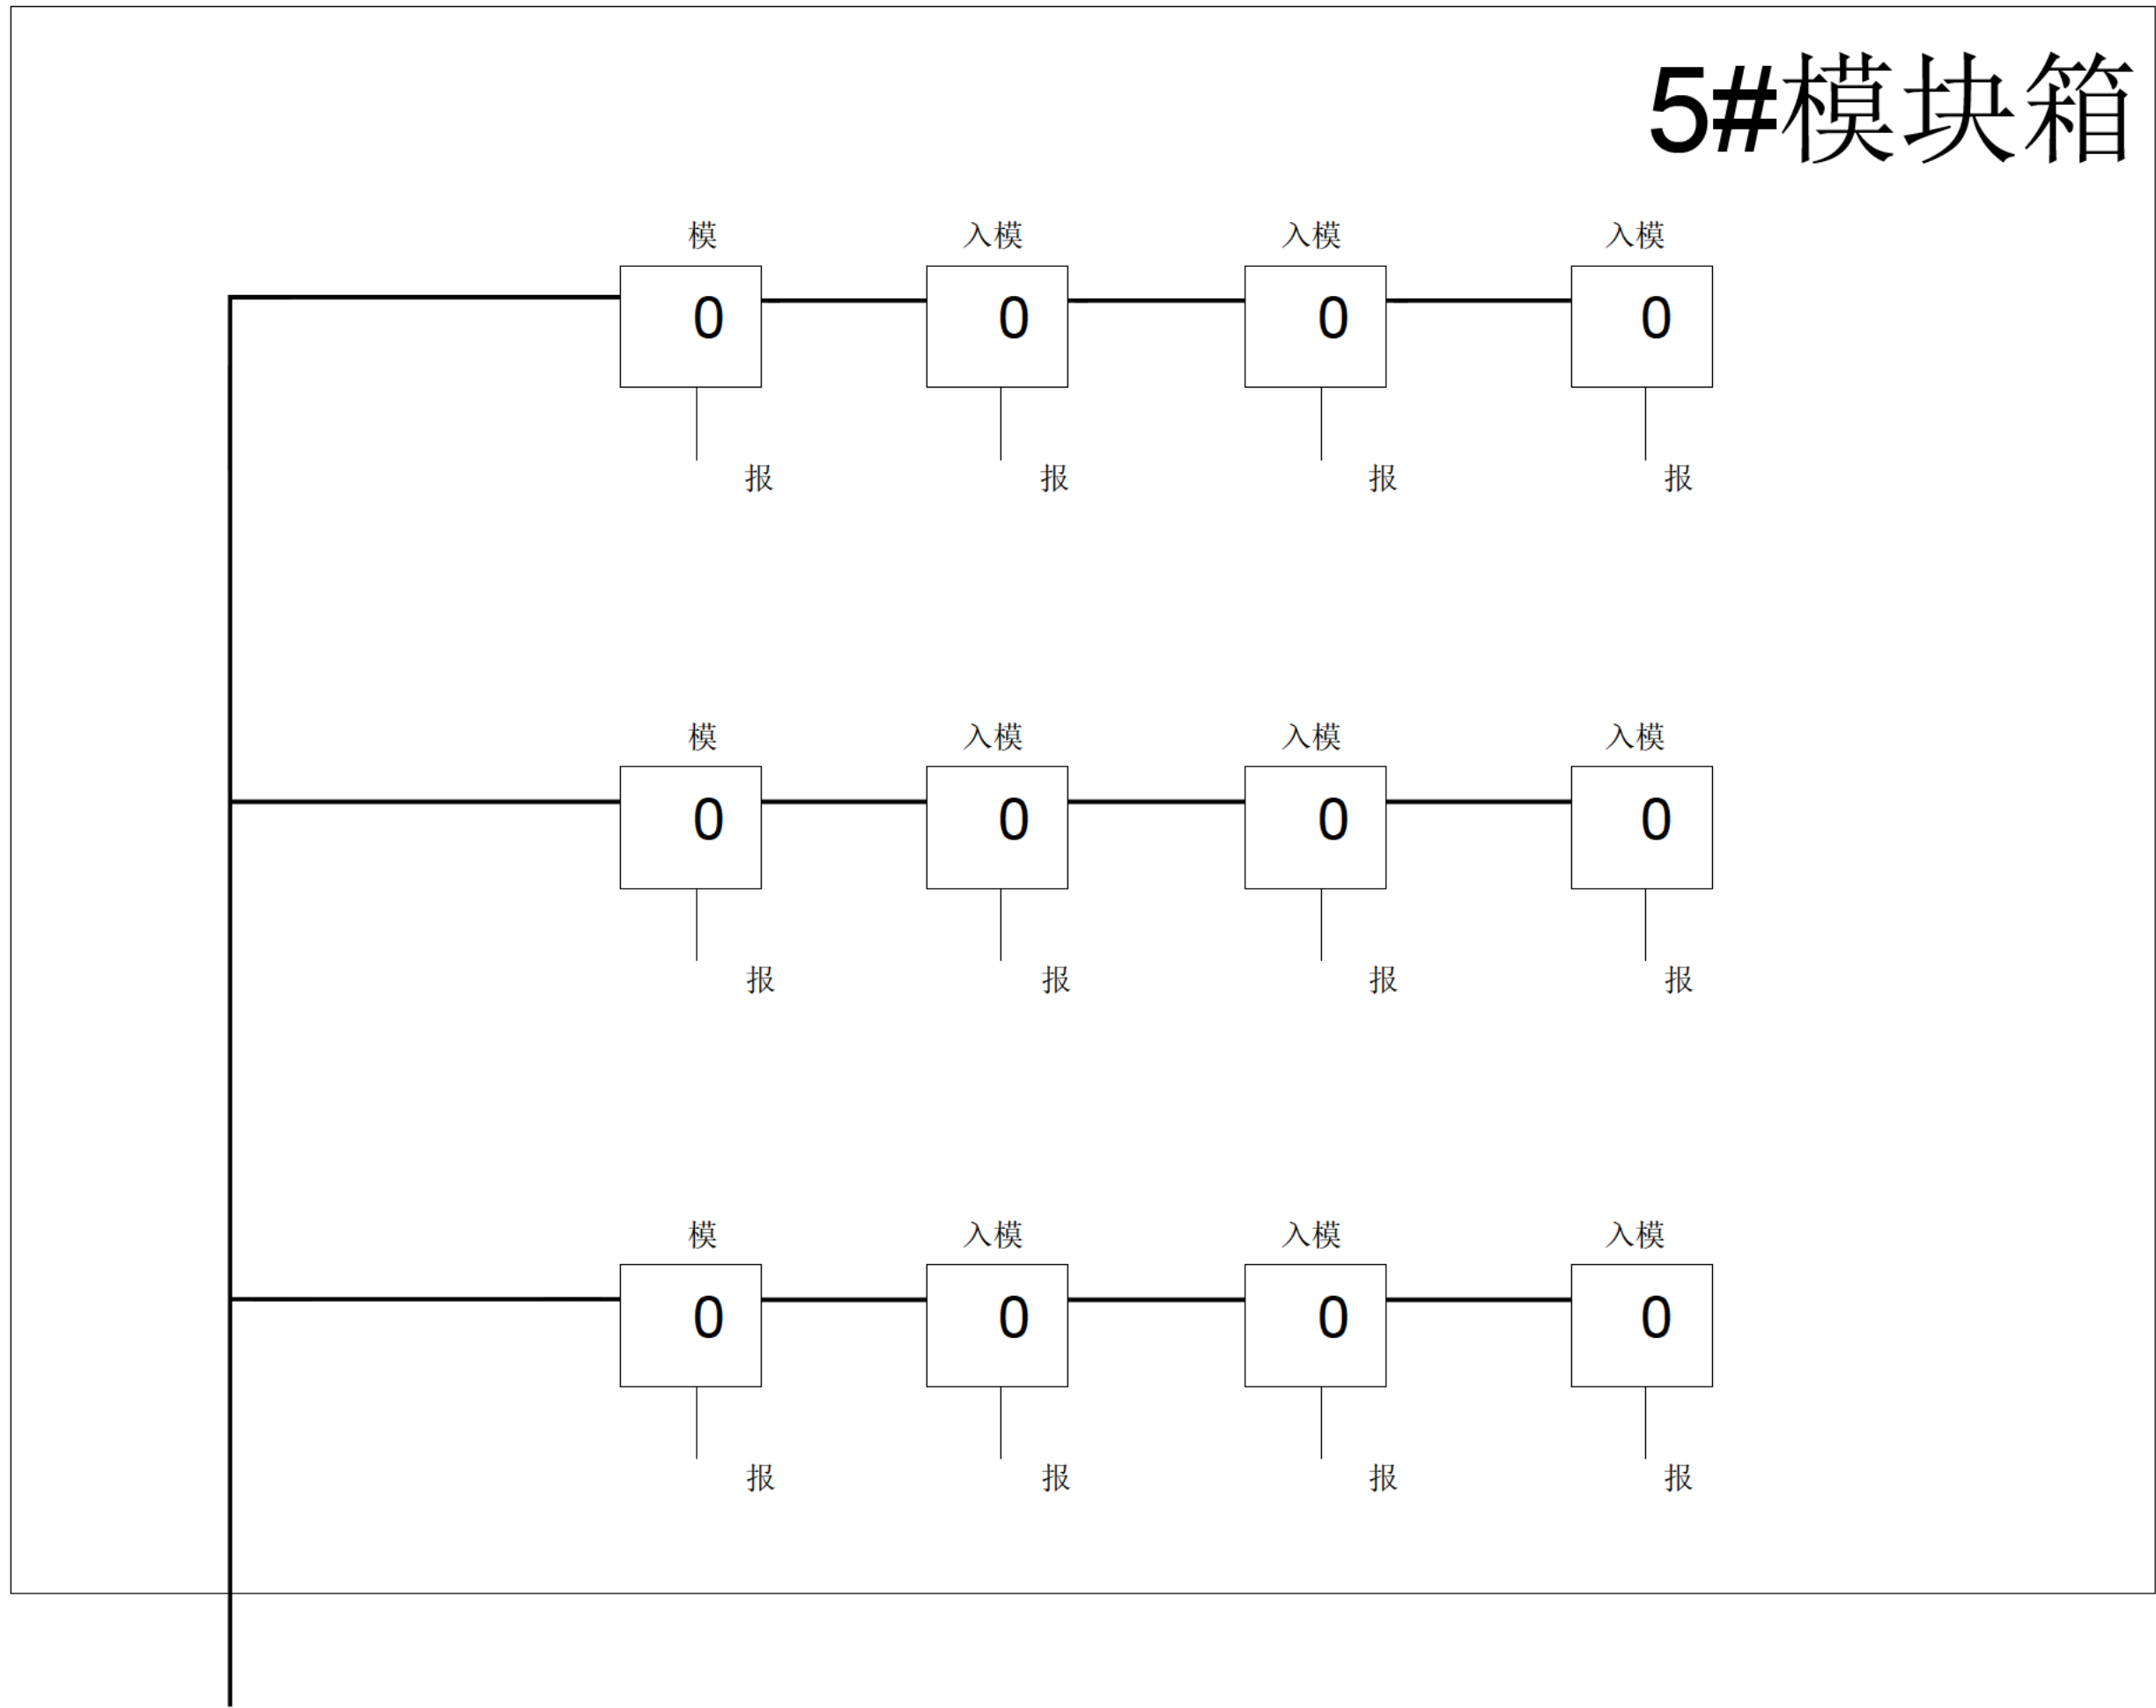

大 项目供 管道 隧 火灾 消 报警系 更 造工程			
火灾探测报警系统模块箱设备布置图			
审 负 责 负 责			




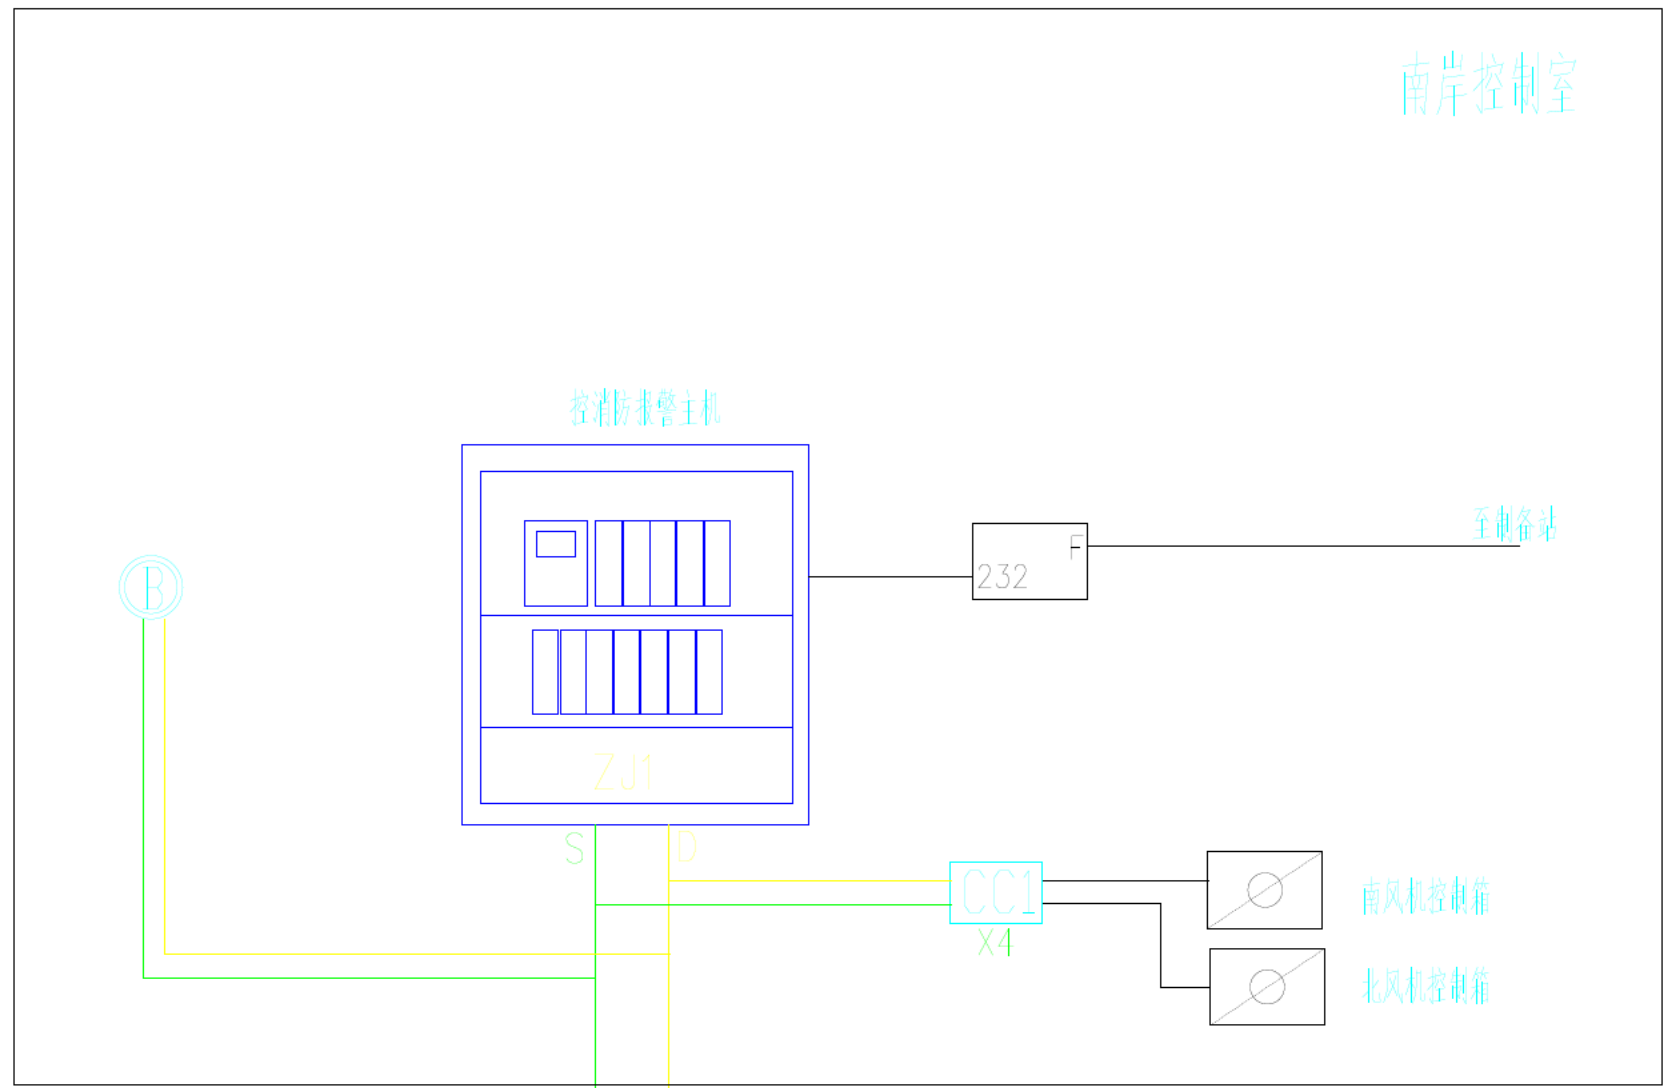


图 例

符号	名 称
	火灾报警控制机
	声光报警器
	输入/输出模块
	输入模块
	光纤收发器
	风机/风阀控制箱
	防火卷帘门
	信号线 N-RVS 2X2.5
	24VDC N-BV 2X1.5
	控制/反馈线 2#N-RVS 2X1.5

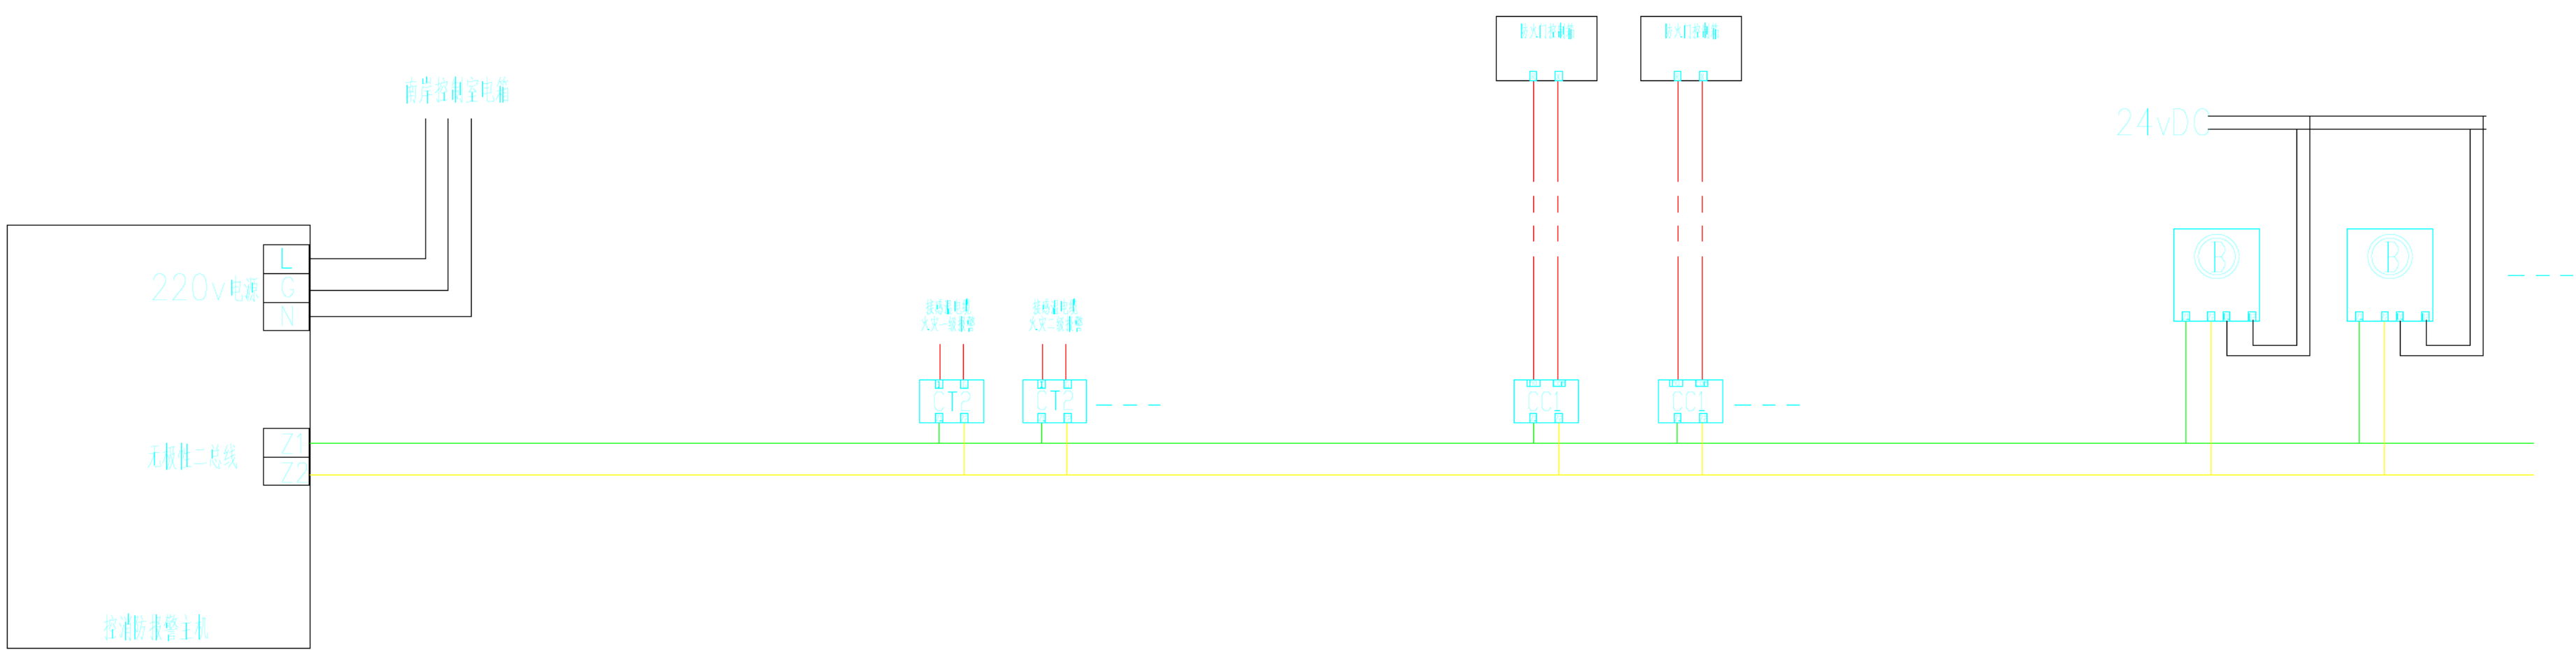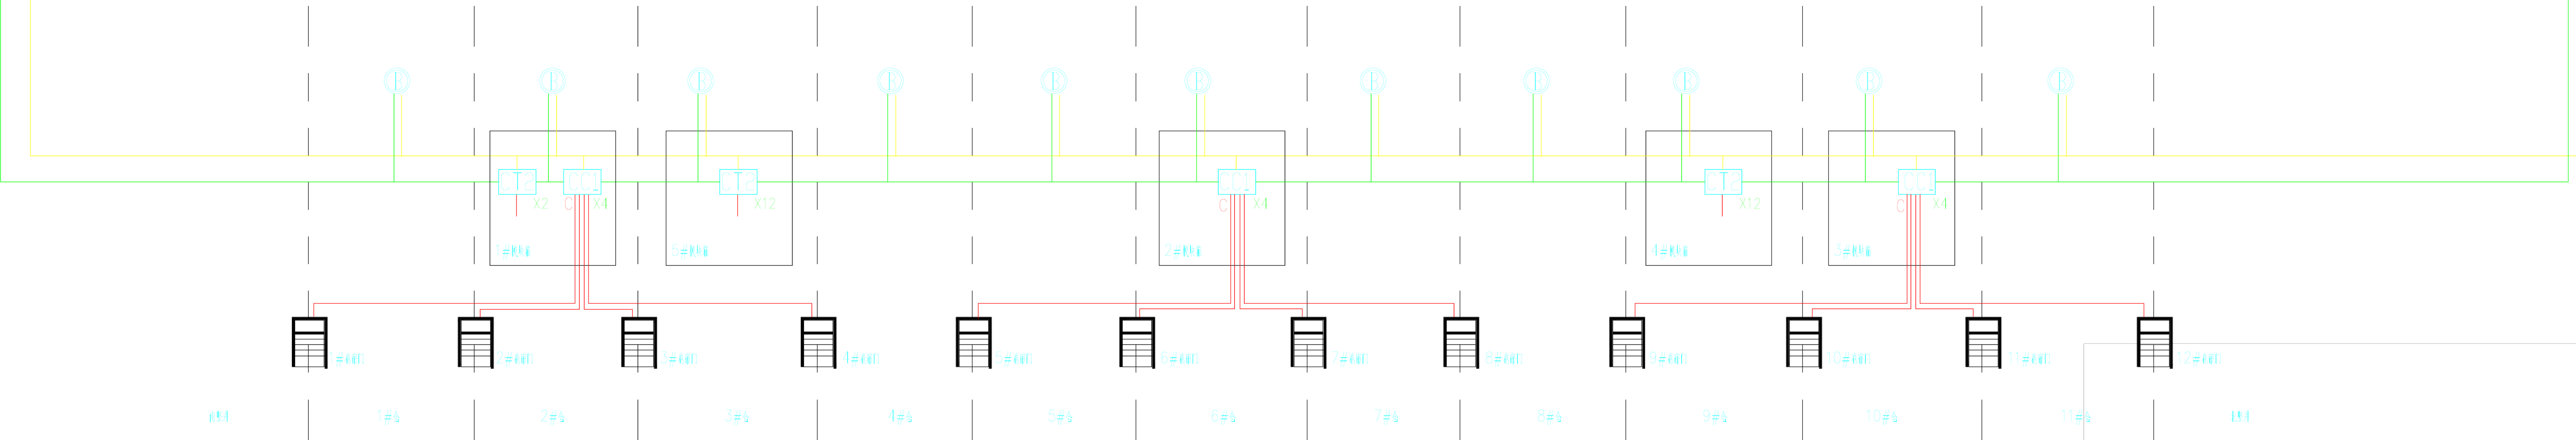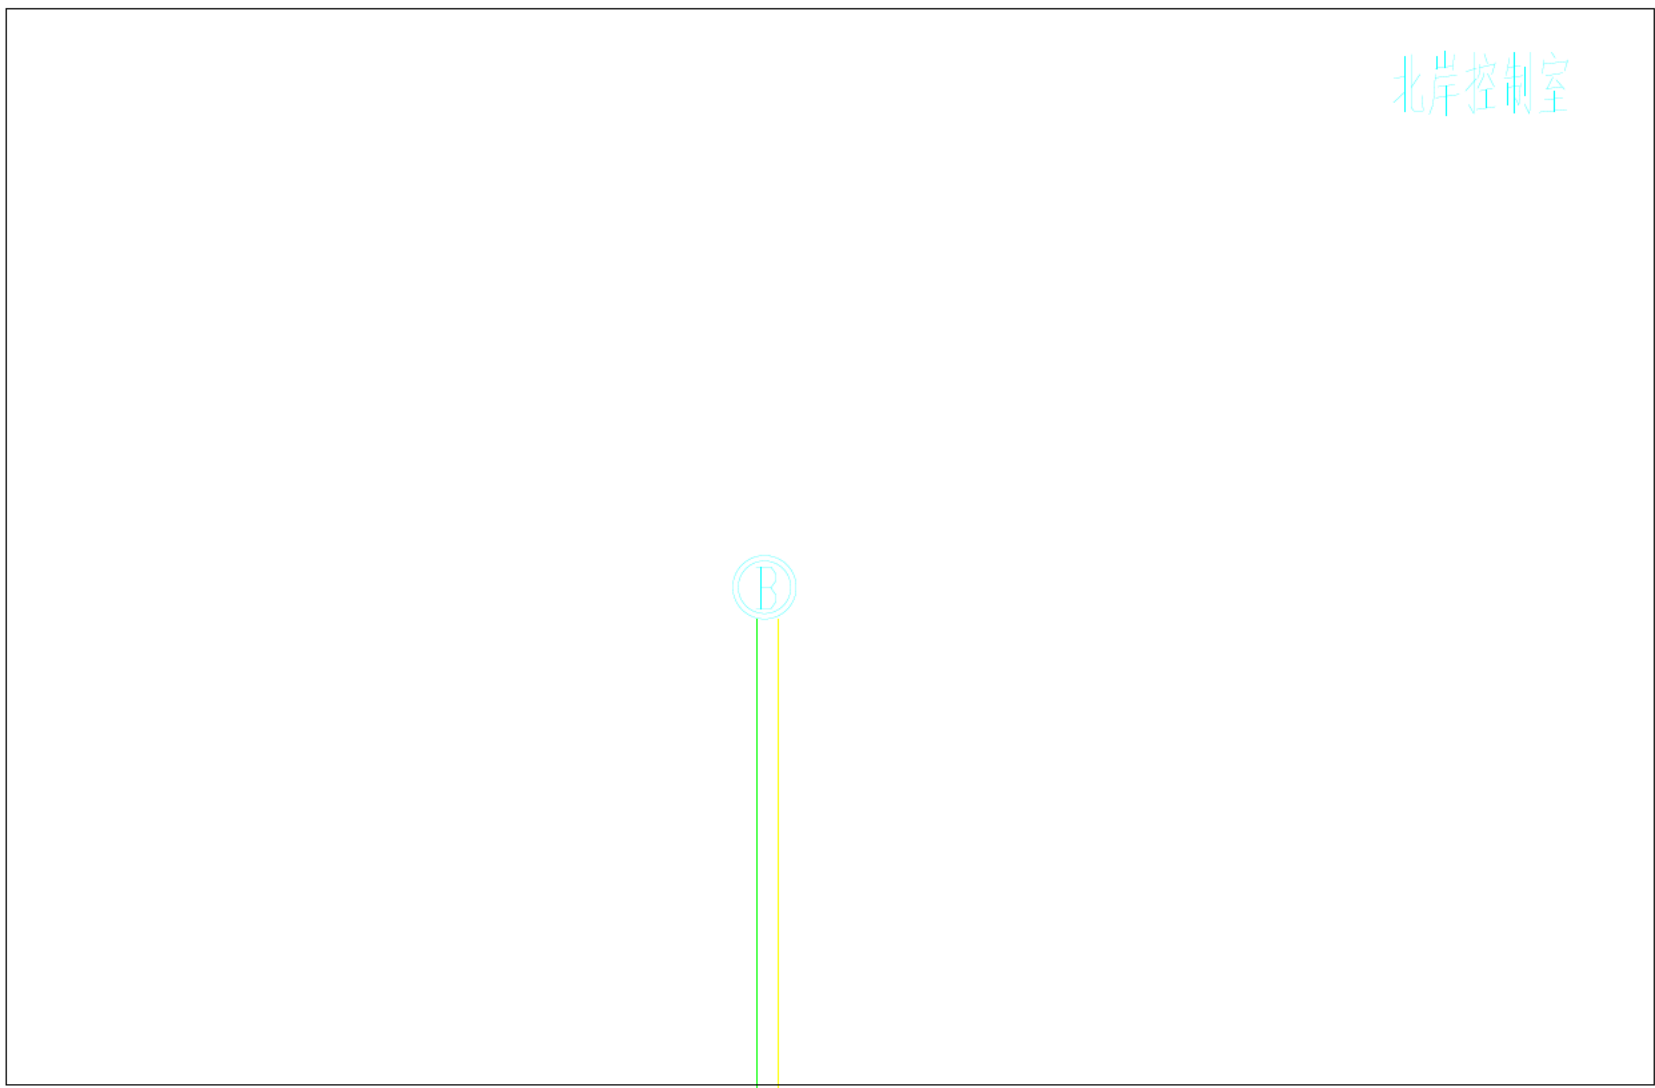

火灾探测报警系统图

审	负责				大 项目供 管道 隧 火灾 消 报警系 更 造工程			
	负责				火灾探测报警系统及接线图			
	负责				工			
	负责							